

Opracował: Marian Łyczak		Czerwiec 2011
Projektował: mgr inż. Mariusz Łyczak		Rys. 1
PW 8/2011	SM Sławno	Arkusz 1/1
Plan orientacyjny miejsc kolizji sieci TP z projektowaną drogą		Sprint S.A. O/Szczecin

KOLIZJA NR 1

wymiana pokrywy
na magistralną

projektowana rura DVR50

odsunięcie kanalizacji

wymiana pokrywy
na magistralną

odsunięcie kanalizacji

Projektował: tech. Marian Łyczak

Czerwiec

Sprawdził: mgr inż. Mariusz Łyczak

2011

PB 08/2011

SM Sławno

Projekt zagospodarowania terenu
przebudowy urządzeń telekom w
drodze gminnej w Warszowie

Biurow Usług Technicznych "ELTEL" s.c.
Mariusz Łyczak, Alina Mania-Łyczak
75-222 Koszalin, ul. Energetyków 3, tel./fax 346-36-3

Skala: 1:500

Rys. 2


Arkusz 1

Arkuszy 8

Projektował: tech. Marian Łyczak			Czerwiec
Sprawdził: mgr inż. Mariusz Łyczak			2011
PB 08/2011	SM Sławno	Biuro Usług Technicznych "ELTEL" s.c. Mariusz Łyczak, Alina Maria-Łyczak 75-222 Koszalin, ul. Energetyków 3, tel/fax 346-36-3	
Projekt zagospodarowania terenu przebudowy urządzeń telekom w drodze gminnej w Warszawie		Skala: 1:500	Rys. 2 Arkusz 2 Arkuszy 8

projektowana rura DVR50
projektowana rura A58PS


KOLIZJA NR 2

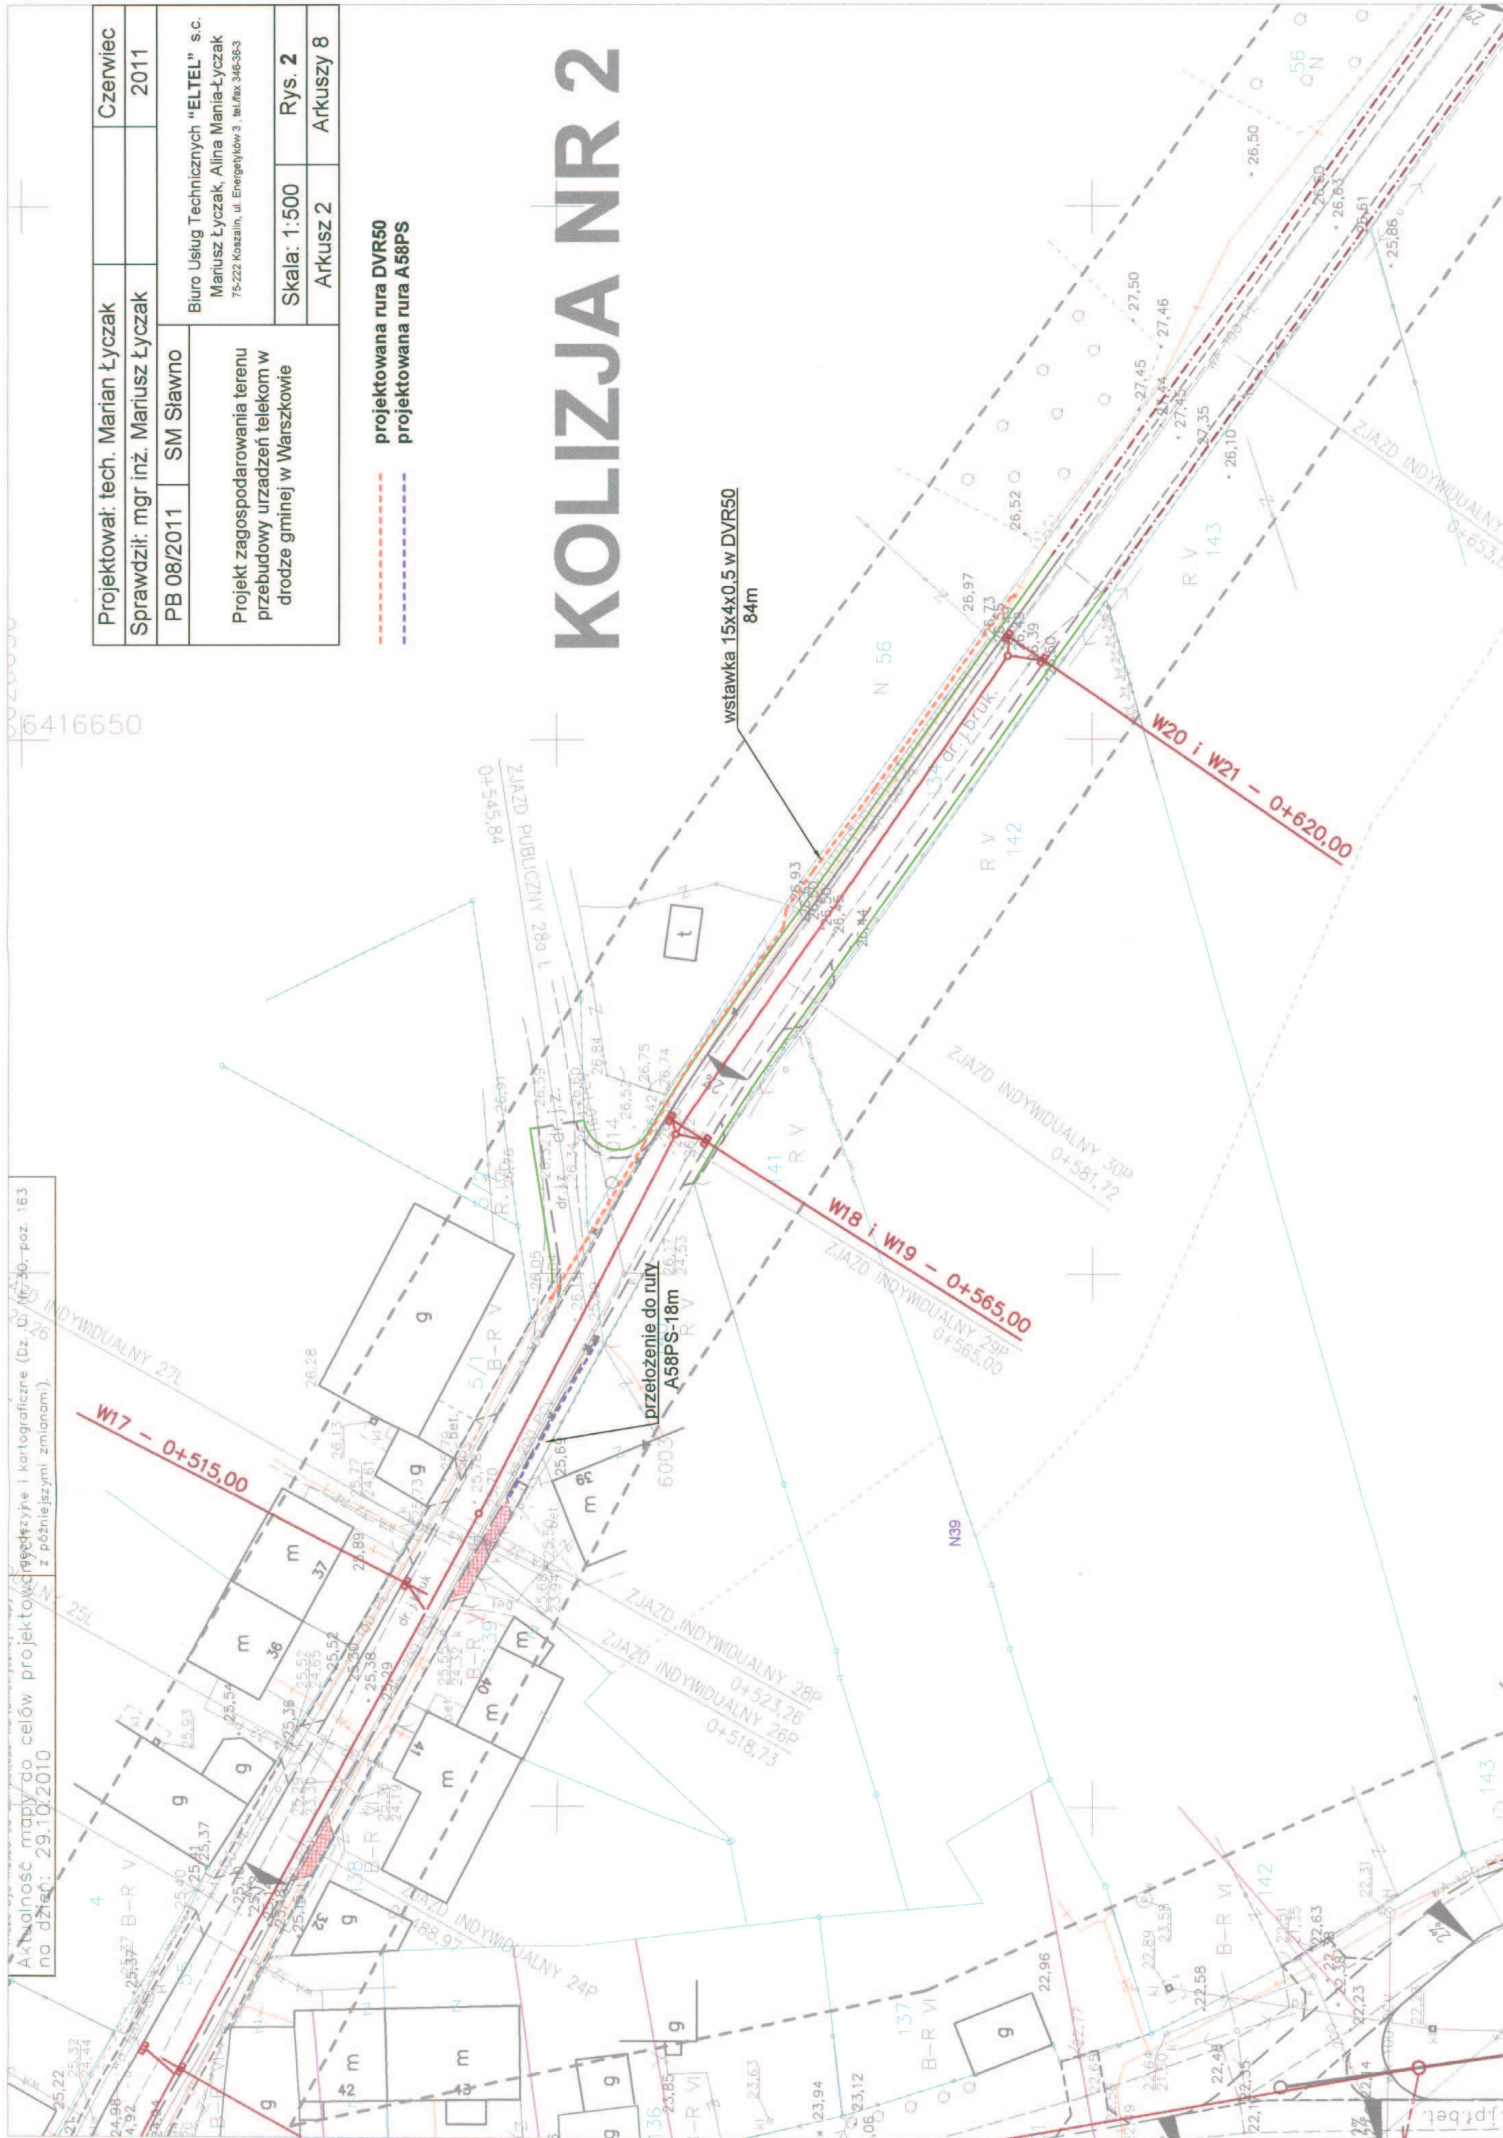

Projektował: tech. Marian Łyczak	1013, 1014, 1023, 10
Sprawił: mgr inż. Marian Łyczak	Czerwiec
PB 08/2011	SM Sławno
Biuro Usług Technicznych "ELTEL" s.c. Mariusz Łyczak, Alina Maria Łyczak 75-222 Koszalin, ul. Energetyków 3, tel/fax 346-36-3	
Projekt zagospodarowania terenu przebudowy urządzeń telekom w drodze gminnej w Warszawie	Rys. 2
Skala: 1:500	Arkusz 3
	Arkusz 8

- - - - - projektowana rura DVR50
 - - - - - projektowana rura HDPE 110/6,3


KOLIZJA NR 3

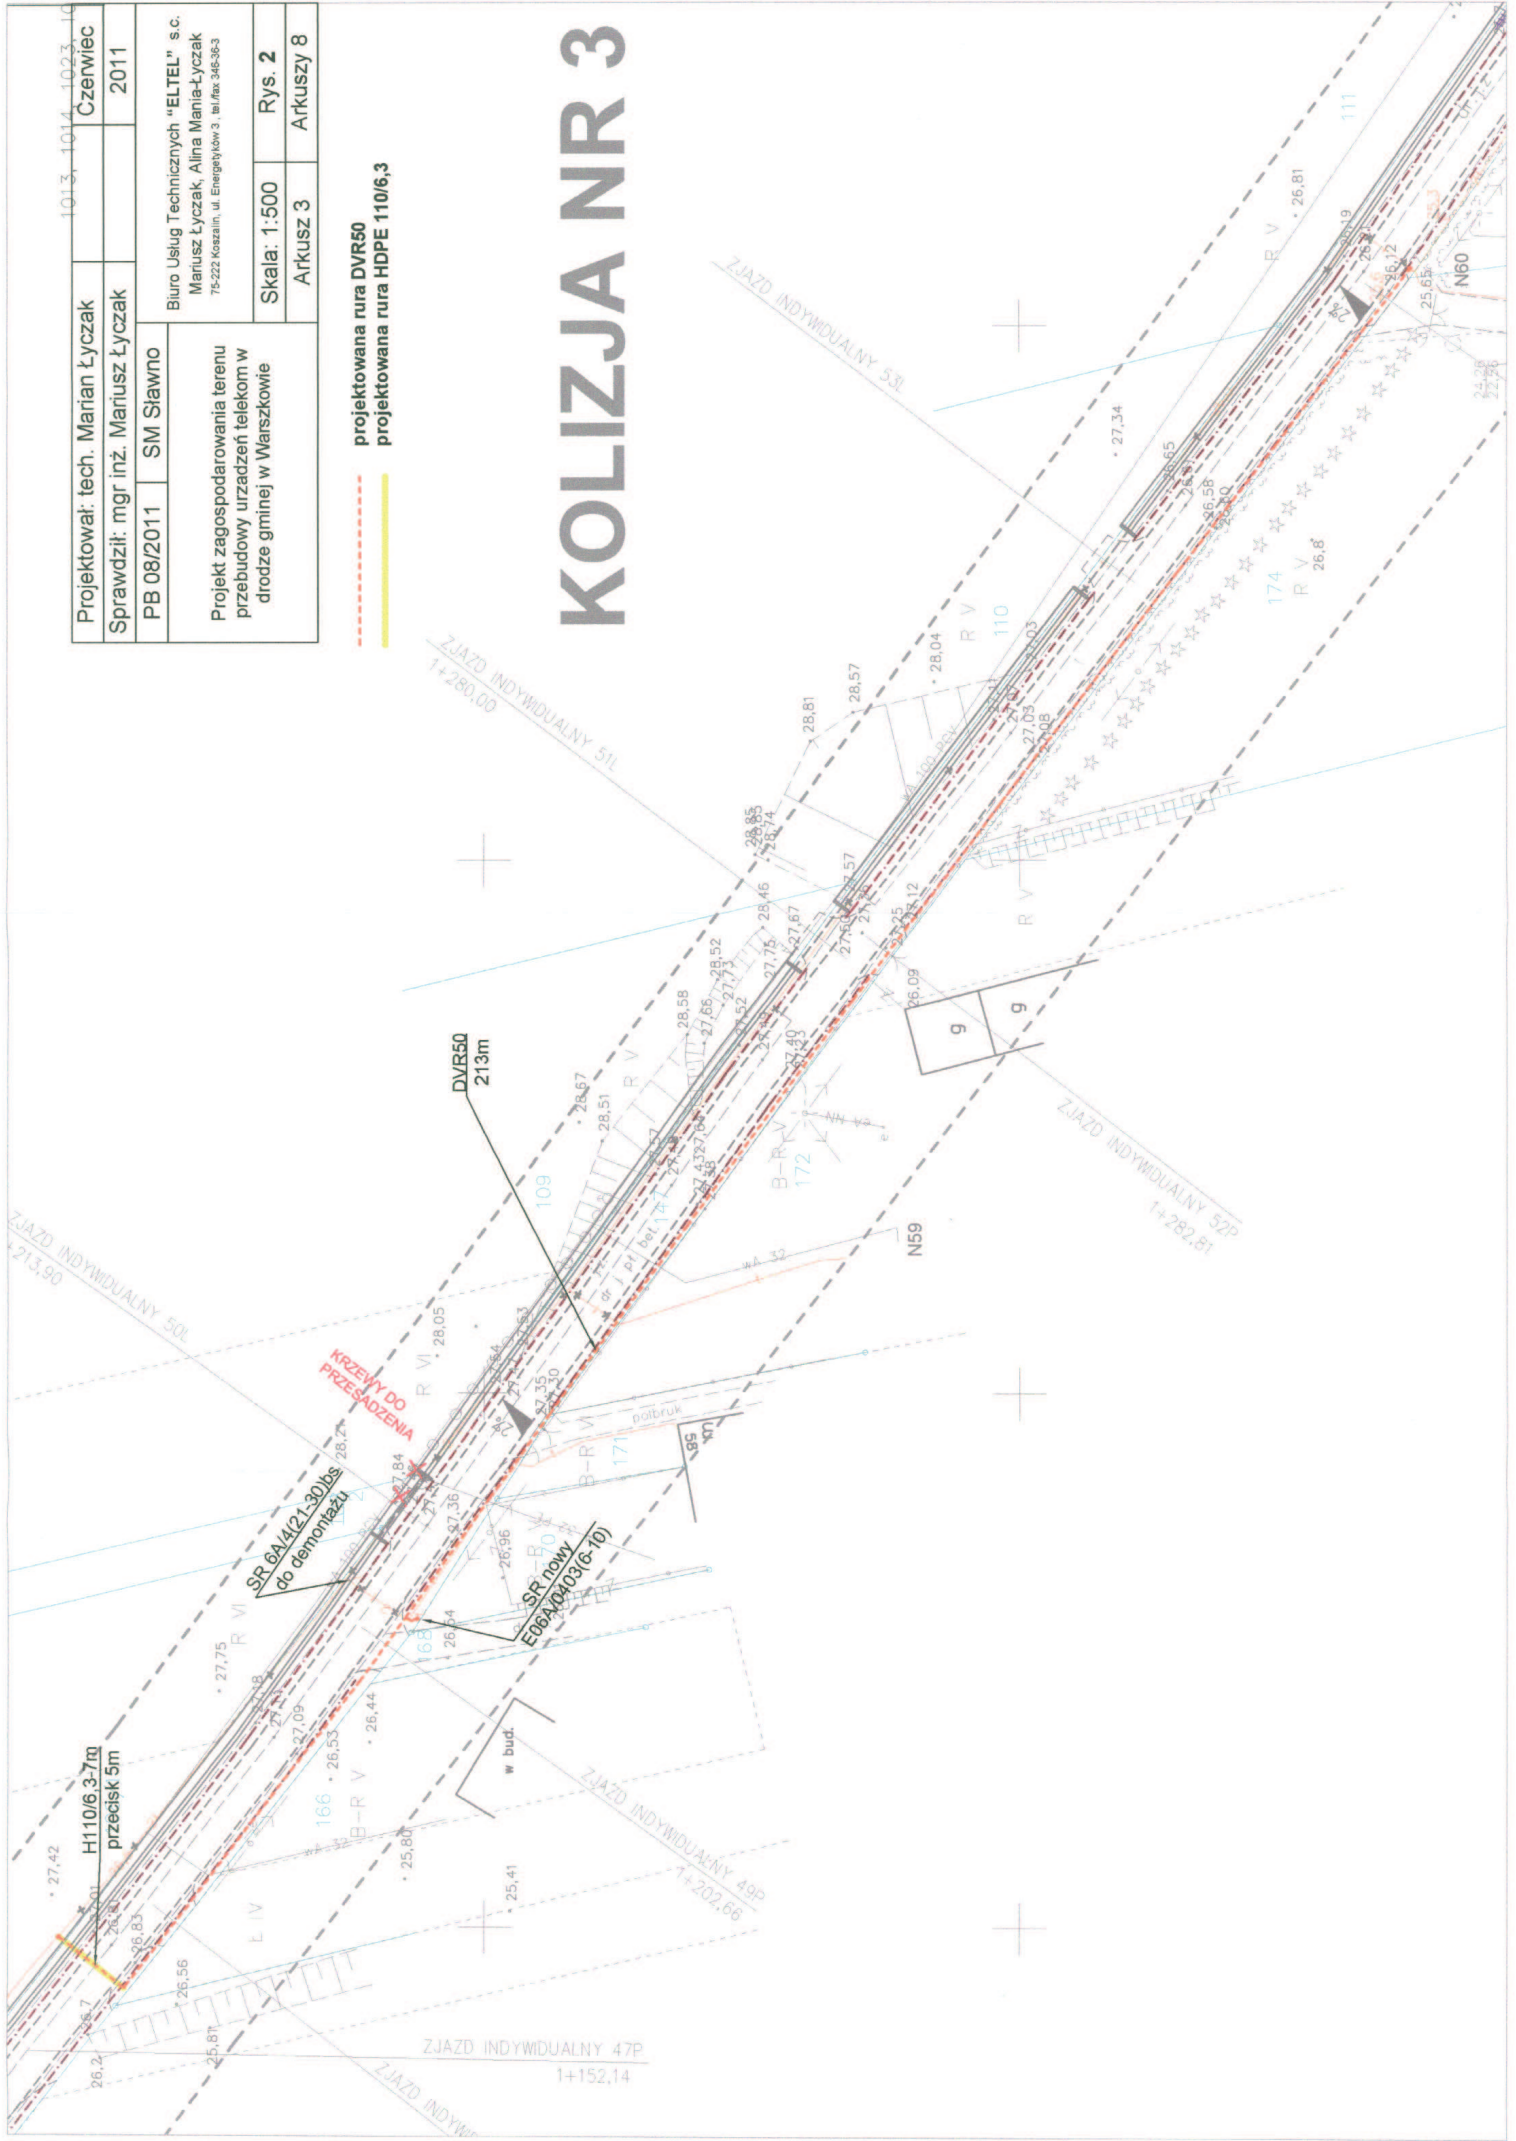


Projektował: tech. Marian Łyczak		Czerwiec
Sprawdził: mgr inż. Mariusz Łyczak		2011
PB 08/2011	SM Sławno	
Biuro Usług Technicznych "ELTEL" s.c. Mariusz Łyczak, Alina Mania-Łyczak 75-222 Koszalin, ul. Energetyków 3, tel/fax 546-36-3		
Projekt zagospodarowania terenu przebudowy urządzeń telekom w drodze gminnej w Warszawie		
Skala: 1:500	Rys. 2	
Arkusz 4	Arkusz 8	

--- projektowana rura DVR50


KOLIZJA NR 4

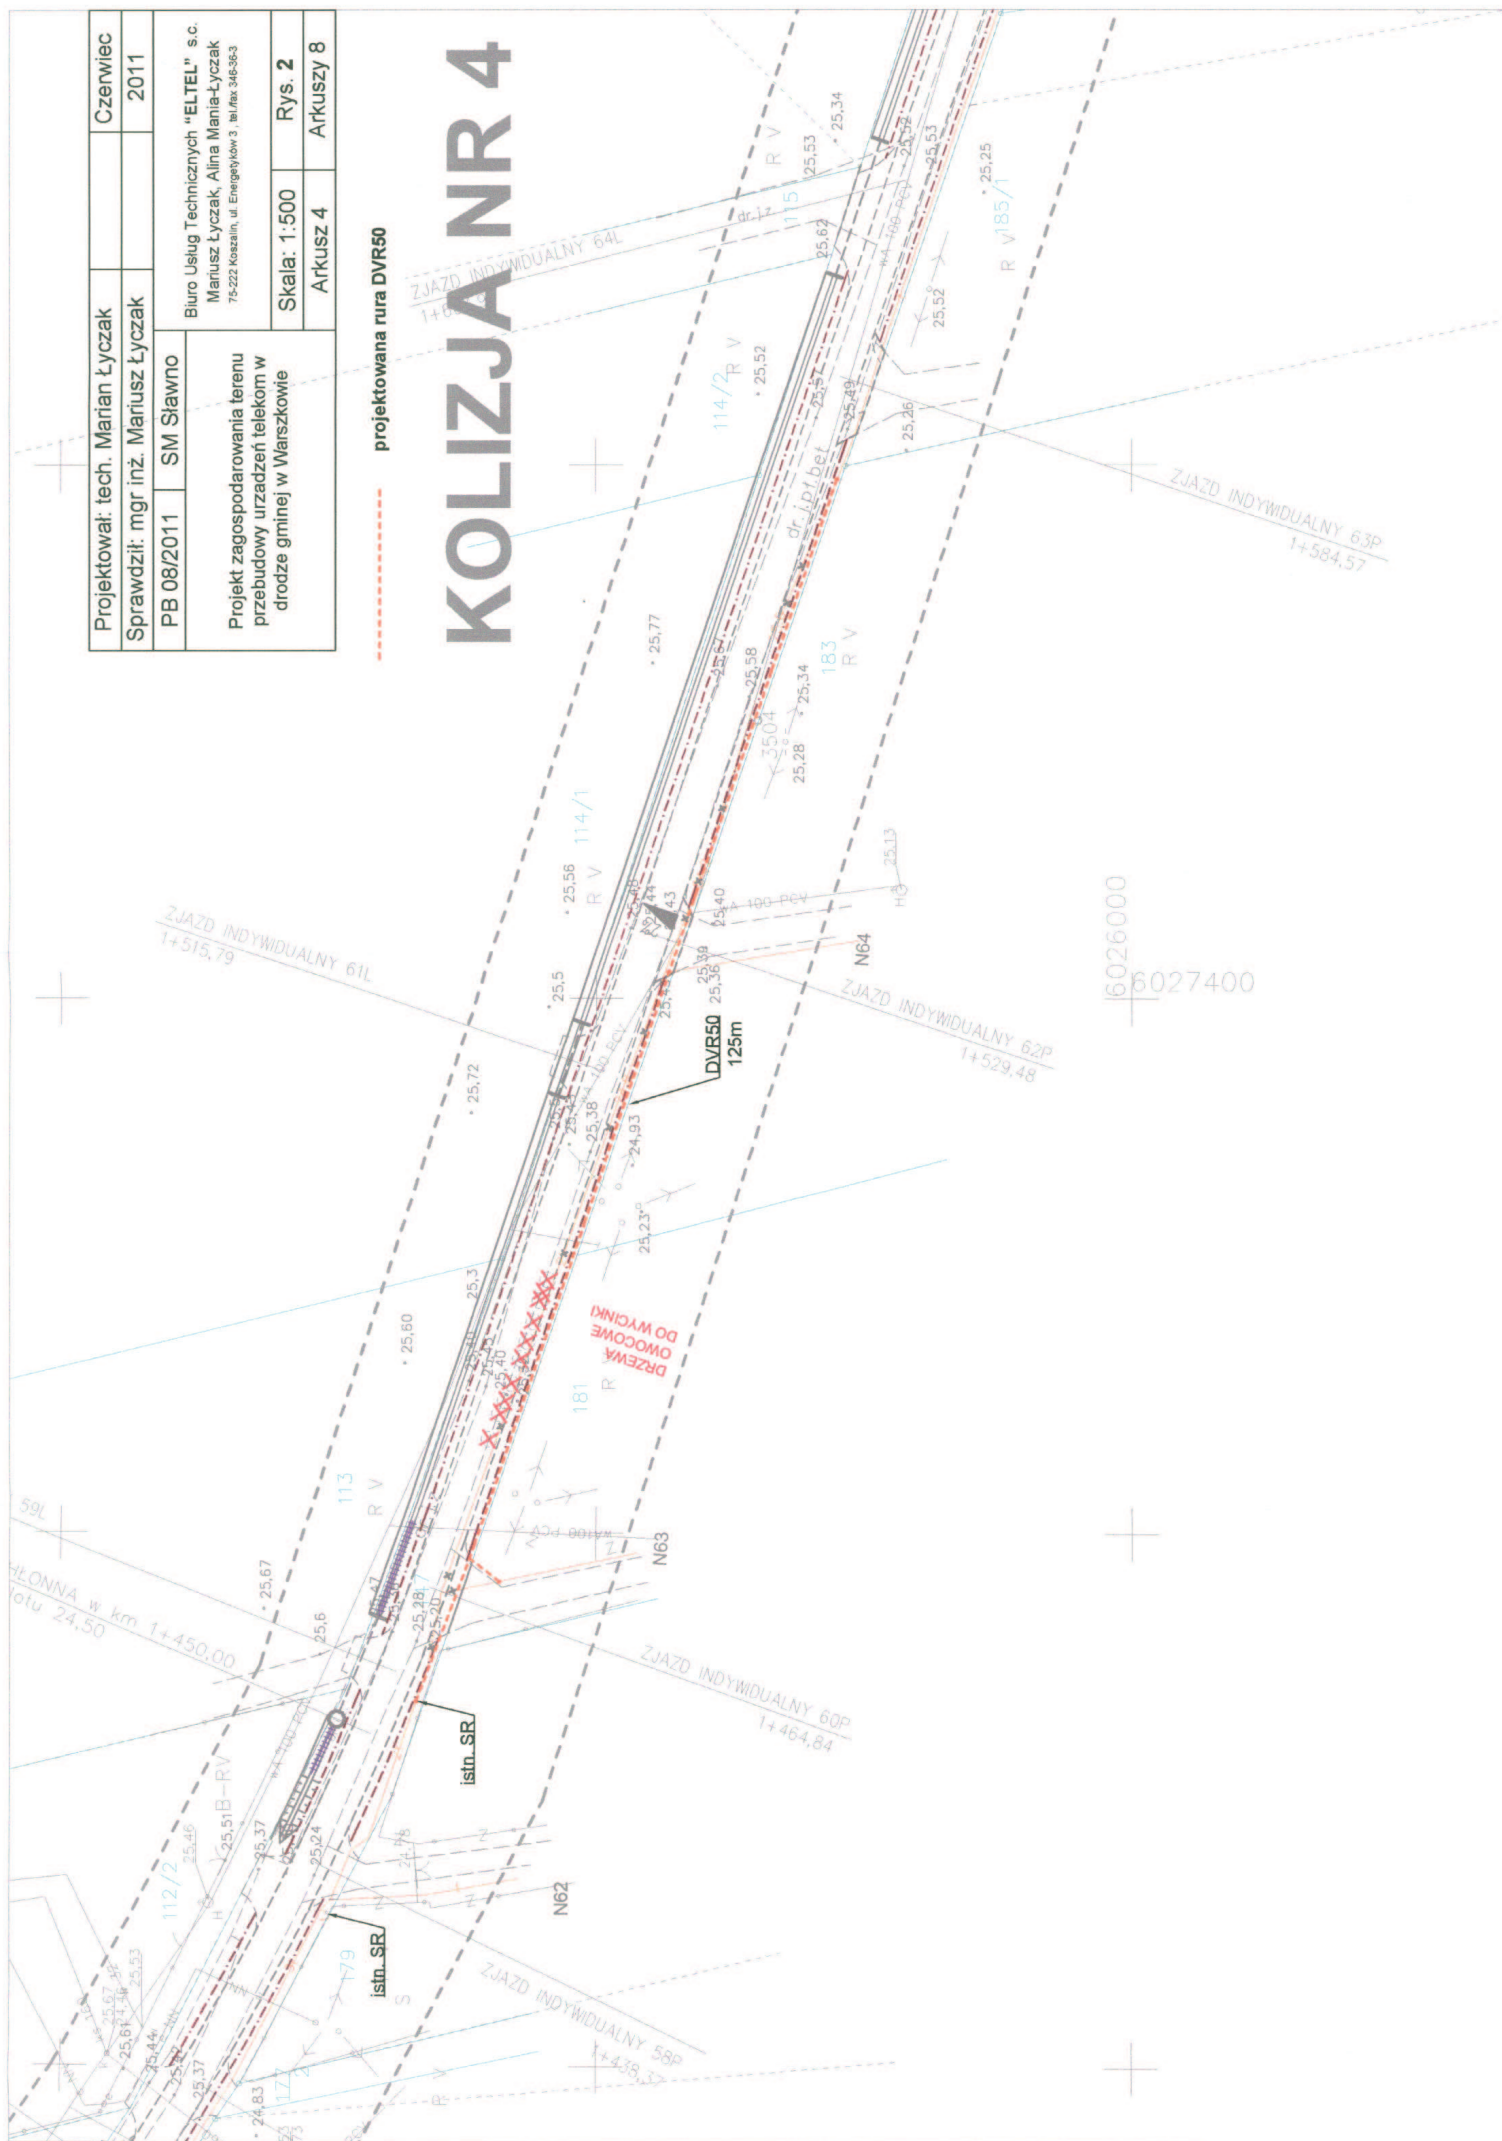

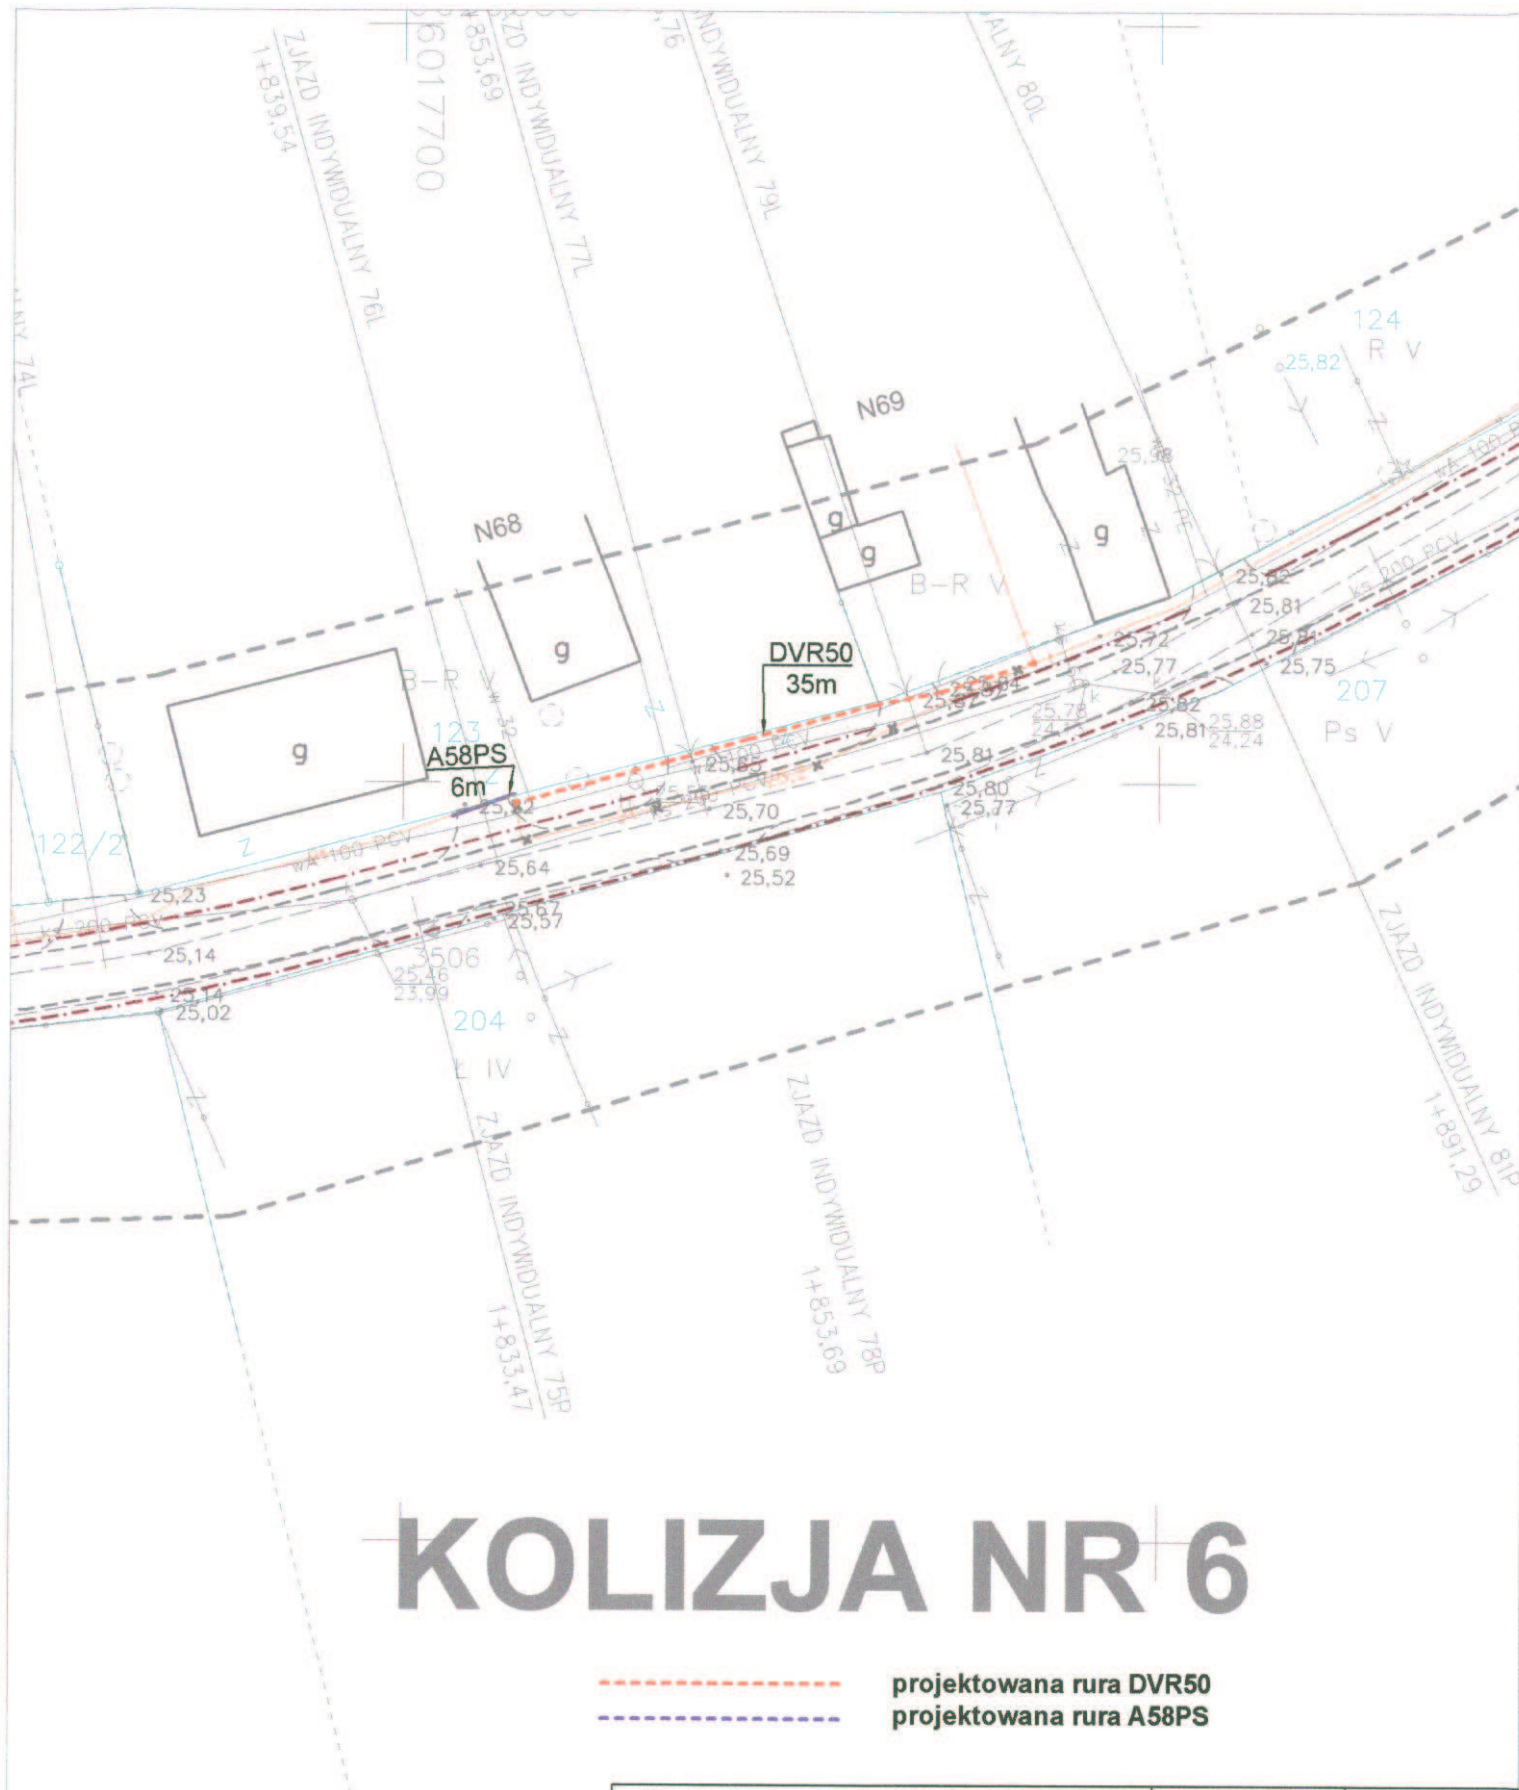


Projektował: tech. Marian Łyczak		Czerwiec	
Sprawdził: mgr inż. Mariusz Łyczak		2011	
PB 08/2011	SM Sławno	Biuro Usług Technicznych "ELTEL" s.c. Mariusz Łyczak, Alina Mania-Łyczak 75-222 Koszalin, ul. Energetyków 3 , tel./fax 346-36-3	
Projekt zagospodarowania terenu przebudowy urządzeń telekom w drodze gminnej w Warszawowie			
		Skala: 1:500	Rys. 2
		Arkusz 6	Arkuszy 8

KOLIZJA NR 8

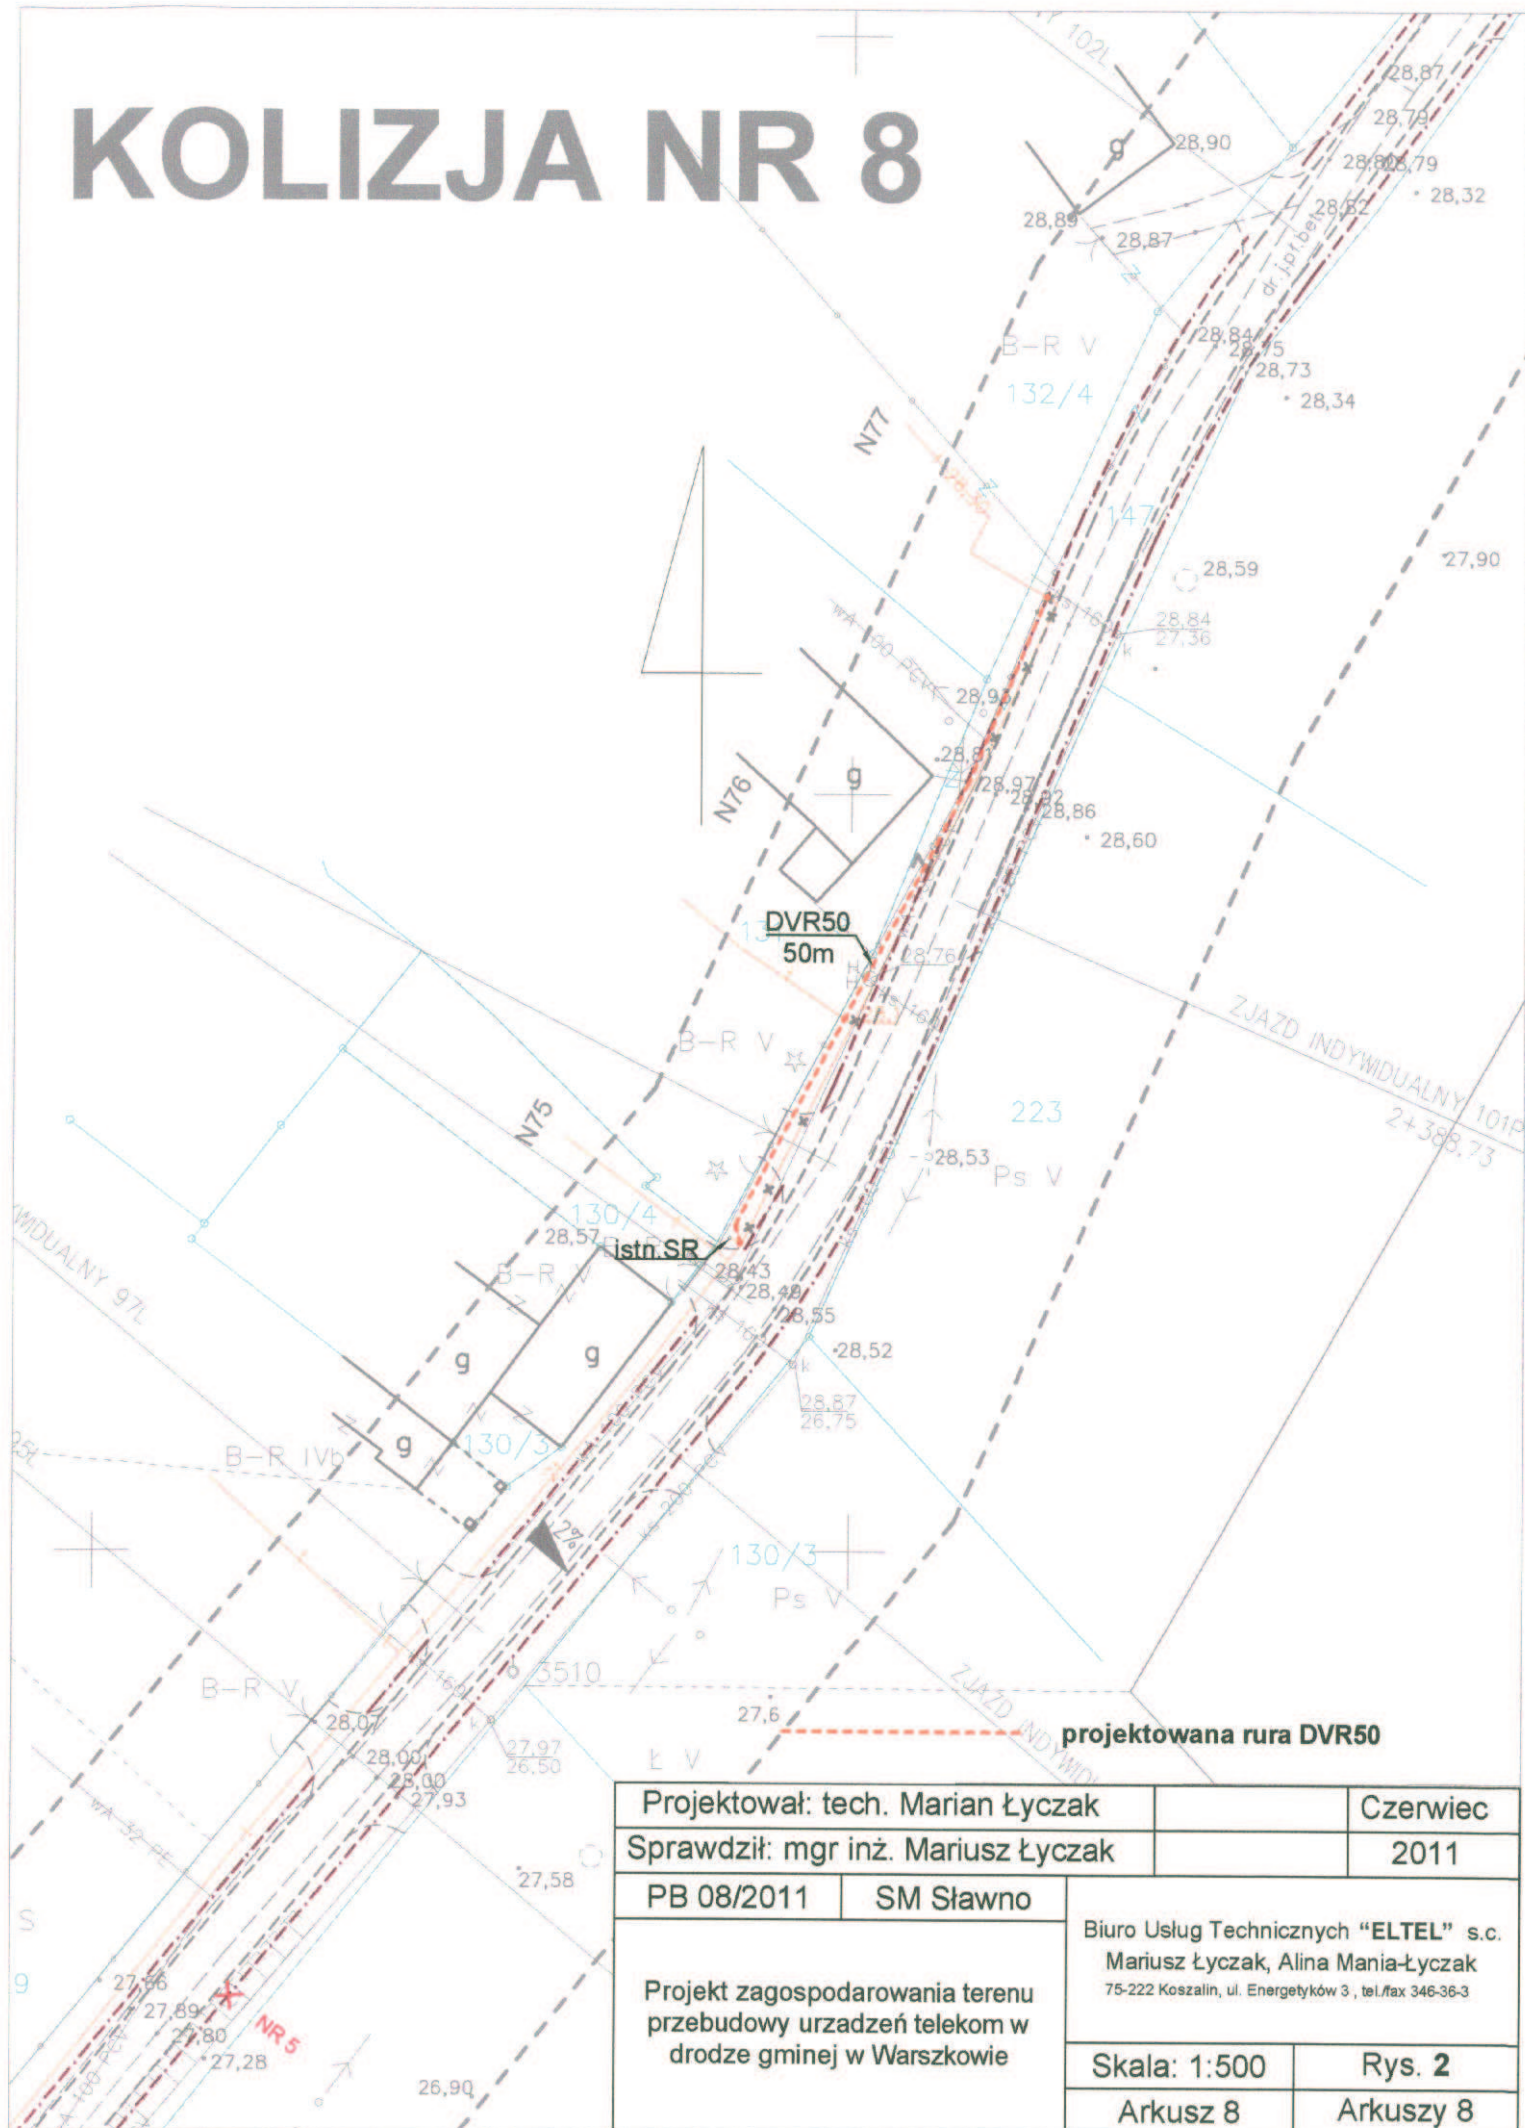

Projektował: tech. Marian Łyczak		Czerwiec	
Sprawdził: mgr inż. Mariusz Łyczak		2011	
PB 08/2011	SM Sławno	Biuro Usług Technicznych "ELTEL" s.c. Mariusz Łyczak, Alina Mania-Łyczak 75-222 Koszalin, ul. Energetyków 3, tel./fax 346-36-3	
Projekt zagospodarowania terenu przebudowy urządzeń telekom w drodze gminnej w Warszowie			
		Skala: 1:500	Rys. 2
		Arkusz 8	Arkuszy 8

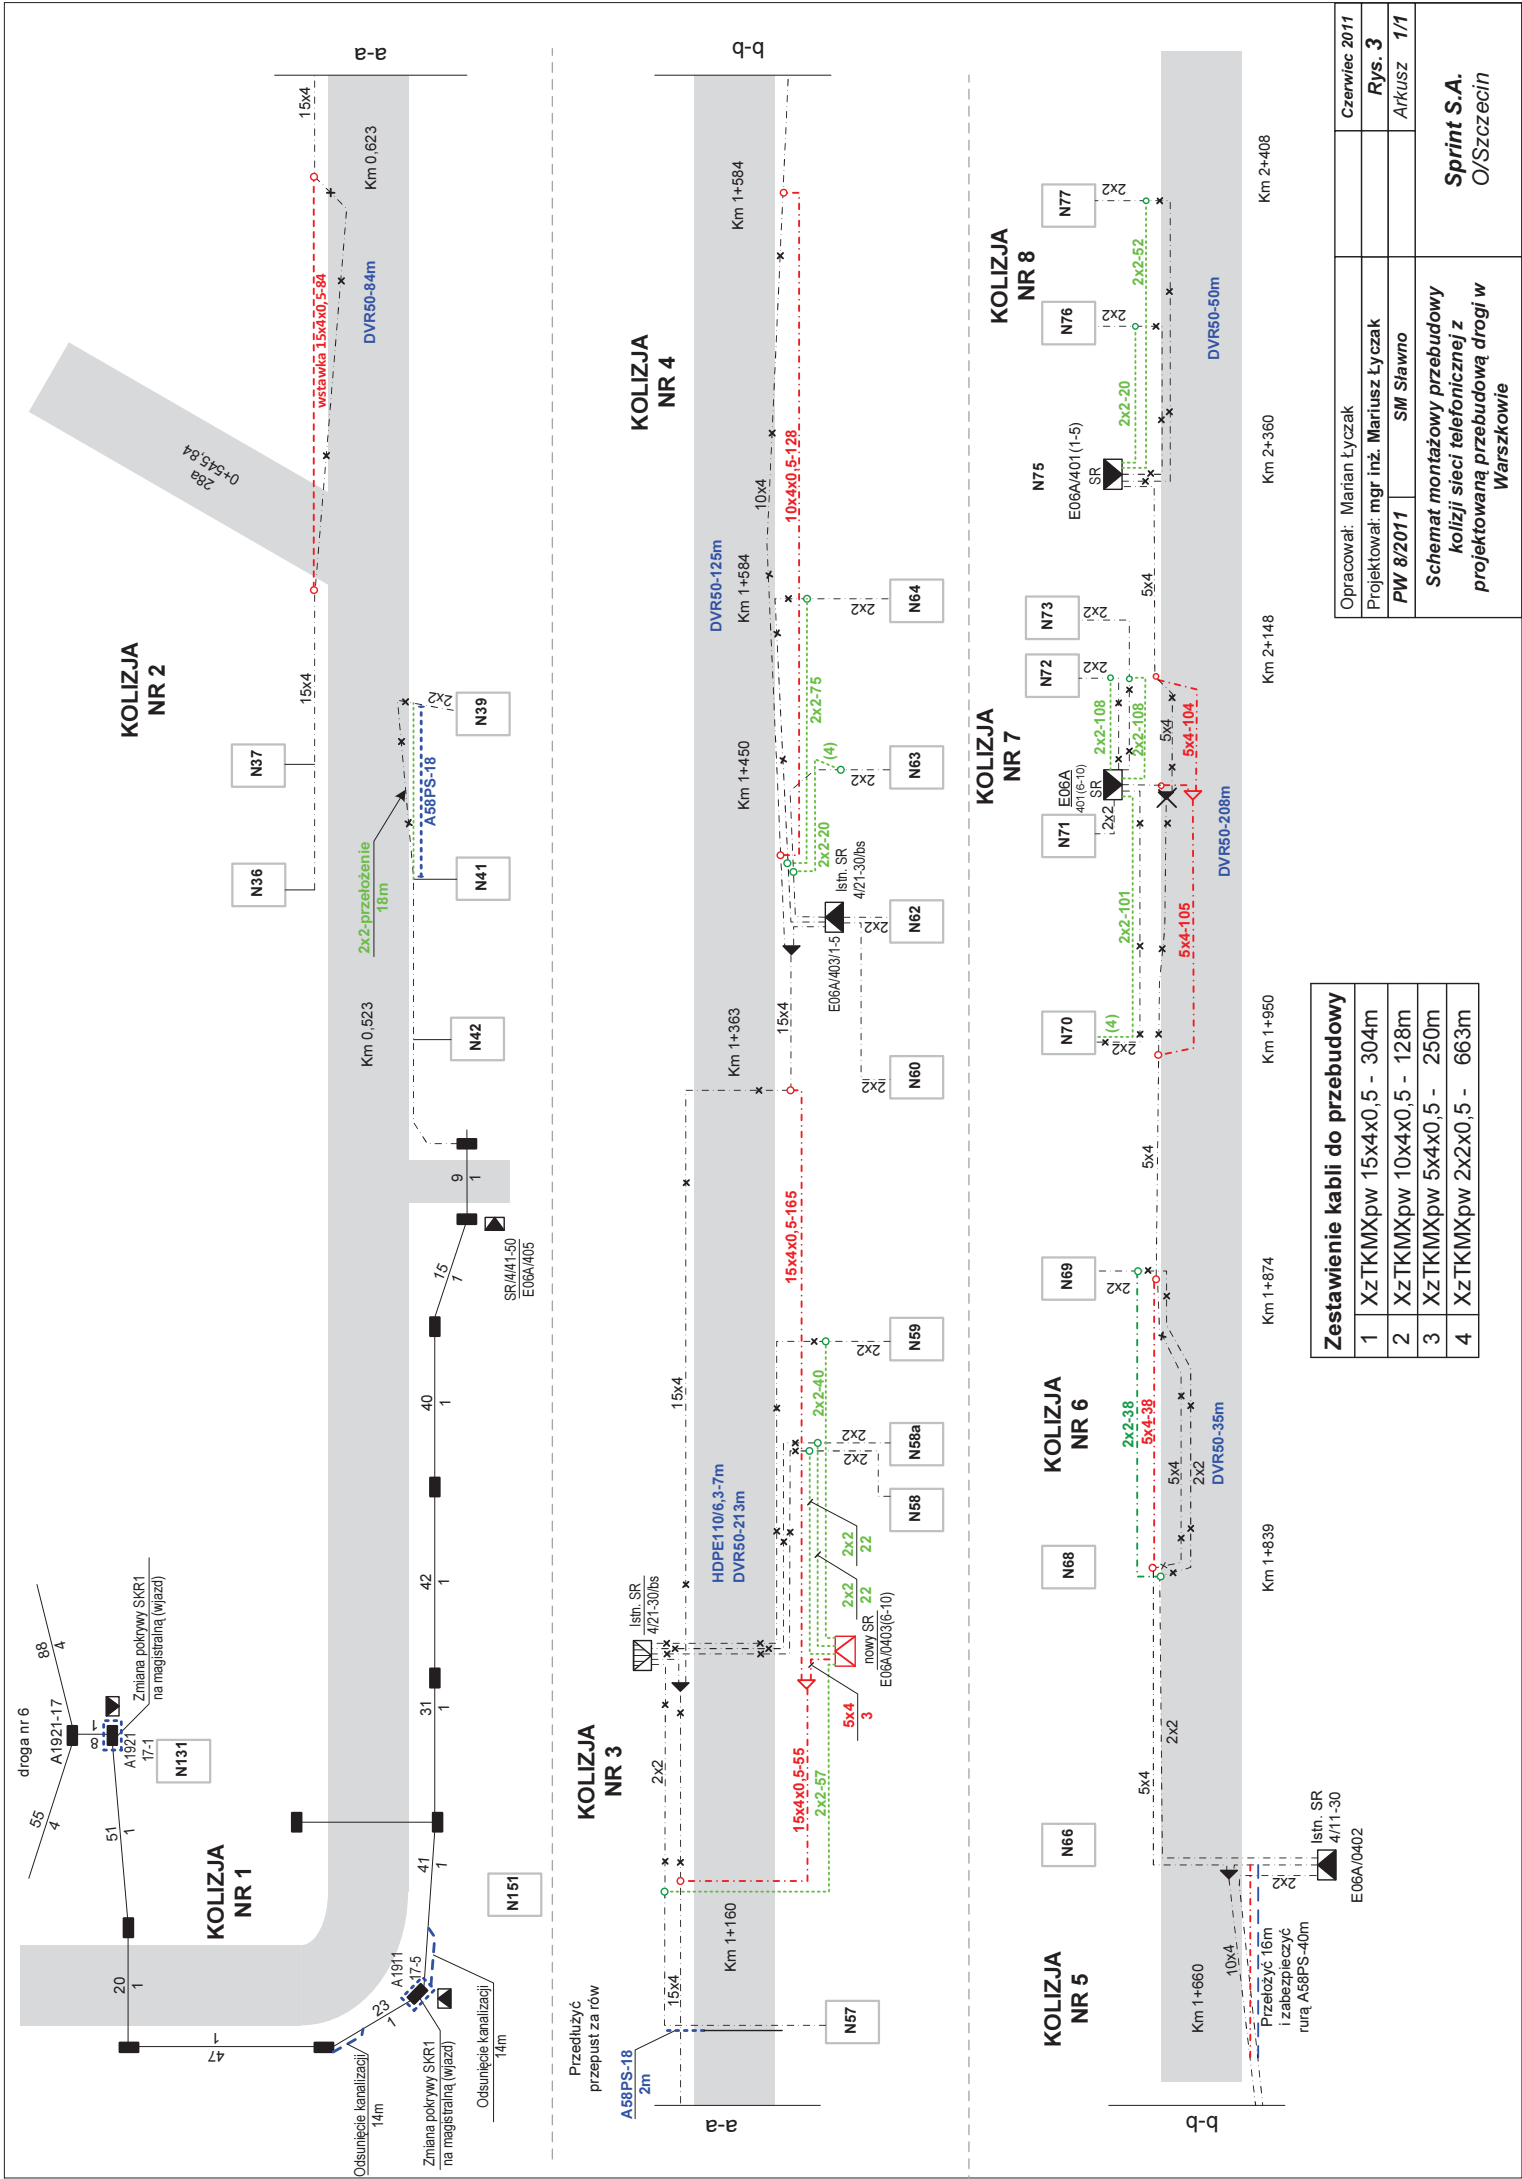

Zestawienie kabli do przebudowy			
1	XzTKMXpw	15x4x0.5 - 304m	
2	XzTKMXpw	10x4x0.5 - 128m	
3	XzTKMXpw	5x4x0.5 - 250m	
4	XzTKMXpw	2x2x0.5 - 663m	

Opracował: Marian Łyczak		Czerwiec 2011
Projektował: mgr inż. Mariusz Łyczak		Rys. 3
PW 8/2011	SM Sławno	Arkusz 1/1
Schemat montażowy przebudowy kolizji sieci telefonicznej z projektowaną przebudową drogi w Warszawie		Sprint S.A. O/Szczecin