



STROPODACH:
KONSTRUKCJA R 30
PRZEKRYCIE RE 30

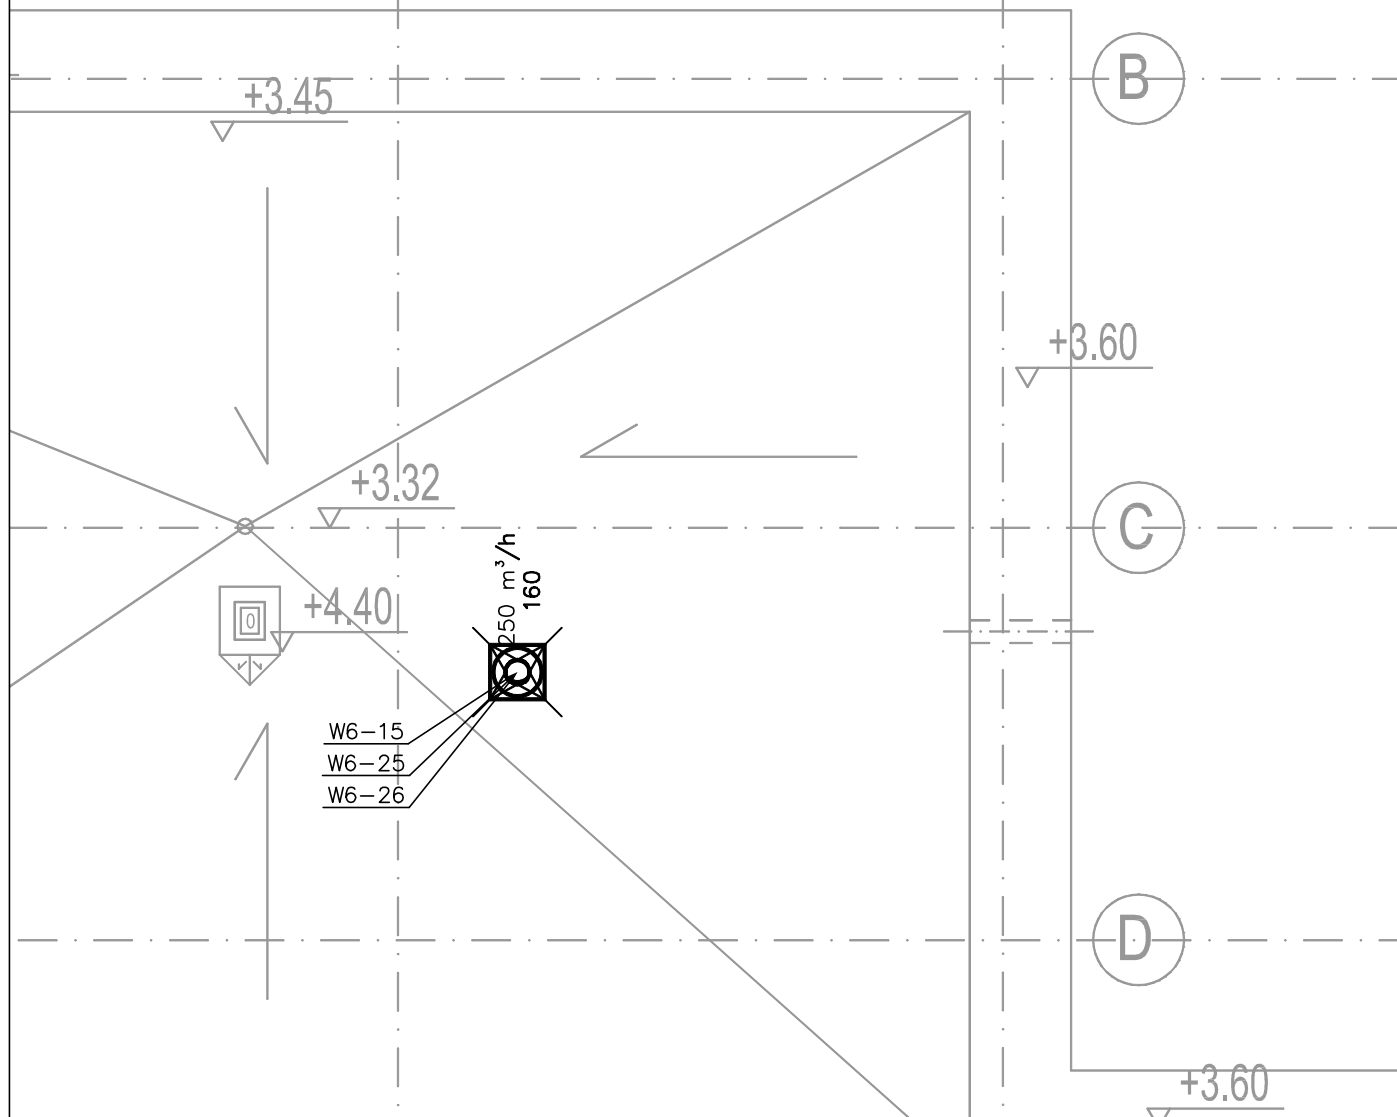

Projekt	ROZBUDOWA BUDYNKU SZKOŁY PODSTAWOWEJ W MIEJSCOWOŚCI ŻUKOWO, GMINA SŁAWNO		
Adres	ŻUKOWO, GMINA SŁAWNO, DZ. NR 116/4		
Faza	PROJEKT WYKONAWCZY ZAMIENNY	Data CZERWIEC 2015	Nr. projektu 14006
Inwestor GMINA SŁAWNO UL. M.C. SKŁODOWSKIEJ, 76-100 SŁAWNO		NAZWA RYSUNKU Instalacja wentylacji mechanicznej Rzut dachu cz. 3	
 70 - 454 SZCZECIN al. Papieża Jana Pawła II 28/7 tel. 0914240439 fax. 0914240440 biuro@ch2architekci.pl NAAN Architekci biuro@naanarchitekci.com		Główny projektant mgr inż. Bogna Tomaszewska 92/Sz/2002	
Branża SANITARNA		Opracował	Sprawdzający mgr inż. Krzysztof Gojzewski 62/Sz/2001
Format		Skala 1:50	Nr rysunku 27