

G

C-C

F

E

+10,34


+7,85

+8,3

RYS.
A.6.10

2%

SUFIT
PODWIESZANY

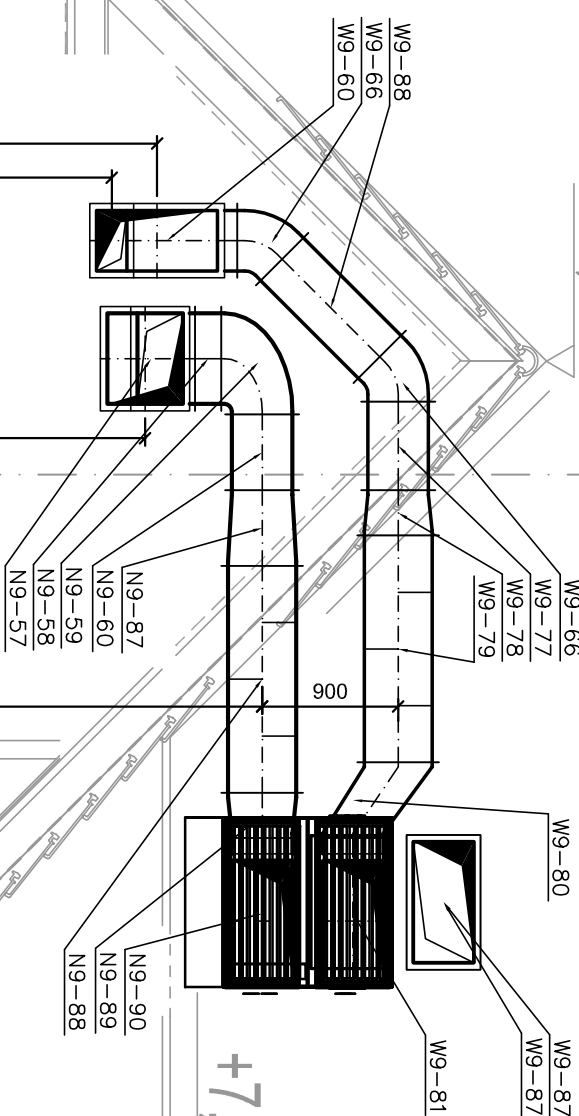


SUFIT
PODWIESZANY

+0,50

SF1

SF2

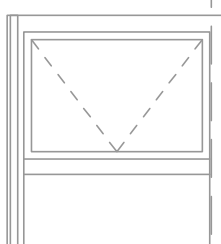

Projekt	ROZBUDOWA BUDYNKU SZKOŁY- PODSTAWOWEJ W MIEJSCOWOŚCI ŻUKOWO. GMINA SŁAWNO		
Adres	ŻUKOWO, GMINA SŁAWNO, DZ. NR 116/4		
Faza	PROJEKT WYKONAWCZY ZAMIENNY	Data CZERWIEC 2015	Nr. projektu 1406
Inwestor	GMINA SŁAWNO		
	UL. M.C. SKŁODOWSKIEJ, 76-100 SŁAWNO		
Nazwa rysunku		Instalacja wentylacji mechanicznej Przekrój C-C	
Główny projektant mgr inż. Bogna Tomaszewska 92/Sz/2002		Sprawdził mgr inż. Krzysztof Gojzewski 62/Sz/2001	
Branża SANITARNA		Format	Skala 1:50 Nr rysunku 30