


Skala 1 : 500

Budowa sieci wodociągowej i kanalizacji sanitarnej wraz z przyłączami w m. Łętowo gm. Sławno, dz. nr 318/306/444/441/501/7/501/8/445

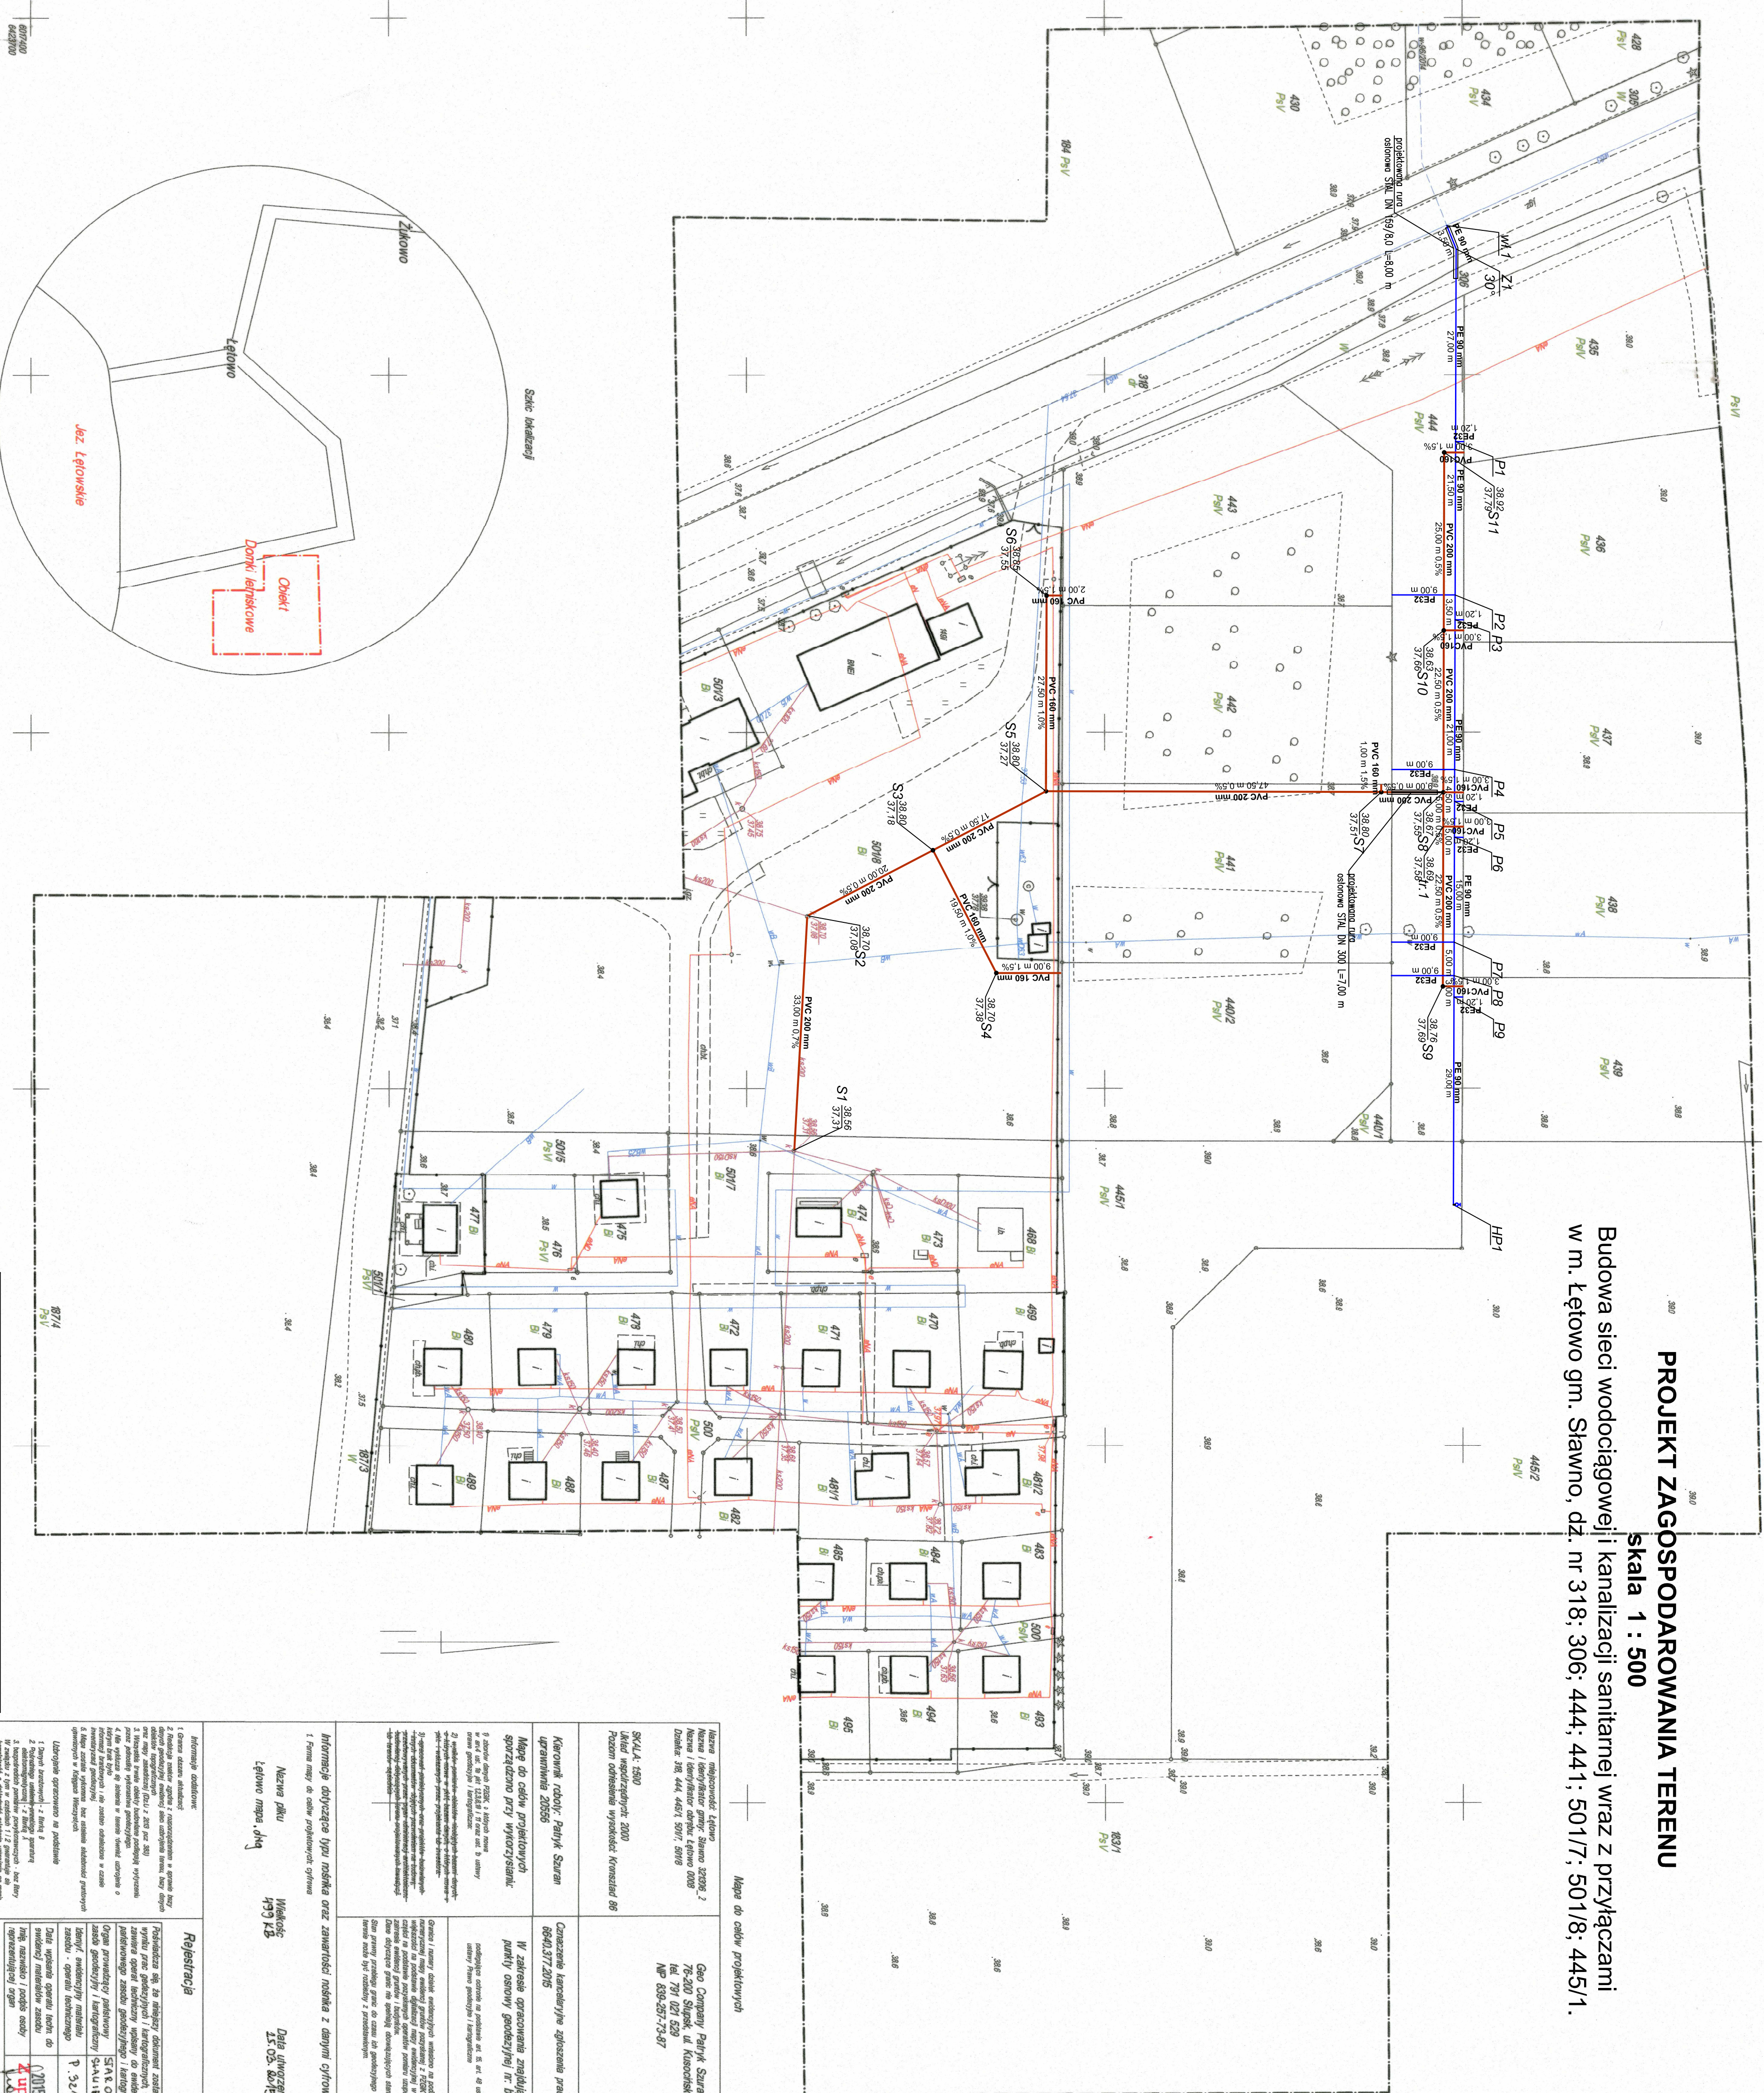

SKALA 1:500	INWESCIJA Grupa Skawno i Młoci Ciepła Skawno 76-100 Skawno
RYS. NR 1	GEOTECH. Budowa sieci wodociągowej i kanalizacyjnej sanitarniej z przyłączami w lewym ul. Skawno, dz. nr 318, 306, 444, 441, 5017; 50 88, 4451.
DATA: 01.2016	
<p>TEAM:</p> <p>PROJEKT ZAGOSPODAROWANIA TERENU</p> <p>BRANŻA SANITARNIA</p>	
PROJEKTOWAŁ:	SPRAWDZIŁ:
<p>ling i inżynier: mgr inż. Maria Kozłowska-Bogdan</p> <p>Specjalność: sanit. inżynieria sanitarna</p> <p>Nr uprawnień bud.: ZAP/0093/PWO/S/14</p>	<p>ling i inżynier: mgr inż. Anna Zuber</p> <p>Specjalność: sanit. inżynieria sanitarna</p> <p>Nr uprawnień bud.: ZAP/0211/PWO/S/10</p>

[illegible]