


RYSUNEK WLOTU BETONOWEGO OTWARTEGO
skala 1:10

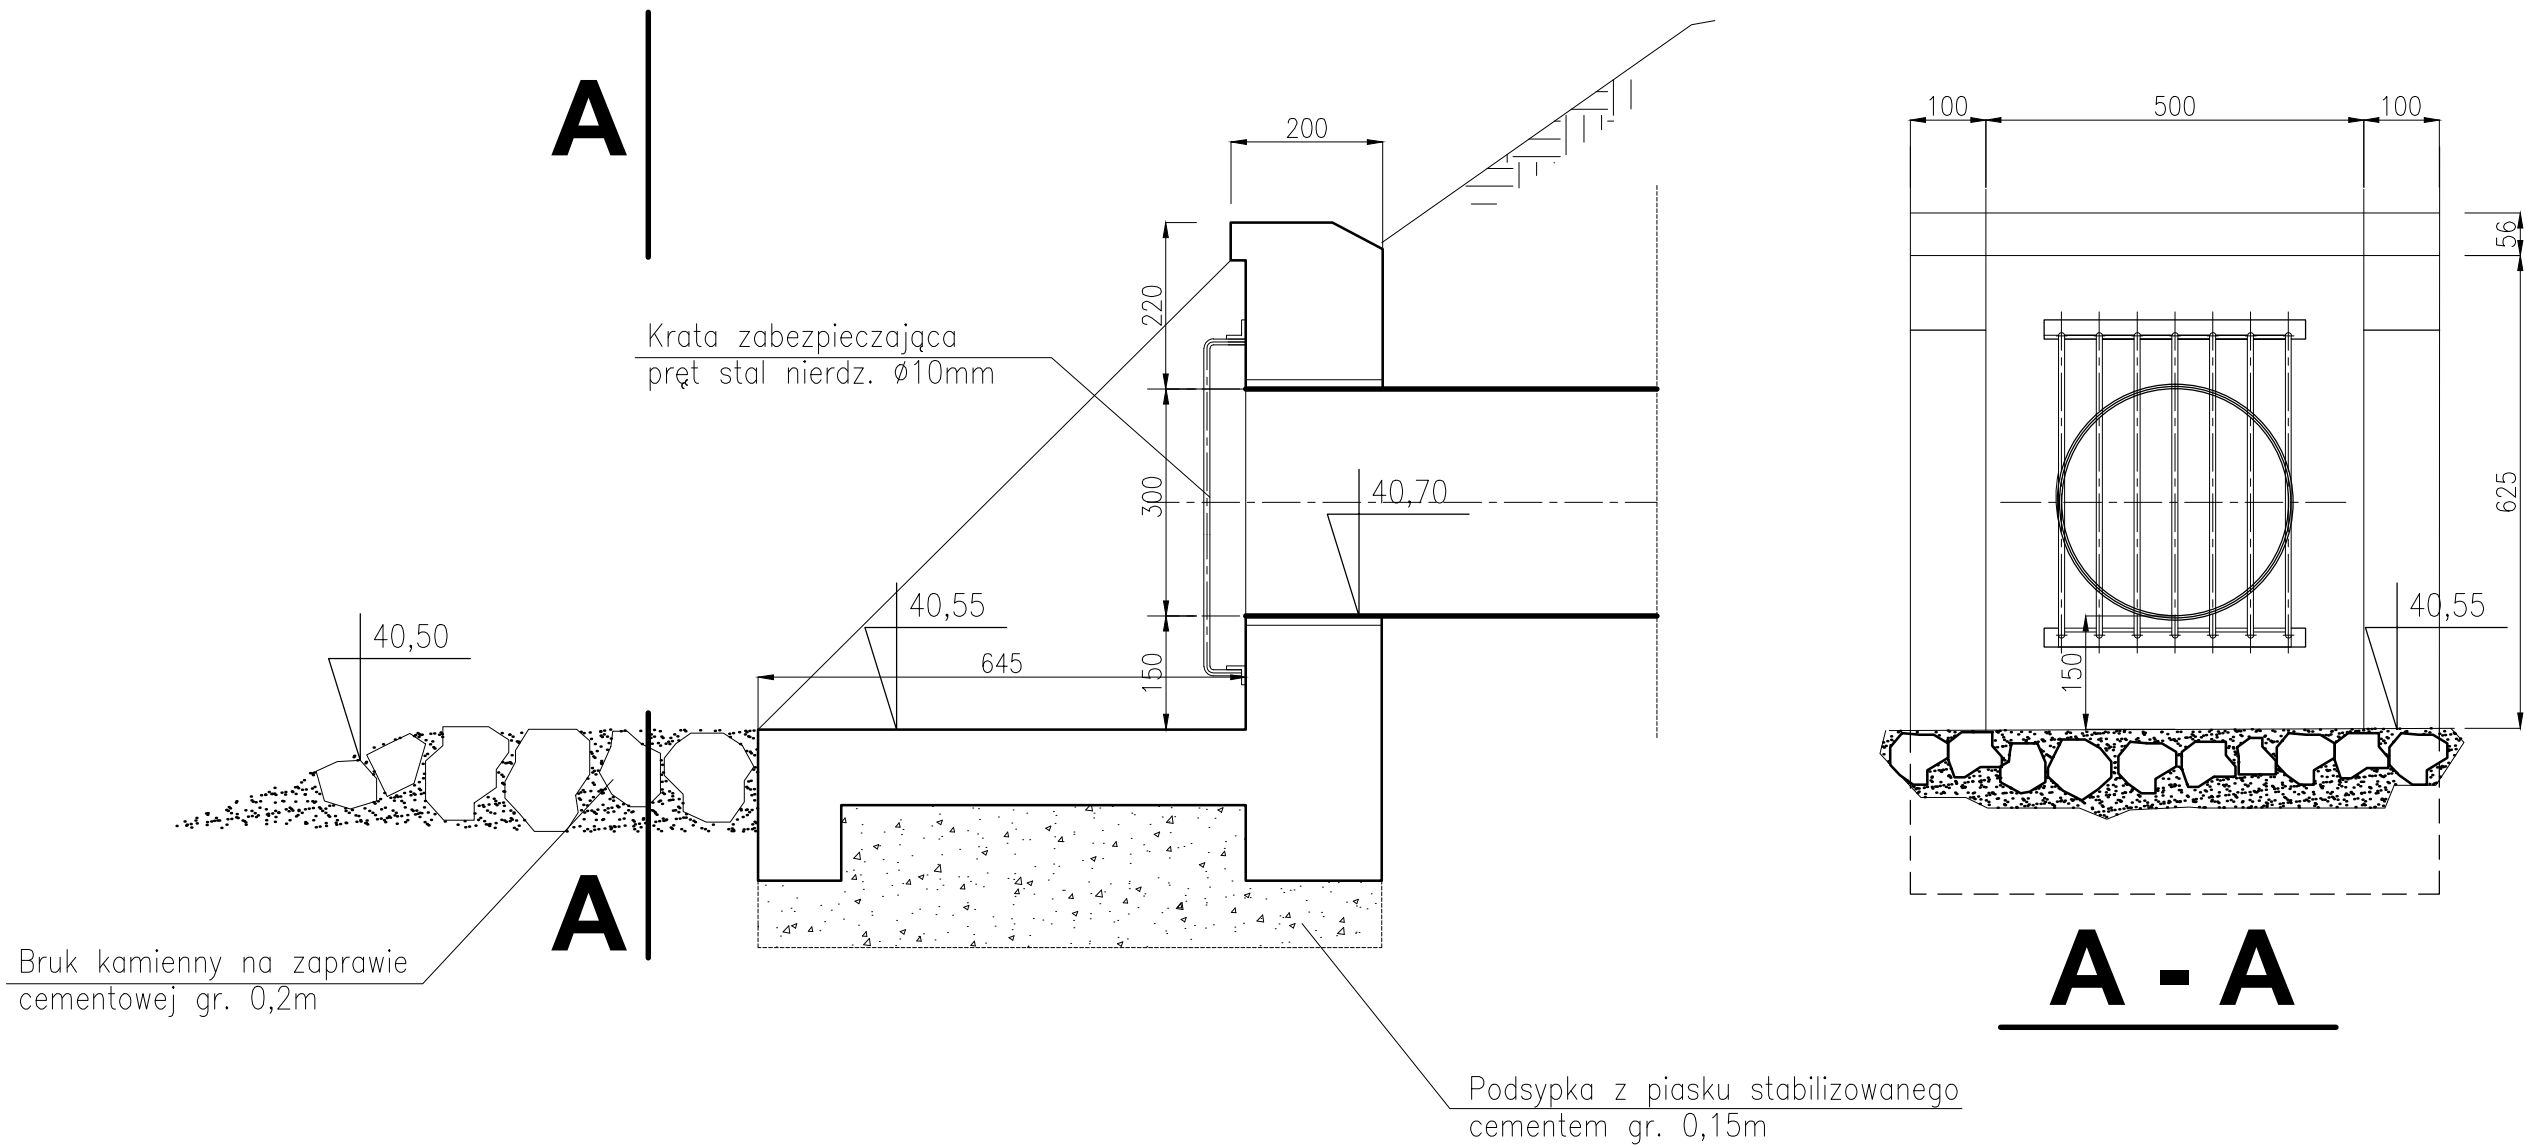

PRACOWNIA PROJEKTOWA <i>mgr inż. Mirosław Łopato</i> 77-100 BYTÓW ul. Jana Pawła II 7/3 tel. 602 217 314			
OBIEKT: KANALIZACJA SANITARNA I DESZCZOWA m. ŻUKOWO, GM. SŁAWNO			
INWESTOR: GMINA SŁAWNO ul. M. C. Skłodowskiej 9 76-100 Sławno			
PROJEKTOWAŁ BRANŻA SANITARNA:	NR UPR. SPECJALNOŚĆ:	PODPIS:	SKALA:
mgr inż. MIROSŁAW ŁOPATO	285/Gd/2002 specj. sieci, inst. i urz. wod-kan ciepne, wentylacyjne i gazowe		1:10
SPRAWDZIŁ BRANŻA SANITARNA:	NR UPR. SPECJALNOŚĆ:	PODPIS:	DATA:
mgr inż. MARCIN CHRZAN	POM/0047/PWOS/10 specj. sieci, inst. i urz. wod-kan ciepne, wentylacyjne i gazowe		15.09. 2016r.
NAZWA RYSUNKU:			RYS. Nr
RYSUNEK ROBOCZY WYLOTU OTWARTEGO WÓD DESZCZOWYCH			8