



**UWAGA**  
Przed przystąpieniem do realizacji należy  
wykonać pomiary kontrolne rzędnych  
istniejącego uzbrojenia i wodociągu do  
którego zaprojektowano włączenie.

W przypadku wystąpienia kolizji  
z istniejącym uzbrojeniem zmiany  
należy dokonać w porozumieniu  
z Projektantem i Inspektorem Nadzoru

Przewody wodociągowe układać na  
warstwie podsypki piaskowej 15 cm oraz  
w obsypce 30 cm

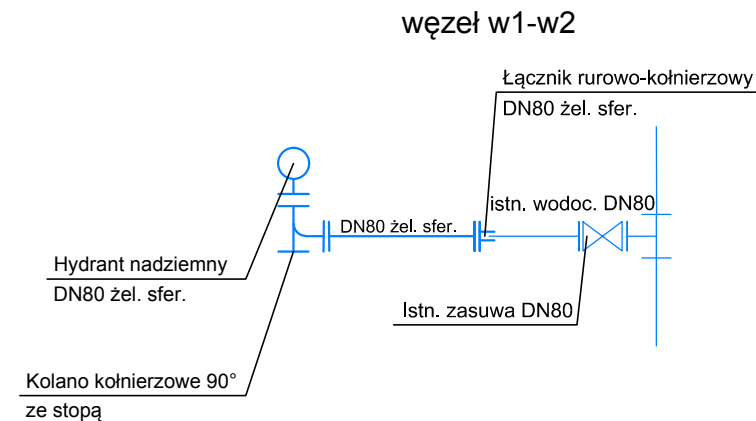

ZAMAWIAJĄCY:		Gmina Sławno ul. M. Curie-Skłodowskiej 9 76-100 Sławno			
WYKONAWCA:		<div>Pracownie Inżynierskie SOCHA Sp. z o.o. ul. Chodkiewicza 15 85-065 Bydgoszcz</div> <div></div>			
Nr zlecenia:  71/2017		Nazwa zadania: Przebudowa drogi gminnej nr 170031Z wraz z drogą wewnętrzną położoną na działkach nr 303, 64, 65, 65/1, 318 obręb 0001 Bobrowice w Bobrowicach Dz. nr 118,302,303,305,318,64,65,65/1,85,obręb 0001 Bobrowice			
Data:  sierpień 2018		Obiekt:  Przebudowa hydrantów			
Skala:  1:100/500		Temat:  Profil podłużny przewodu wodociągowego			
Faza:	Branża:	Projektował:	Tomasz Kochanowski upr. budowlane bez ograniczeń do proj. w spec. instal. w zakresie sieci, instalacji i urządzeń wodociągowych, kanalizacyjnych, ciepłych, wentylacyjnych i gazowych upr.KUP/0055/PWOS/10	Nr rys.:	Ilość:
PW	S	Opracował:		2.3	
		Sprawdził:	Wojciech Kabaciński upr. budowlane bez ograniczeń do proj. w spec. instal. w zakresie sieci, instalacji i urządzeń wodociągowych, kanalizacyjnych, ciepłych, wentylacyjnych i gazowych upr.KUP/0173/PWOS/09		