



Bezkanatowa jednostka odzysku ciepła montaż ścienny
V_{naw/wyw} = 1000 m³/h
(83% pow.świeżego)
I = 2,4 A, Nel=420 W (230V/50Hz)
m = 67,5 kg
moc odzysku: 8,8 kW
sprawność odzysku mokra: 83 %
sprawność odzysku sucha: 69,3 %
Przyłącze: 1/2"

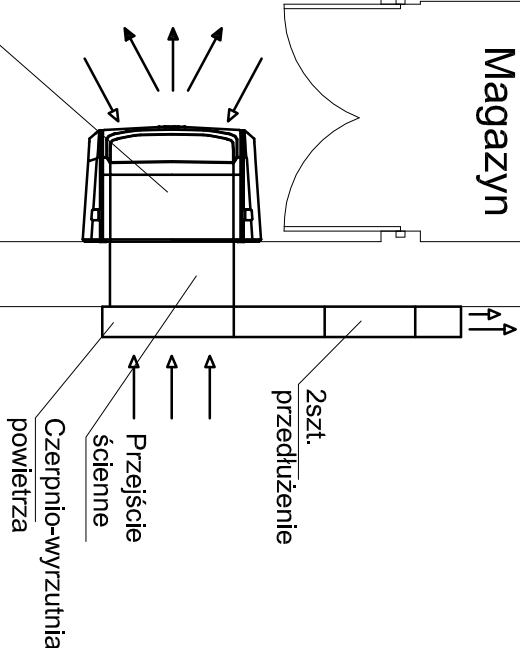


www.neon.net.pl
neon@neon.net.pl

Częstochowa, ul. Bór 180
42-202 Częstochowa
tel./fax: +48 +34 3245161

Investor:	Gmina Sławno z siedzibą: ul. M. C. Skłodowskiej 9, 76 – 100 Sławno		
Faza:	PROJEKT BUDOWLANY		
Temat:	Termomodernizacja budynków w użyteczności publicznej w Gminie Sławno z zastosowaniem pomp ciepła z sondami gruntuowymi Szczota Podstawowa w Warszawie, Warszawa 53 A, 76-100 Sławno, jednostka ewid. 321306_2, dz. nr 791/6, 793/6, 794/4, 794/5, obręb 0019, Warszawa:		
Projektował:	mgr inż. Wojciech Norbertczak	SLK/1372/POK/06	specjalność sanitarna
Sprawdził:	mgr inż. Jacek Poszaj	SLK/4547/POCS/12	specjalność sanitarna
Instalacja wentylacji mechanicznej sali gimnastycznej			Skala 1:50 Nr rysunku IS_W11