


skala 1 : 500

wnia odwadniania

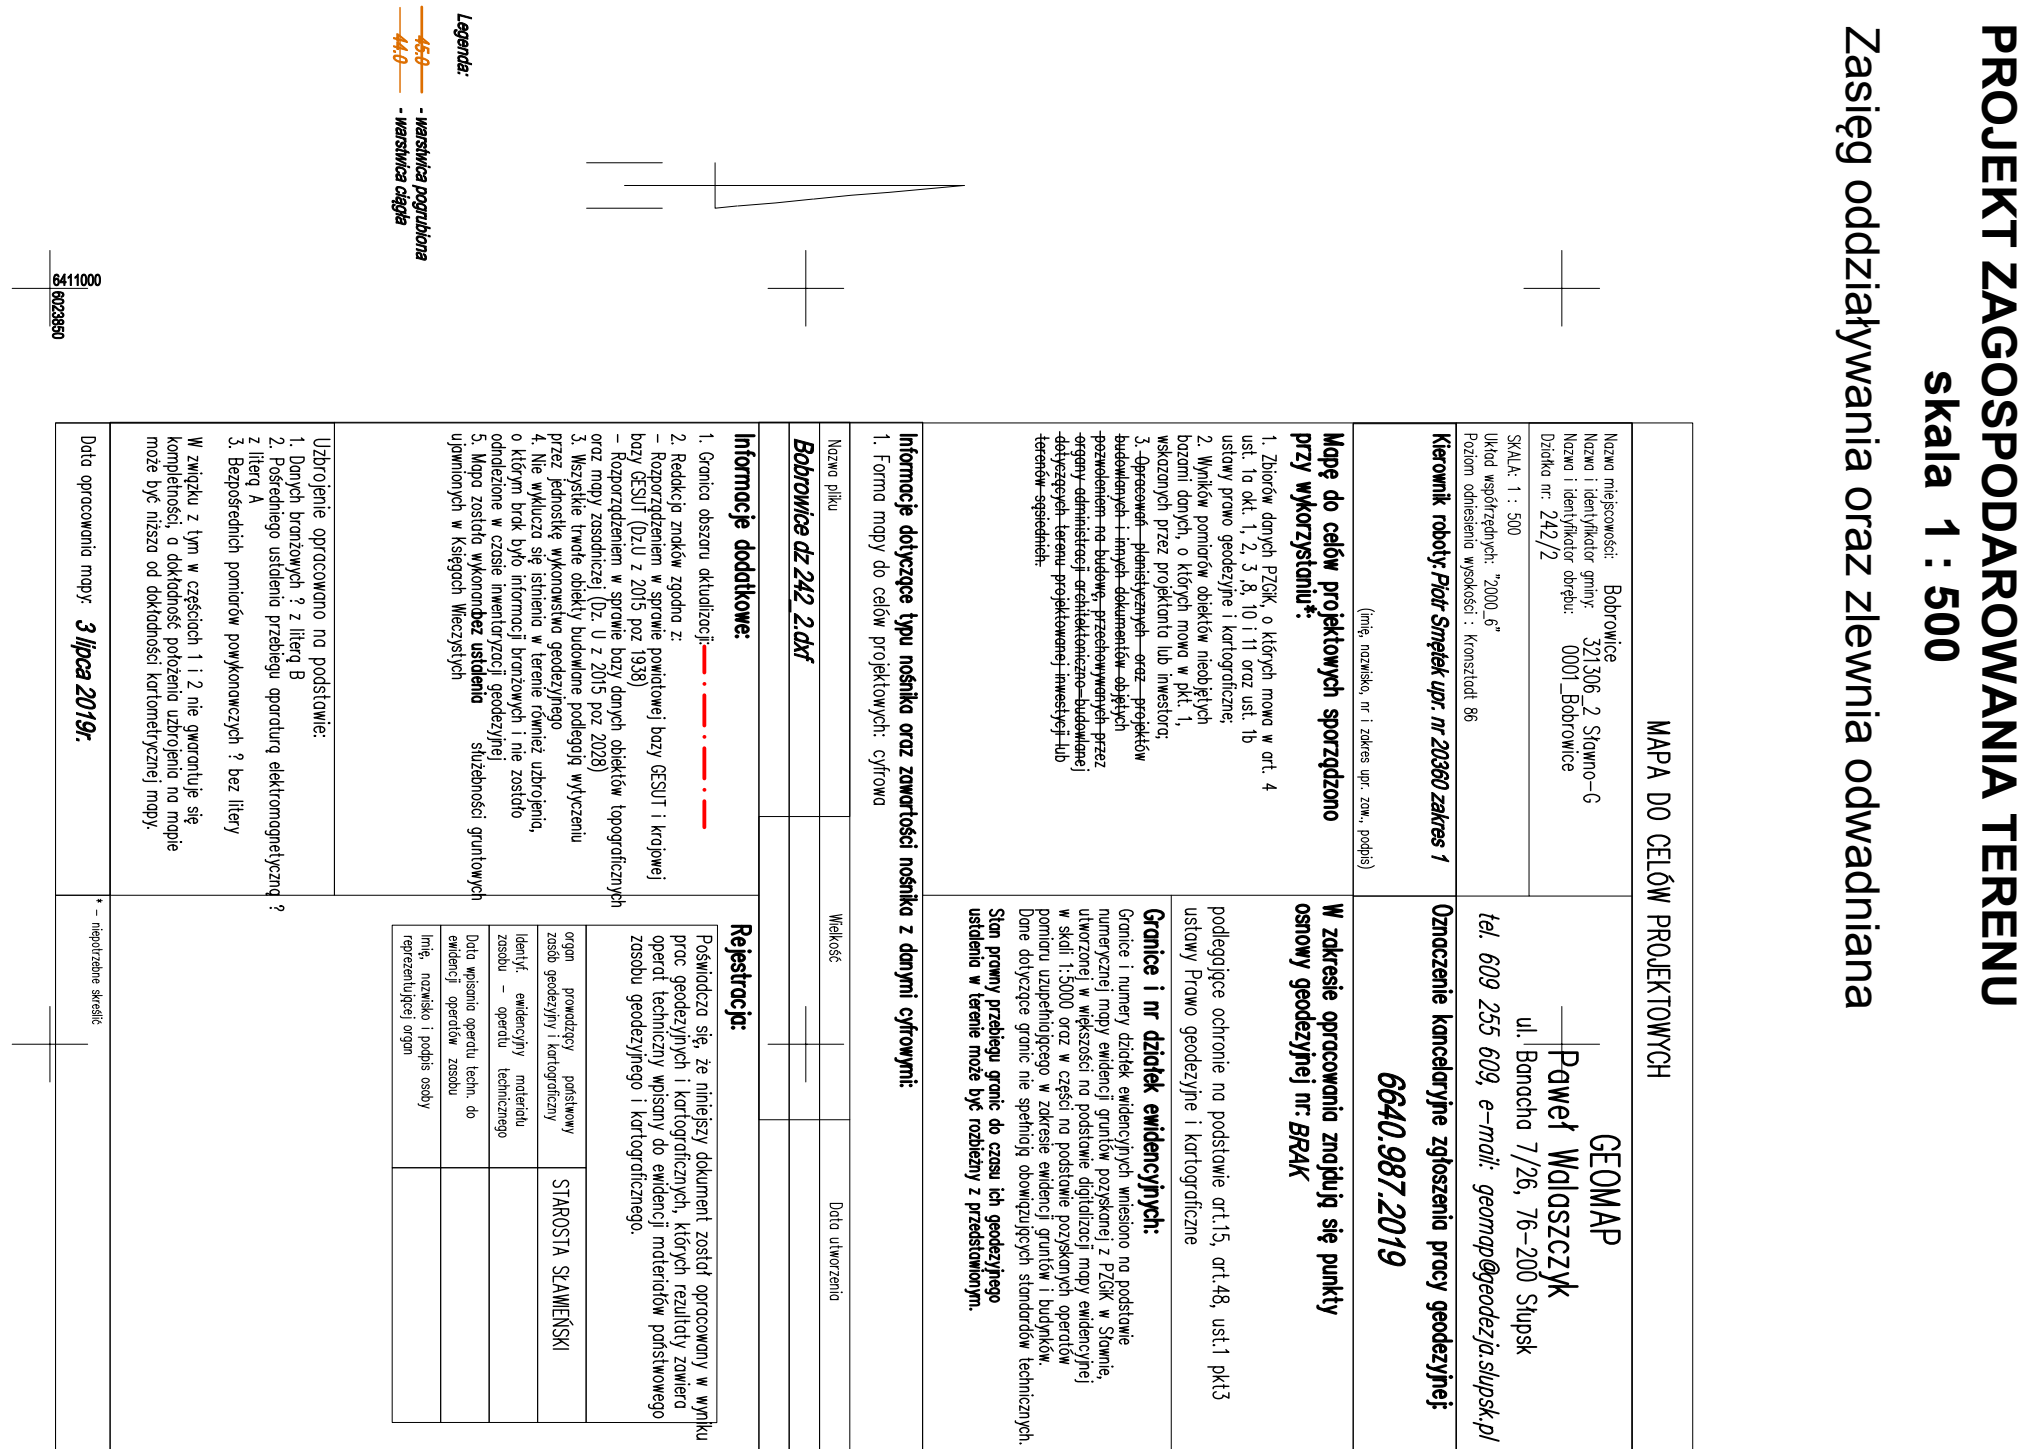

LEGENDA:

$$\begin{array}{r} D3 \quad 38,80 \\ \underline{37,18} \end{array}$$

projektowany zbiornik podziemny na wody opadowe o poj. 10 000 l

SKALA	INWESTOR
R/S. NR 1	Urząd Gminy Świdwin ul. Marii Curie Skłodowskiej 776-100 Świdwin
DATA: 12.2019	OBIĘT:
Opis przedmiotu zamówienia w wywołaniu przetargu: Usługi świadczone przez na ogólnodostępne placówki oświatowe i kulturalne dla dzieci i młodzieży z terenów wiejskich gminy Świdwin dot. m. 2422; 2423; 2424; 2426 objętość świadczeń: gmina Świdwin za rok budżetowy 2019-2020 do 31.12.2019 r.	

TENAT
Projekt zagospodarowania terenu - zasięg oddziaływania oraz
zlewnia odwadniająca

PROJEKTOWAŁ:

Inne Źródło: mgr inż. Maria Kozub-Rogalska

N uprawnień budl.: ZAP/0095/PWOS/14