

 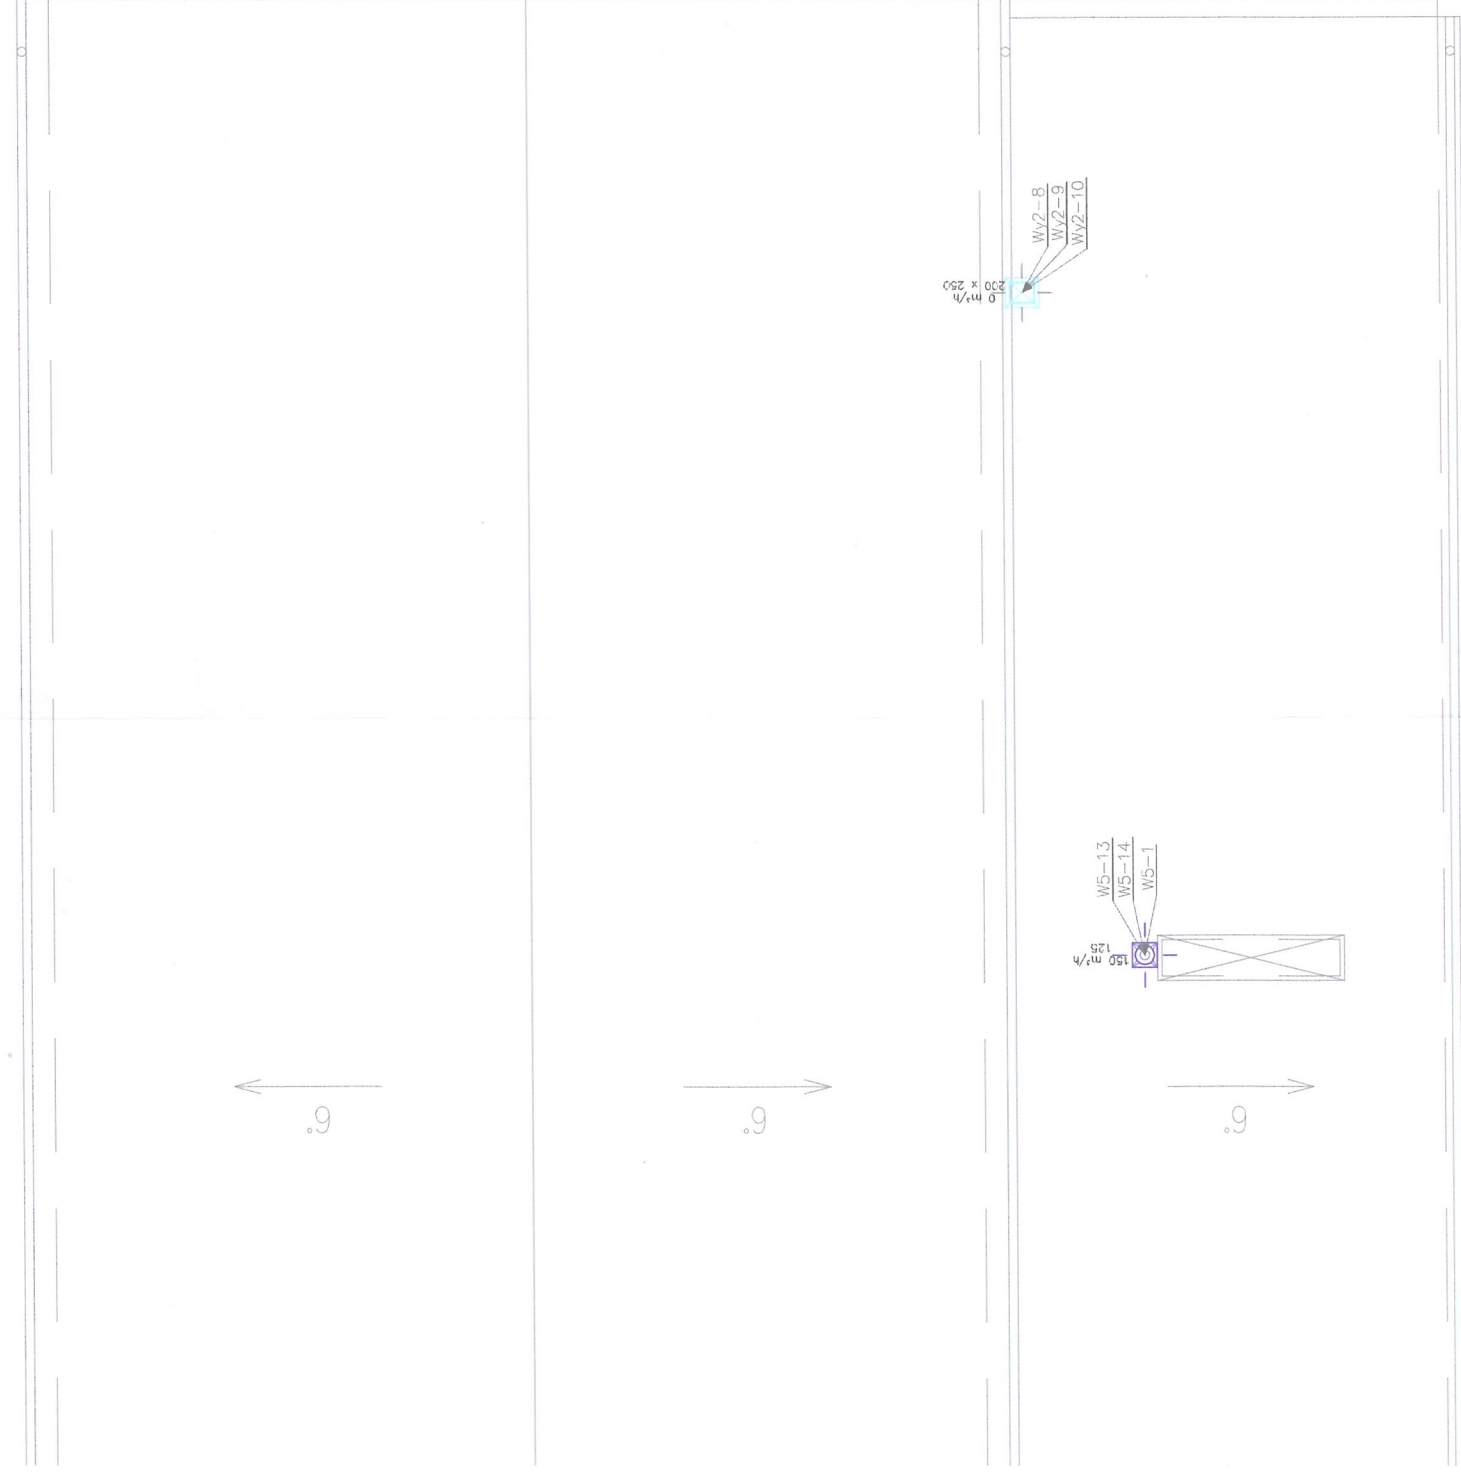


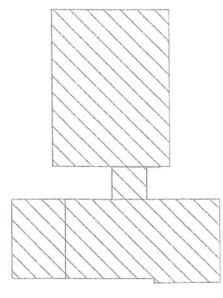


PLAN SYTUACYJNY




-  Instalacja nawiewna
-  Instalacja wywiewna
-  Instalacja czerpna
-  Instalacja wyrzutowa

SOLAR SYSTEMS
 BIURO PROJEKTOWE – TECHNIKA GRZEWCZA

32-400 Mysłenice
 ul. Słowackiego 42
 www.solar-system.pl

Imię i nazwisko	Nr Upr.	Podpis	Data
mgr inż. Michał Łapa	MAP/225/PW05/11	<i>SL</i>	03.2016
mgr inż. Tomasz Żak	MAP/0238/P005/09		03.2016
Inwestor Gmina Sławno ul. Marii Curie-Skłodowskiej 9, 76-100 Sławno			Format A2
Obiekt Szkoła Podstawowa we Wrześnicy Wrześnica 19a, 76-100 Sławno			Skala 1:100
Temat Rzut dachu – instalacja wentylacji			Nr rys. S11

Opracowanie chronione ustawą o prawie autorskim i prawach pokrewnych (Dz.U.Nr 24/94- poz. 83 z dnia 4 lutego 1994r.)

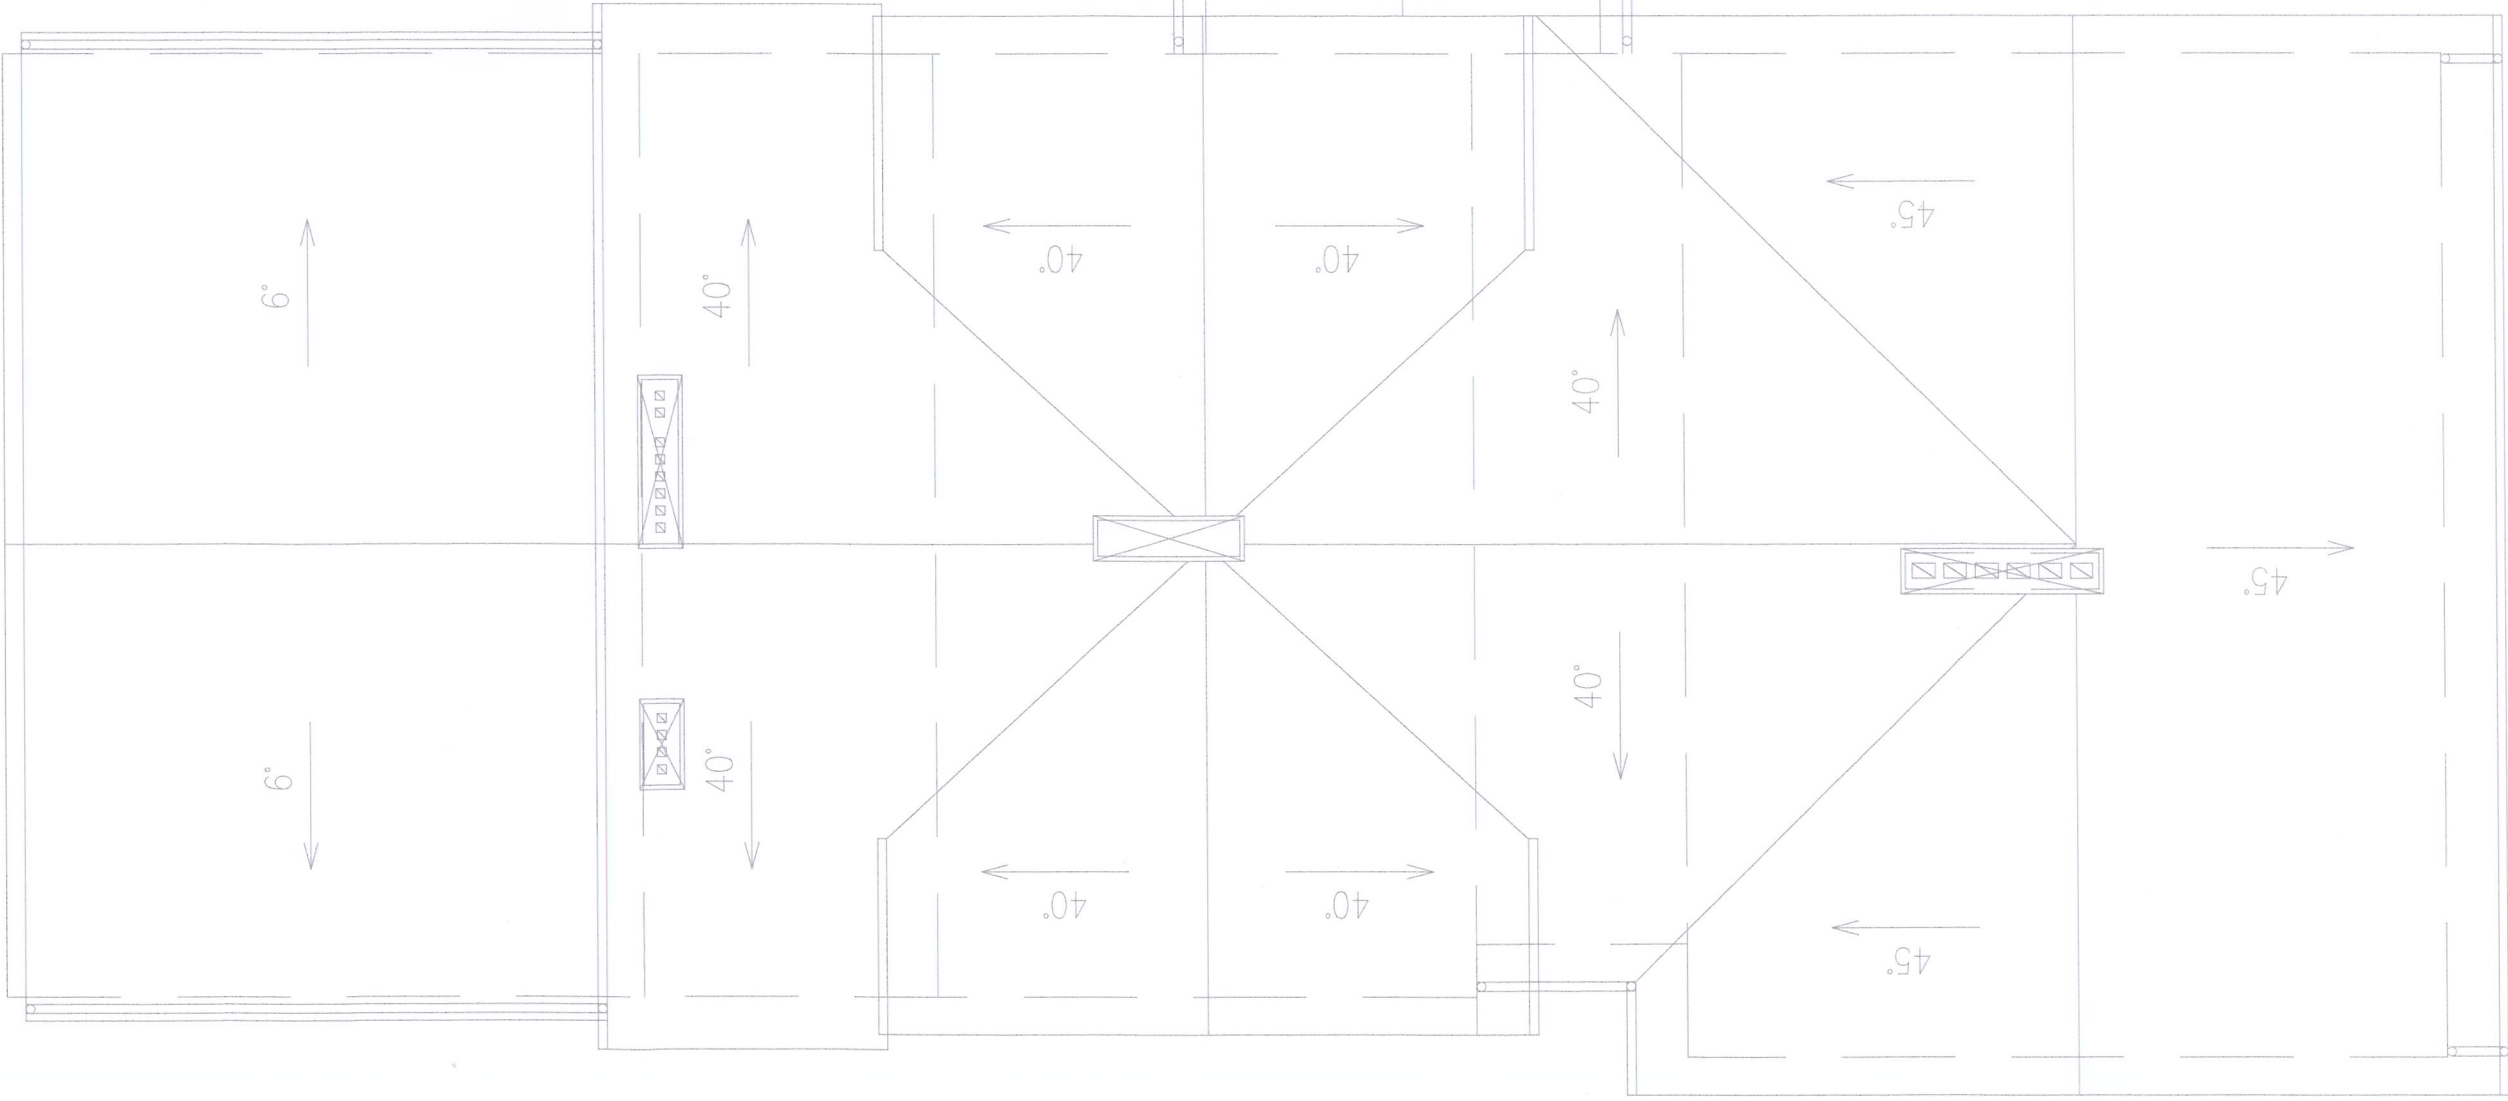

- W3-10
- W3-11
- W3-1
- W4-12
- W4-13
- W4-1

6.9

6.9

40'

40'

40'

40'

40'

40'

40'

40'

45'

45'

45'