


STAROSTA SŁAWIEŃSKI  
Dokumentacja projektowa nr  
95.2022  
była przedmiotem narady  
koordynacyjnej przeprowadzonej  
za pomocą środków  
komunikacji elektronicznej  
zakończony w dniu: 15-03-2022  
Z up. Starosty  
Irena Stenka  
PRZEWODNICZĄCY NARADY  
KOORDYNACYJNEJ

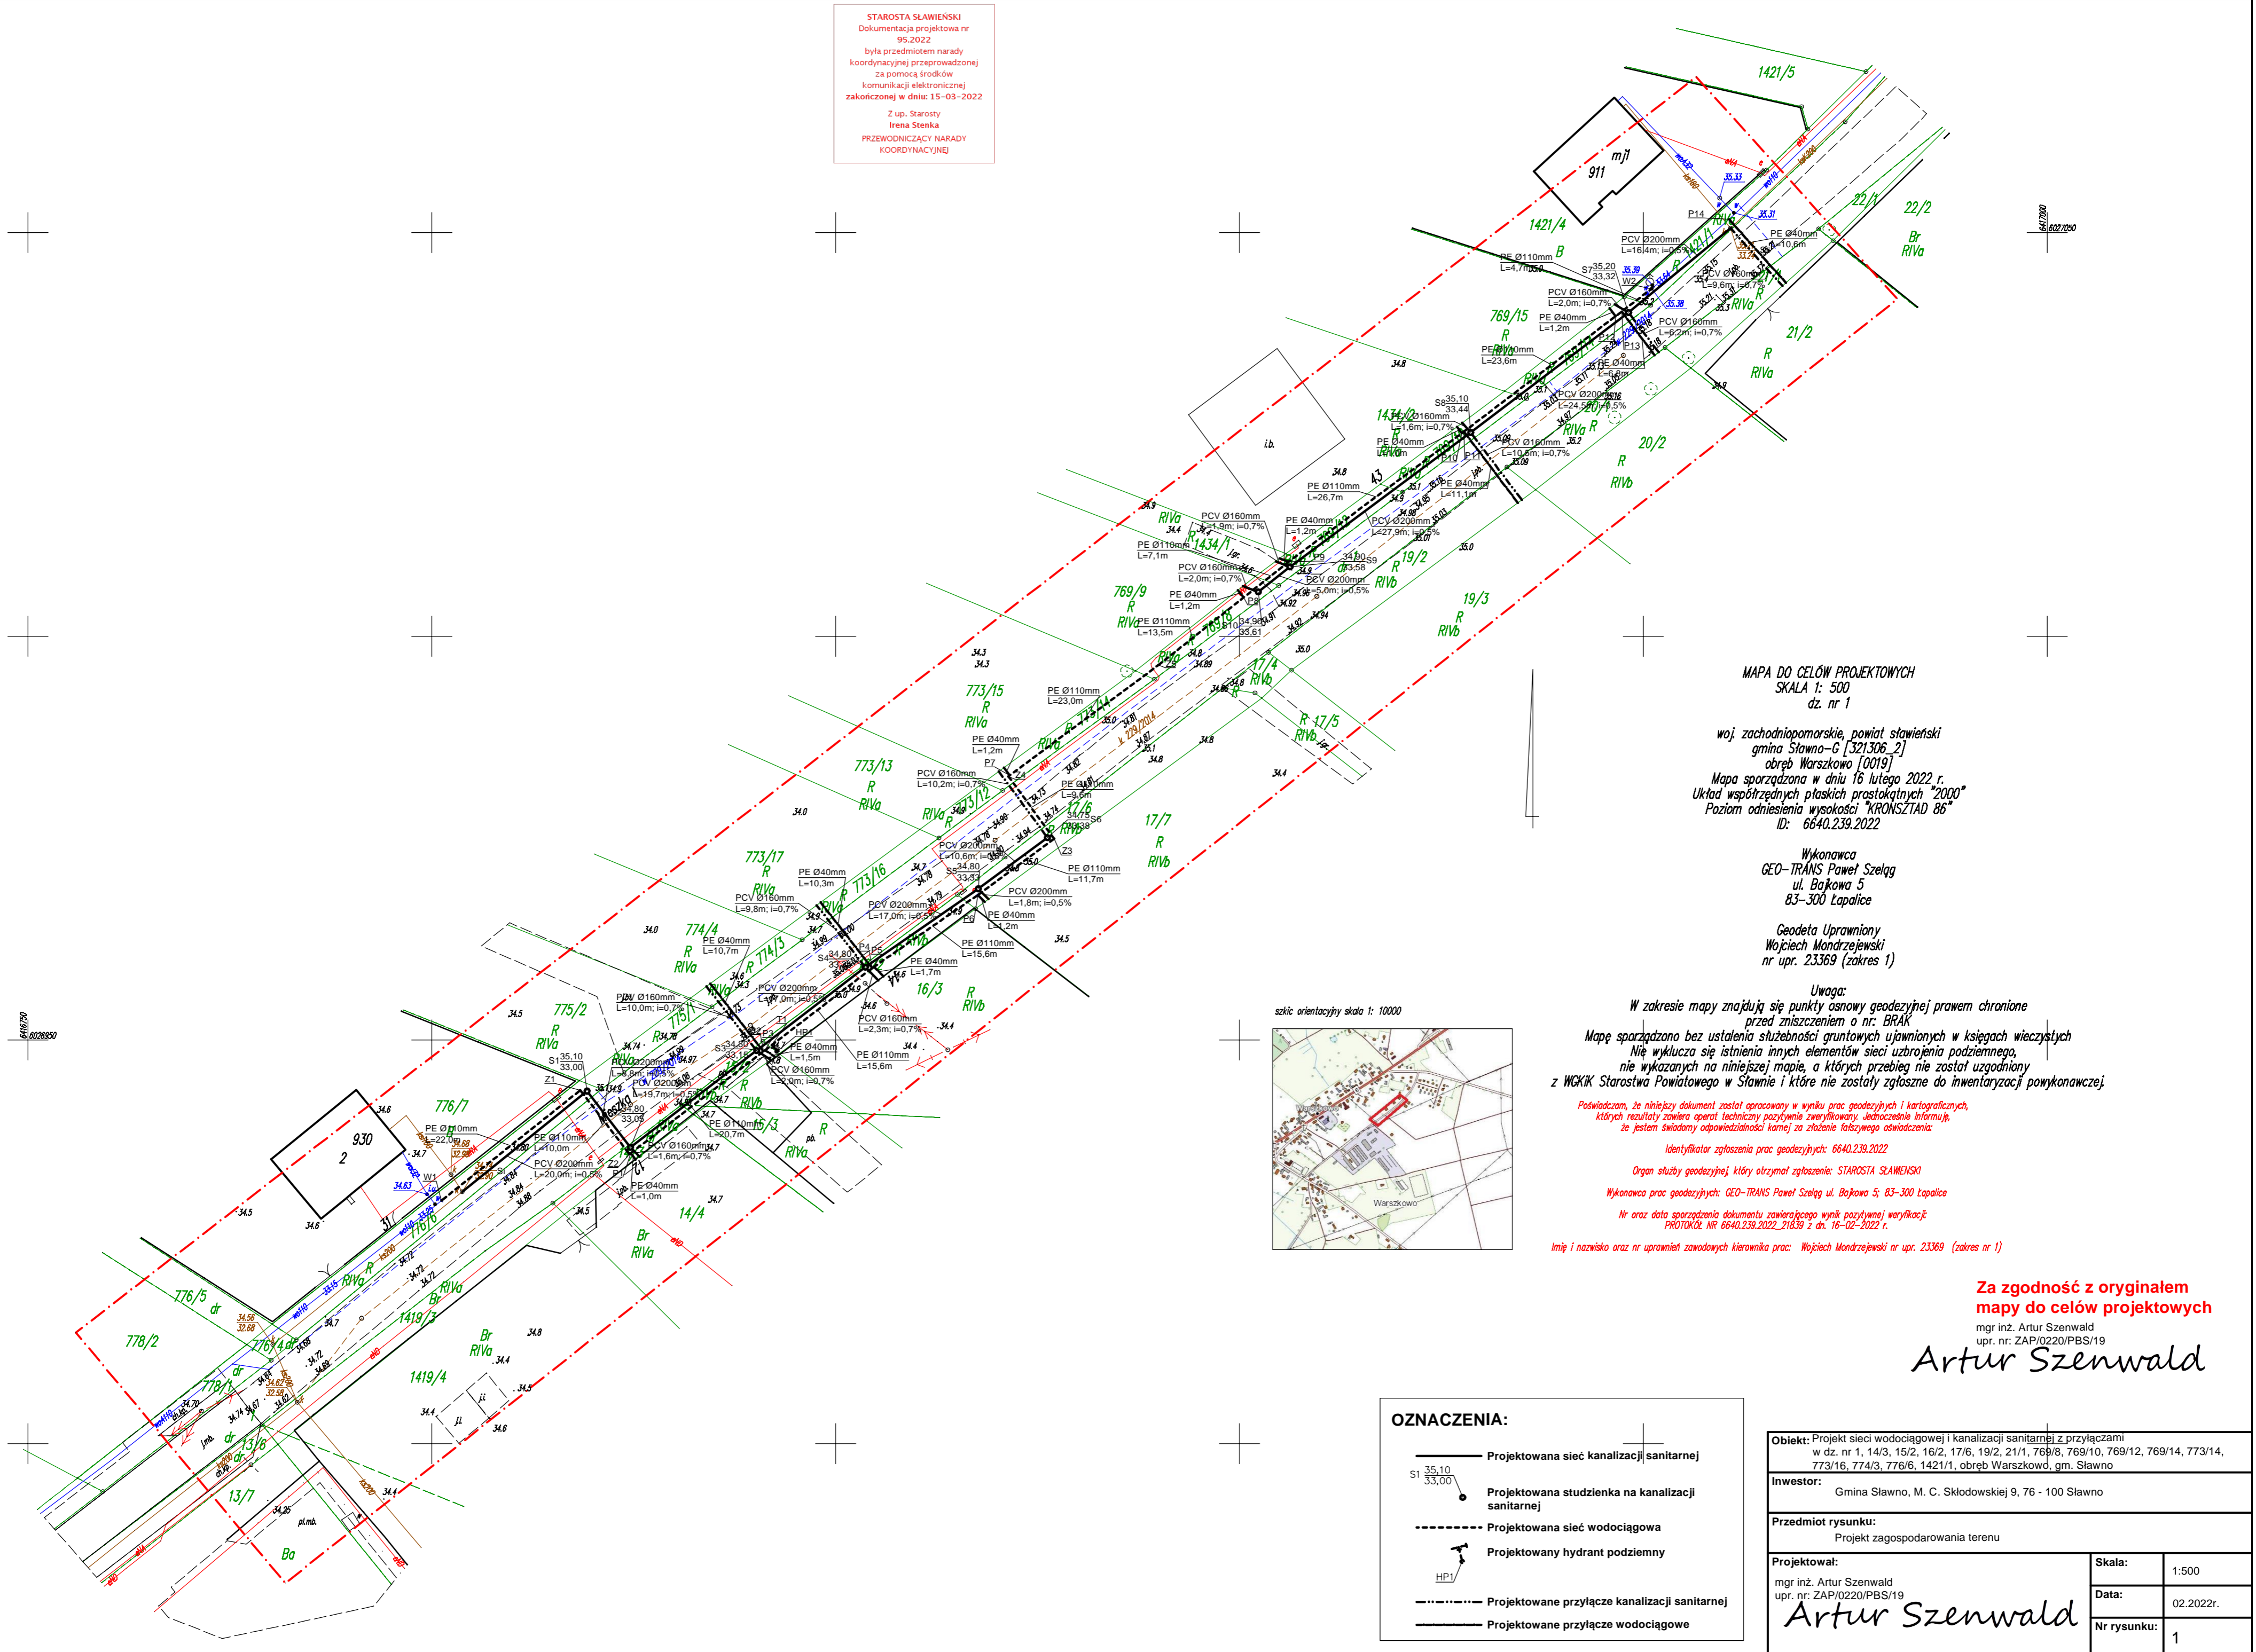

MAPA DO CELÓW PROJEKTOWYCH  
SKALA 1: 500  
dz. nr 1

woj. zachodniopomorskie, powiat sławieński  
gmina Sławno-G [321306\_2]  
obręb Warszawsko [0019]  
Mapa sporządzona w dniu 16 lutego 2022 r.  
Układ współrzędnych płaskich prostokątnych "2000"  
Poziom odniesienia wysokości "KRONSZTAD 86"  
ID: 6640.239.2022

Wykonawca  
GEO-TRANS Paweł Szeląg  
ul. Bakowa 5  
83-300 Łapalice  
Geodeta Uprawniony  
Wojciech Mondrzejewski  
nr upr. 23369 (zakres 1)

Uwaga:  
W zakresie mapy znajdują się punkty osnowy geodezyjnej prawem chronione  
przed zniszczeniem o nr: BRAK  
Mapę sporządzono bez ustalenia służebności gruntowych ujawnionych w księgach wieczystych  
Nie wyklucza się istnienia innych elementów sieci uzbrojenia podziemnego,  
nie wykazanych na niniejszej mapie, a których przebieg nie został uzgodniony  
z WCKiK Starostwa Powiatowego w Sławnie i które nie zostały zgłoszone do inwentaryzacji powykonawczej

Poświadczam, że niniejszy dokument został opracowany w wyniku prac geodezyjnych i kartograficznych,  
których rezultaty zawiera operat techniczny pozytywnie zweryfikowany. Jednocześnie informuję,  
że jestem świadomy odpowiedzialności kamej za złożenie fałszywego oświadczenia:

Identyfikator zgłoszenia prac geodezyjnych: 6640.239.2022

Organ służby geodezyjnej, który otrzymał zgłoszenie: STAROSTA SŁAWIEŃSKI

Wykonawca prac geodezyjnych: GEO-TRANS Paweł Szeląg ul. Bakowa 5; 83-300 Łapalice

Nr oraz data sporządzenia dokumentu zawierającego wynik pozytywnej weryfikacji:  
PROTOKÓŁ NR 6640.239.2022\_21639 z dn. 16-02-2022 r.

Imię i nazwisko oraz nr uprawnień zawodowych kierownika prac: Wojciech Mondrzejewski nr upr. 23369 (zakres nr 1)

Za zgodność z oryginałem  
mapy do celów projektowych

mgr inż. Artur Szenwald  
upr. nr: ZAP/0220/PBS/19

Artur Szenwald

#### OZNACZENIA:

- Projektowana sieć kanalizacji sanitarnej
- Projektowana studzienka na kanalizacji sanitarnej
- Projektowana sieć wodociągowa
- Projektowany hydrant podziemny
- Projektowane przyłącze kanalizacji sanitarnej
- Projektowane przyłącze wodociągowe

|   |             |           |
|---|-------------|-----------|
| Objekt: Projekt sieci wodociągowej i kanalizacji sanitarnej z przyłączami<br>w dz. nr 1, 14/3, 15/2, 16/2, 17/6, 19/2, 21/1, 769/8, 769/10, 769/12, 769/14, 773/14,<br>773/16, 774/3, 776/6, 1421/1, obręb Warszawsko, gm. Sławno |             |           |
| Inwestor: Gmina Sławno, M. C. Skłodowskiej 9, 76 - 100 Sławno   |             |           |
| Przedmiot rysunku: Projekt zagospodarowania terenu  |             |           |
| Projektował:<br>mgr inż. Artur Szenwald<br>upr. nr: ZAP/0220/PBS/19<br>Artur Szenwald   | Skala:      | 1:500     |
|   | Data:       | 02.2022r. |
|   | Nr rysunku: | 1         |