


RZUT PIWNIC

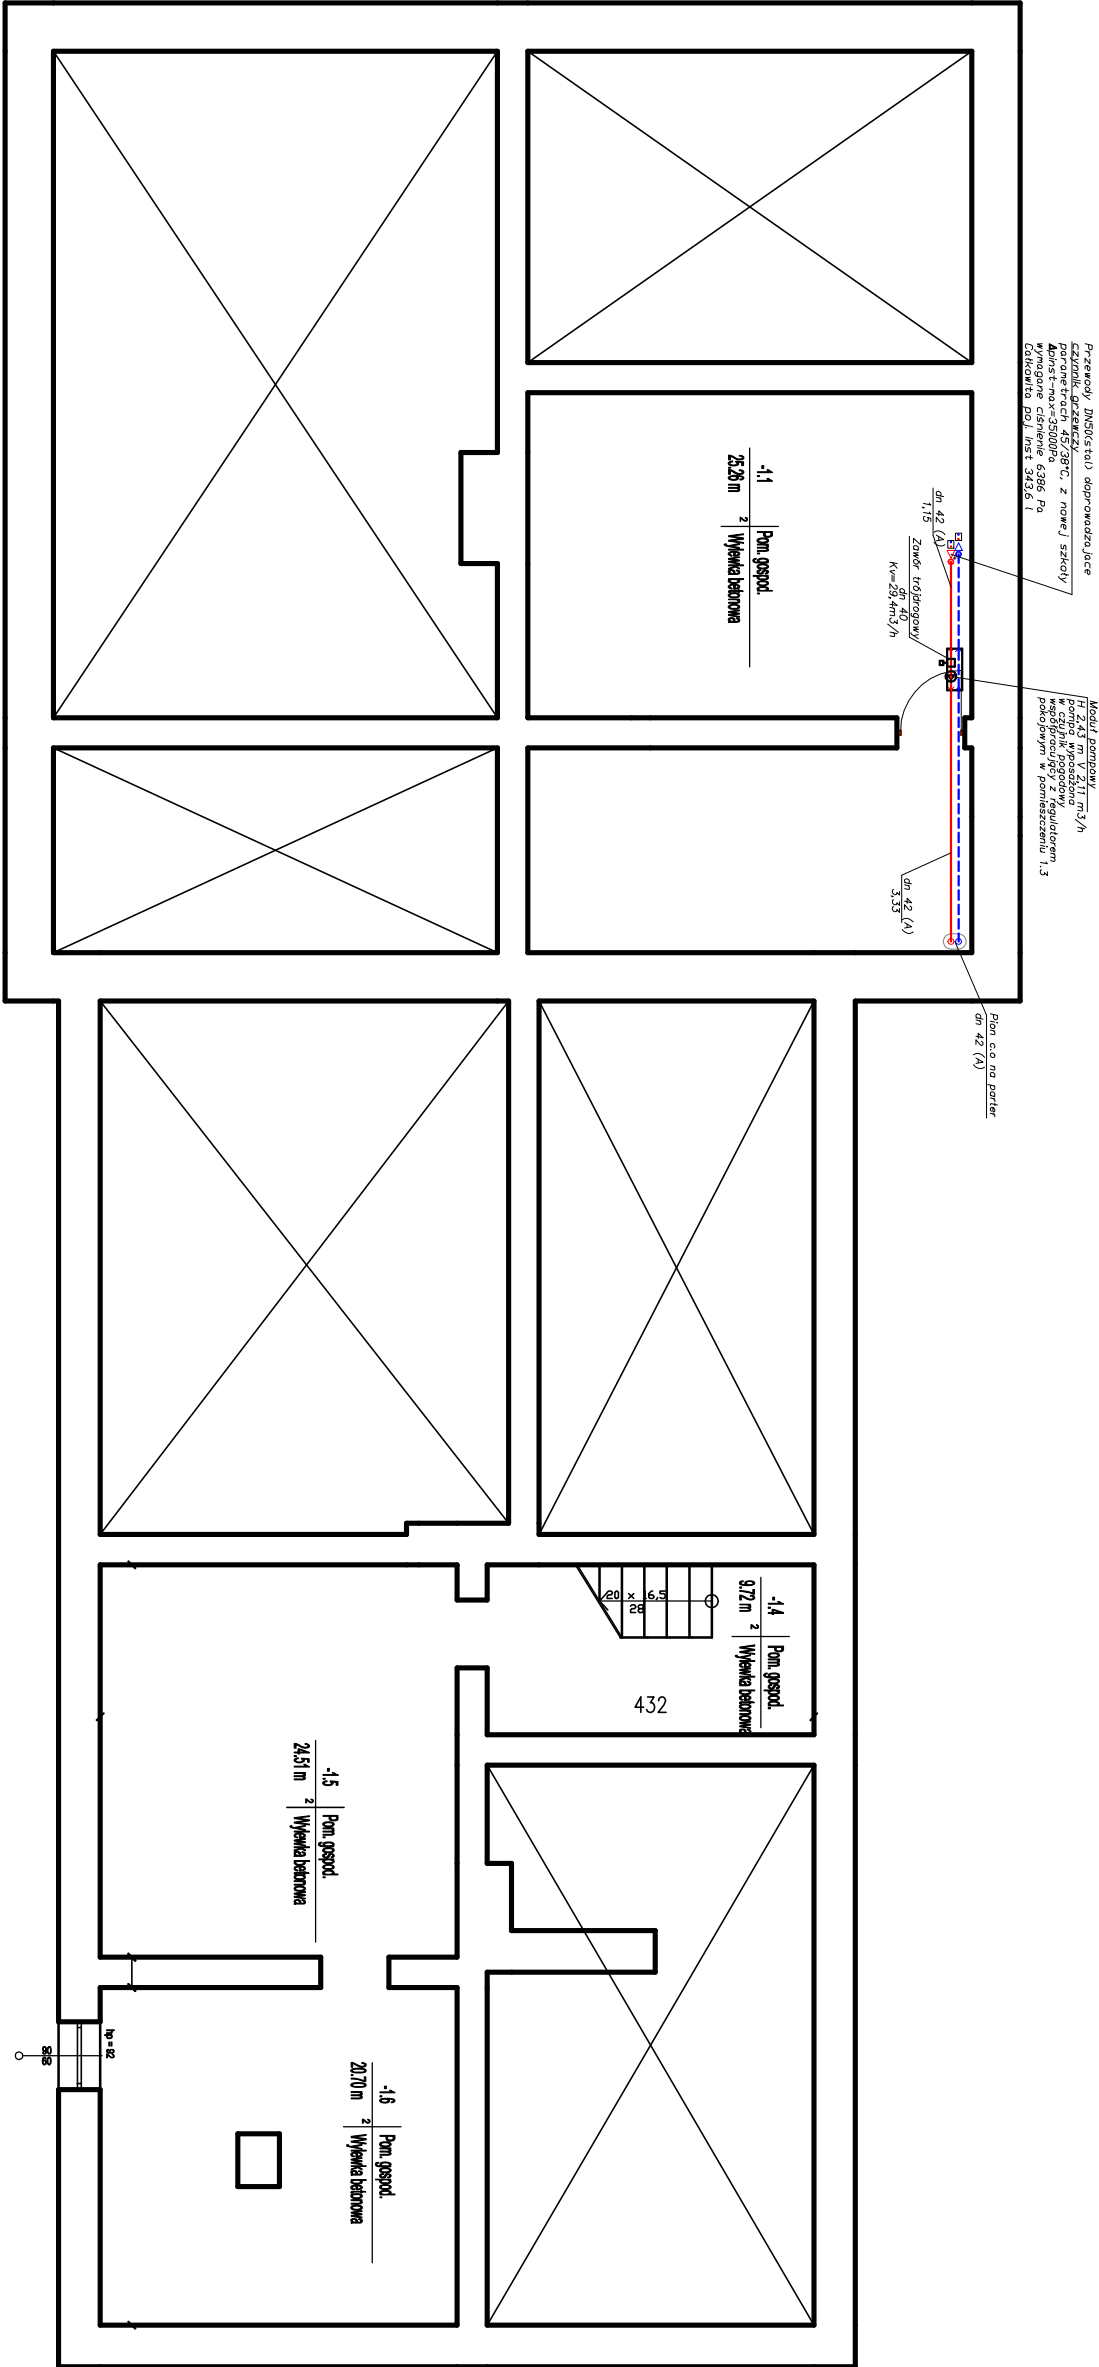

PRZEDSIĘBIORSTWO BUDOWLANO - INWESTYCYJNE			
inż. <b>Grzegorz Drodzi</b>			
<b>ul. B. Chrobrego 24, 76-320 Połeczn-Zdrój</b>			
Inwestor:	Gmina Sławno, ul. M. Curie-Skłodowskiej 9, 76-100 Sławno		
Położenie obiektu:	Żukowo 65, Gmina Sławno, 76-100 Sławno, dz. nr 116/4 obr.0023		
Zadanie:	Przebudowa szkoły w Żukowie wraz ze zmianą sposobu użytkowania na świetlicę środowiskową w Żukowie		
Stadium:	Projekt budowlany – instalacje sanitarne		
Rysunek:	Nr 5 – Rzut piwnicy – instalacje centralnego ogrzewania	Skala: 1:100	
Sporządził:	Imię i nazwisko:	Nr uprawnień:	Podpis:
Projektował:	inż. Stefan Stoniecki	ZAP/0144/PWOS/05	
Sprawdził:	inż. Roman Góról	GI-V-63-70/75	
Opracował:	mgr inż. Jan Drodzi	---	