



RZUT PARTERU

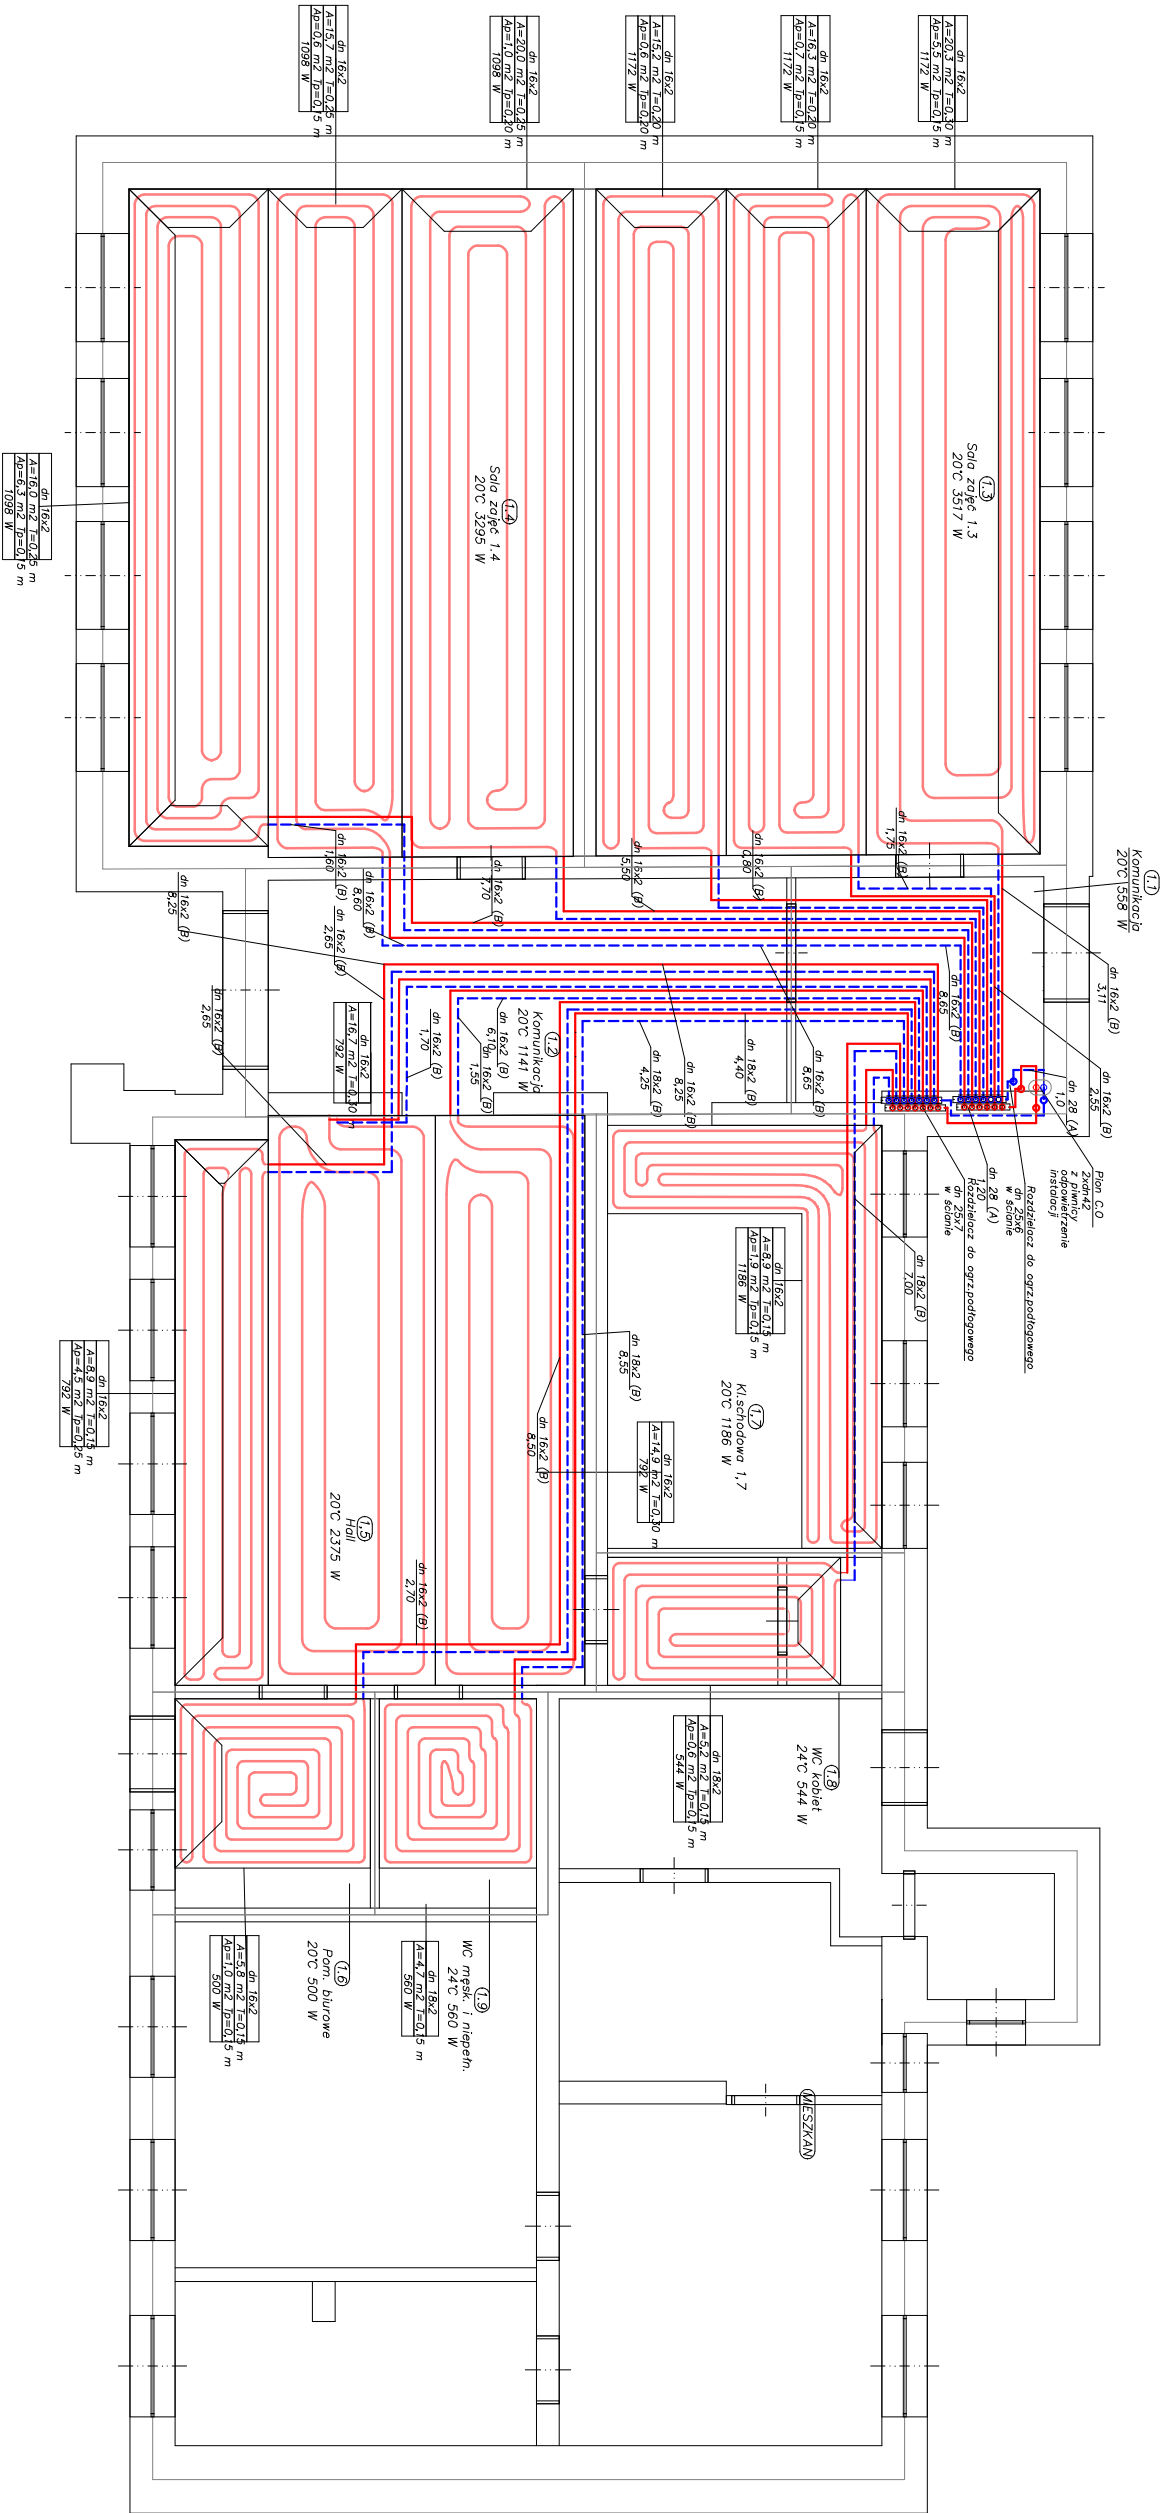

PRZEDSIĘBIORSTWO BUDOWLANO - INWESTYCYJNE				
<div>inż. Bogusław Drożdż</div>				
ul. B. Chrobrego 24, 78-320 Polczyn-Zdrój				
Investor:	Gmina Sławno, ul. M. Curie-Skłodowskiej 9, 76-100 Sławno			
Położenie obiektu:	Żukowo 65, Gmina Sławno, 76-100 Sławno, dz. nr 116/4 obr.0023			
Zadanie:	Przebudowa szkoły w Żukowie wraz ze zmianą sposobu użytkowania na świetlicę środowiskową w Żukowie			
Stadium:	Projekt budowlany – instalacje sanitarne			
Rysunek:	Nr 6 – Rzut portieru – instalacja centralnego ogrzewania		Skala: 1:100	
Sporządził:	Imię i nazwisko:			
Projektował:	inż. Stefan Stoniecki		ZAP/0144/PWOS/05	
Sprawił:	inż. Roman Górni		GT-V-63-70/75	
Opracował:	mgr inż. Jan Drożdż		---	