

MAPA DO CELÓW PROJEKTOWYCH w skali 1 : 500
sporządzona na podstawie mapy zasadniczej w skali 1 : 1000

Gmina: Sławno
Obręb: Warszówko, Tychowo
powiat: sławieński
województwo: zachodniopomorskie
arkusze mapy 6.221.10.20.3.2, 6.221.10.20.4.1,
6.221.10.20.4.3, 6.221.10.20.4.4

Usługi Geodezyjno- Kartograficzne
Tadeusz Wieczorek
ul. gen. Z. Berlinga 9
76-150 Darłowo
tel. 601 961 690
dargeo@wp.pl
www.dargeo.eu

Wykonał: Tadeusz Wieczorek

Wykonano w ramach roboty geodezyjnej:
KERG. 637/ 62 /2011

SKALA: 1: 500
Układ współrzędnych: "2000"
Poziom odniesienia wysokości: Kronsztadt 86


Granice i nr działek ewidencyjnych według PODGiK w Sławnie
z dnia 4. 05. 2011r (oznaczone kółkami)
Pozostałe granice pozyskano metodą digitalizacji mapy
ewidencyjnej 1:5000

Mapę do celów projektowych sporządzono przy wykorzystaniu:
1. mapy zasadniczej w skali 1: 1000 (31.3.342.232, 234, 243)
2. danych branżowych części uzbrojenia podziemnego
3. pomiaru ziemi wysokiej i pomników przyrody oraz pomiaru
innych obiektów wskazanych przez projektanta
4. opracowanych geodezyjnie elementów planu zagospodarowania
przestrzennego (linie rozgraniczające, linie regulacyjne, osie ulic)

Arkusz nr 1

aktualność mapy do celów projektowych na dzień:
2. 06. 2011r

	Proj. wodociąg
P	Proj. przyłącze wodociągowe
Z	Proj. zasuwa
HP	Proj. hydrant p.poż
PPS	Proj. przecisk sterowany
PP	Proj. przecisk
	Proj. kanalizacja tłoczna
	Proj. kanalizacja grawitacyjna
	Proj. rura ochronna
S	Proj. studzienka rewizyjna
T	Proj. trójkąt przykanalika
PS	Proj. pompownia ścieków
Sor	Proj. st. odpow. rewiz.
	Istn. kanalizacja
	Istn. wodociąg
	Istn. kable telefoniczne
	Istn. kable elektryczne
	Istn. gazociąg
	Istn. melioracje

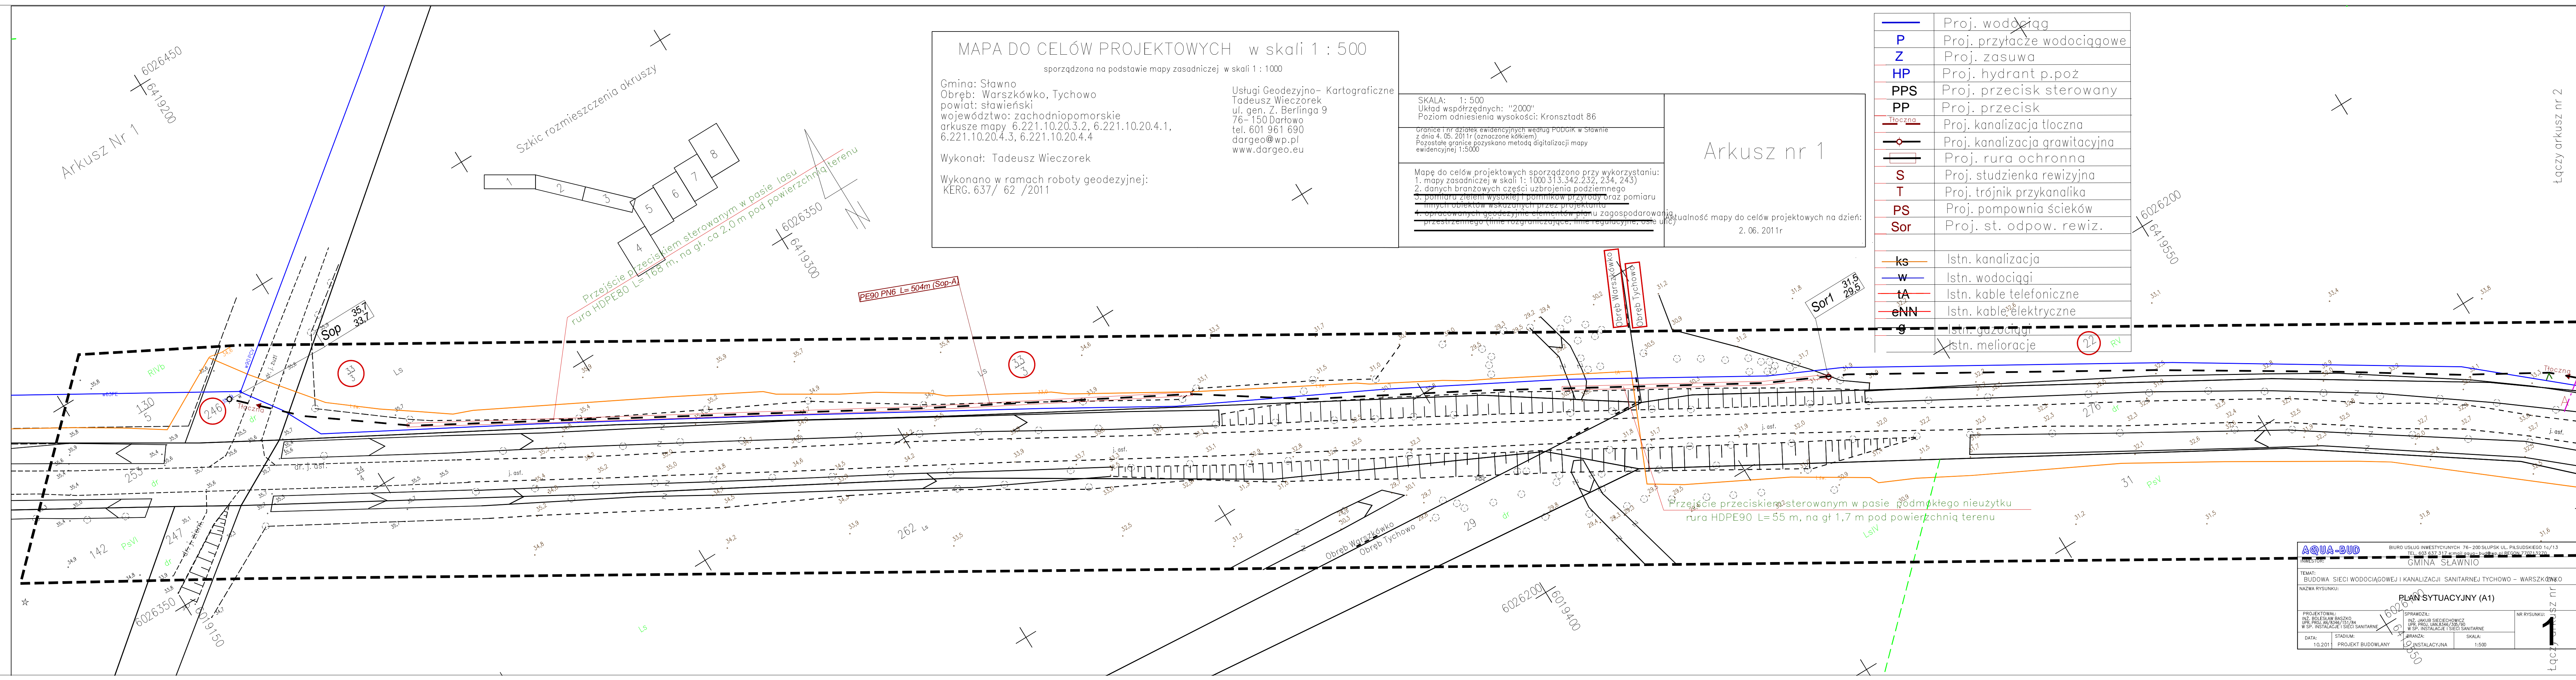

AQUA-BUD		BIURO USŁUG INWESTYCYJNYCH 76-200 SŁUPSK UL. PIŁSUDSKIEGO 16/13 TEL. 603 837 312 e-mail: aqua-bud@wp.pl REGON 770713270	
INWESTOR:		GMINA SŁAWNIO	
TEMAT: BUDOWA SIECI WODOCIĄGOWEJ I KANALIZACJI SANITARNEJ TYCHOWO – WARSZCZÓWKO			
NAZWA RYSUNKU:			
PLAN SYTUACYJNY (A1)			
PROJEKTOWAŁ: INŻ. BOLESŁAW BASZKO UPR. PROJ. W.2546/13/04 W SP. INSTALACJE I SIECI SANITARNE		SPRAWDZIŁ: INŻ. JAKUB SIEPIECHOWICZ UPR. PROJ. W.2546/05/04 W SP. INSTALACJE I SIECI SANITARNE	
DATA: 10.2011	STADIUM: PROJEKT BUDOWLANY	BRANŻA: KANALIZACYJNA	SKALA: 1:500
NR RYSUNKU:		1	