

MAPA DO CELÓW PROJEKTOWYCH w skali 1 : 500

Gmina: Sławno sporządzona na podstawie mapy zasadniczej w skali 1 : 1000
Obręb: Tychowo
powiat: sławieński
województwo: zachodniopomorskie
arkusze mapy:
6.221.10.20.4.4, 6.221.10.25.2.2, 6.221.11.21.1.1,
6.221.10.25.2.4, 6.221.11.21.1.3, 6.221.11.21.3.1

Usługi Geodezyjno- Kartograficzne
Tadeusz Wieczorek
ul. gen. Z. Berlinga 9
76-150 Darłowo
tel. 601 961 690
dargeo@wp.pl
www.dargeo.eu

Wykonał: Tadeusz Wieczorek

Wykonano w ramach roboty geodezyjnej:
KERG. 637/ 62 /2011


SKALA: 1: 500
Układ współrzędnych: "2000"
Poziom odniesienia wysokości: Kronsztadt 86

Granice i nr działek ewidencyjnych według PODGiK w Sławnie
z dnia 4. 06. 2011r (oznaczone kółkiem)
Pozostałe granice pozyskano metodą digitalizacji mapy
ewidencyjnej 1:5000

Mapę do celów projektowych sporządzono przy wykorzystaniu:
1. mapy zasadniczej w skali 1: 1000 (313,342,243,244)
2. danych branżowych części uzbrojenia podziemnego
3. pomiaru zieleni wysokiej i pomników przyrody oraz pomiaru
linijnych obiektów wskazanych przez projektanta
4. opracowanych geodezyjnie elementów planu zagospodarowania
przestrzennego (linie rozgraniczające, linie regulacyjne, osie ulic)

Arkusz nr 2

aktualność mapy do celów projektowych na dzień:
2. 06. 2011r

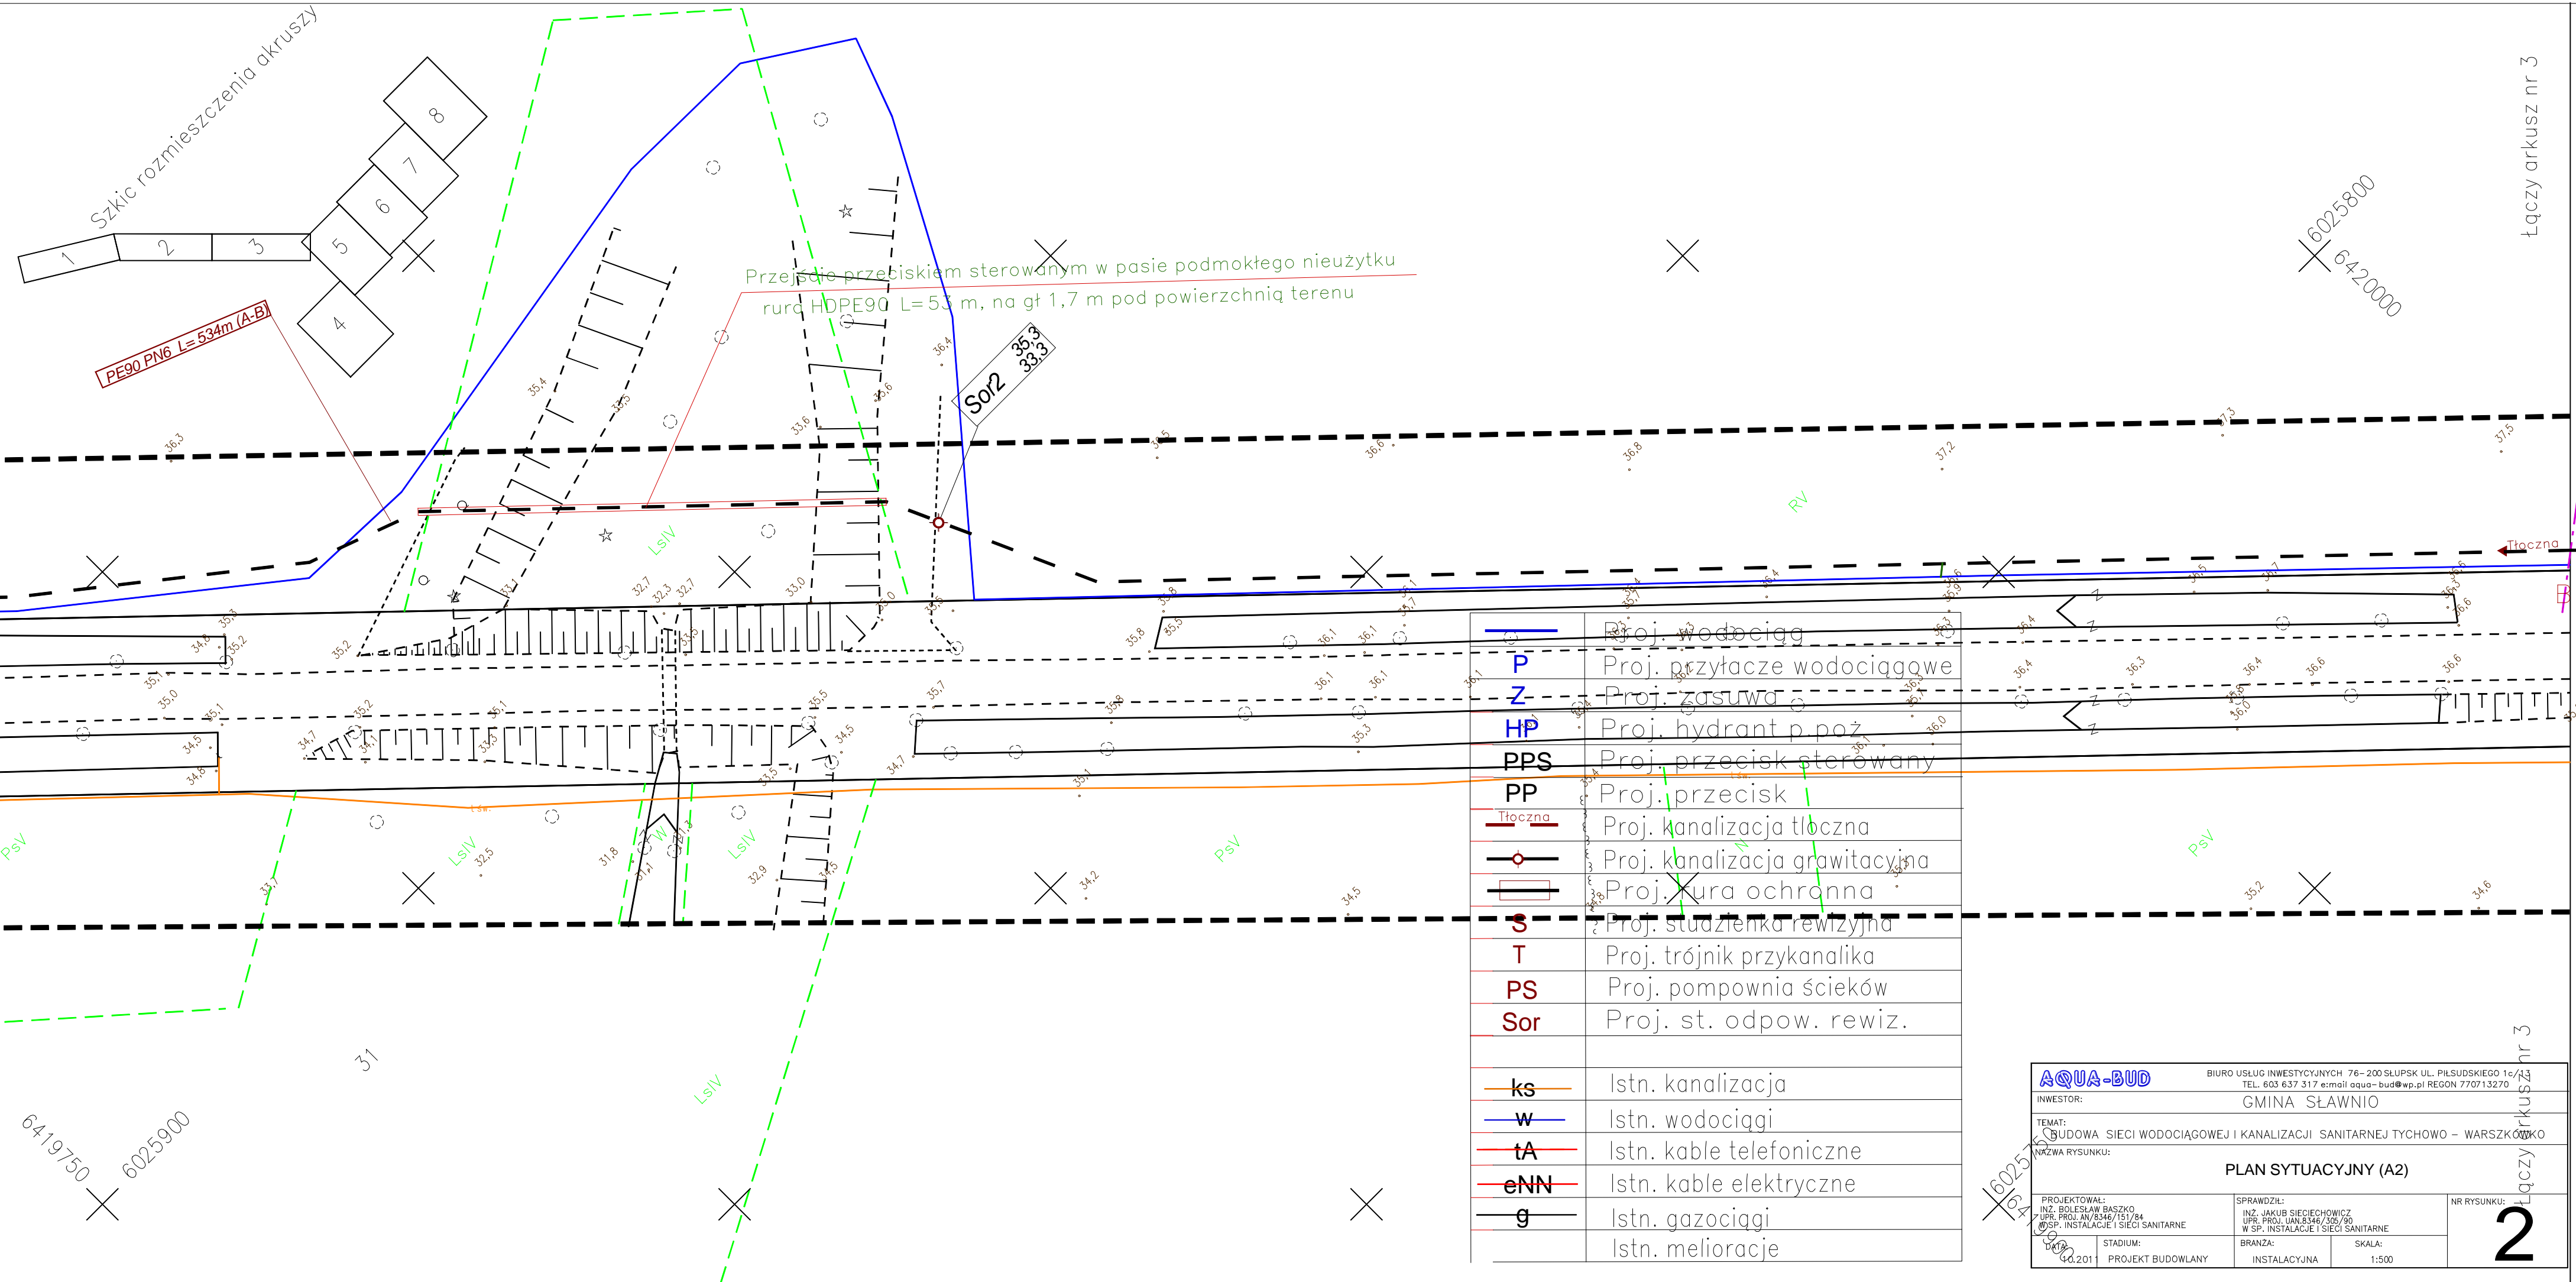

	Proj. wodociąg
	Proj. przyłącze wodociągowe
	Proj. zastawa
	Proj. hydrant p. poż.
	Proj. przecisk sterowany
	Proj. przecisk
	Proj. kanalizacja tłoczna
	Proj. kanalizacja grawitacyjna
	Proj. kura ochronna
	Proj. studzienka rewizyjna
	Proj. trójnik przykanalika
	Proj. pompownia ścieków
	Proj. st. odpow. rewiz.
	Istn. kanalizacja
	Istn. wodociągi
	Istn. kable telefoniczne
	Istn. kable elektryczne
	Istn. gazociągi
	Istn. melioracje

AQUA-BUD
BIURO USŁUG INWESTYCYJNYCH 76-200 SŁUPSK UL. PAŁUSZKIEWICZ 1c-1d
TEL. 603 637 317 e-mail: aqua-bud@wp.pl REGON 177013270

INWESTOR:
GMINA SŁAWNIO

TEMAT:
BUDOWA SIECI WODOCIĄGOWEJ I KANALIZACJI SANITARNEJ TYCHOWO - WARSZKOWKO

NZWA RYSUNKU:
PLAN SYTUACYJNY (A2)

PROJEKTOWAŁ:
INZ. JAKUB SIEDECHOWICZ
UPR. PROJ. AN/6346/151/84
W SP. INSTALACJE I SIECI SANITARNE

SPRAWDZIŁ:
INZ. JAKUB SIEDECHOWICZ
UPR. PROJ. AN/6346/151/84
W SP. INSTALACJE I SIECI SANITARNE

BRANZA:
INSTALACYJNA

SKALA:
1:500

NR RYSUNKU:
2