


RZUT PRZYZIEMIA SKALA 1:50

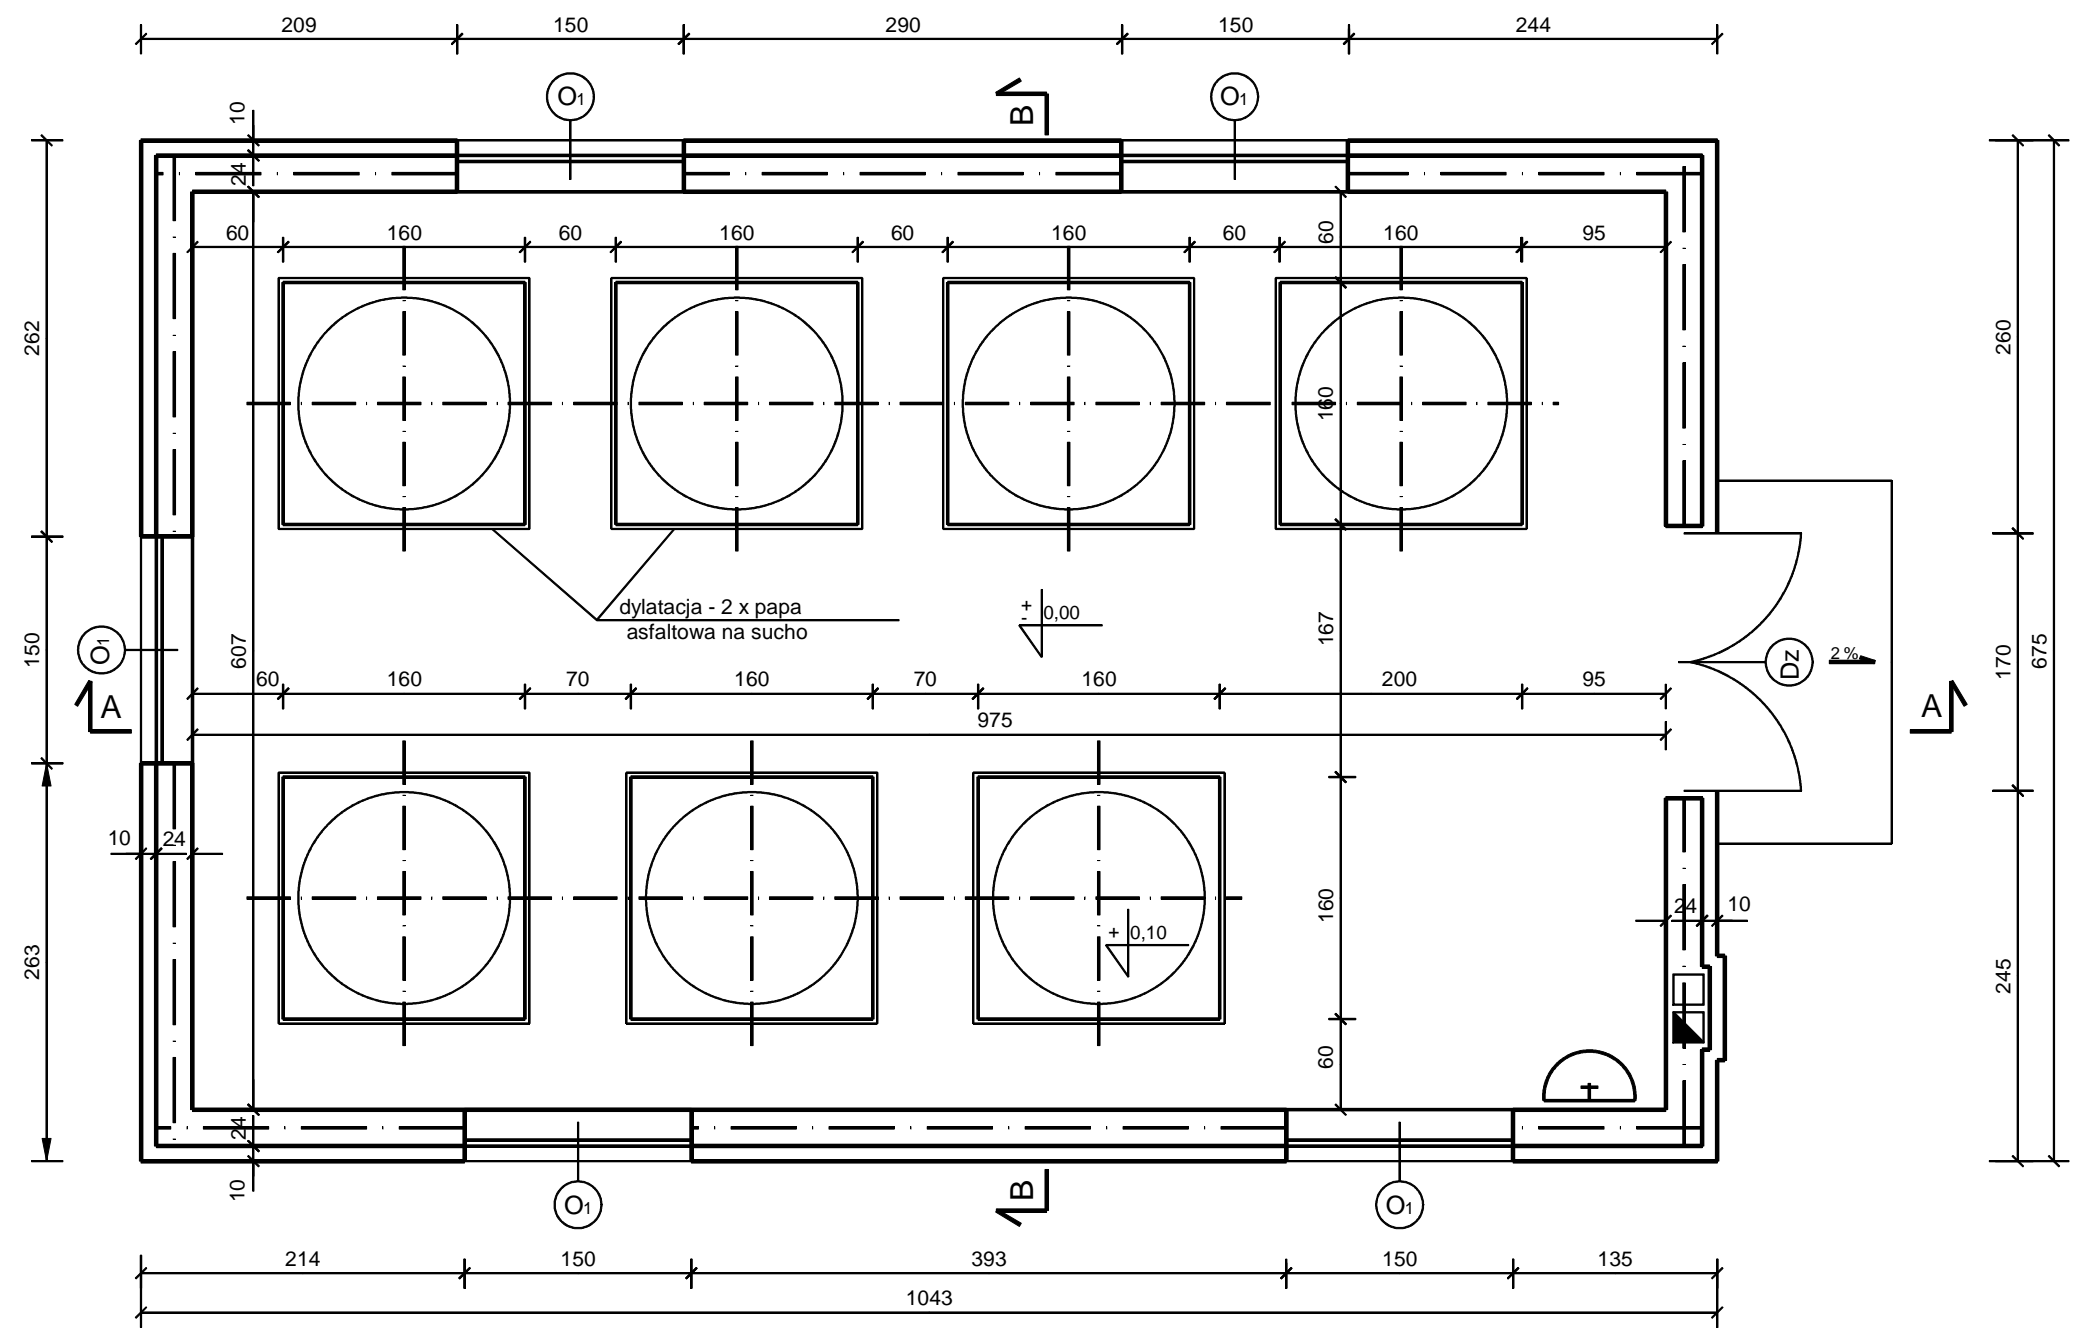

Zestawienie stolarki:

1xDz170x220 stalowe ocieplane

5xO 1 90x150 PVC z mikrowentylacją
skrzydła uchylne z dźwignią ciągnową
h_p=1,8m

AQUA - BUD		BIURO USŁUG INWESTYCYJNYCH		76-200 Słupsk, ul. Piłsudskiego 1C/13 TEL. 603 637 317 e:mail aqua-bud@wp.pl	
ZAMAWIAJĄCY:		GMINA SŁAWNÓ			
INWESTYCJA:		BUDOWA HYDROFORNI GWIAZDOWO			
PROJEKT:		BUDYNEK HYDROFORNI			
TEMAT RYSUNKU:		RZUT PRZYZIEMIA			
PROJEKTOWAŁ:		SPRAWDZIŁ:		NR RYSUNKU:	
mgr inż. Andrzej Pastwa upr. UAN/8346/679/86 UW Słupsk				1	
DATA:	STADIUM:	BRANŻA:	SKALA:		
04.2011	PROJEKT BUDOWLANY	BUDOWLANA	1:50		