


RZUT DACHU  
SKALA 1:50

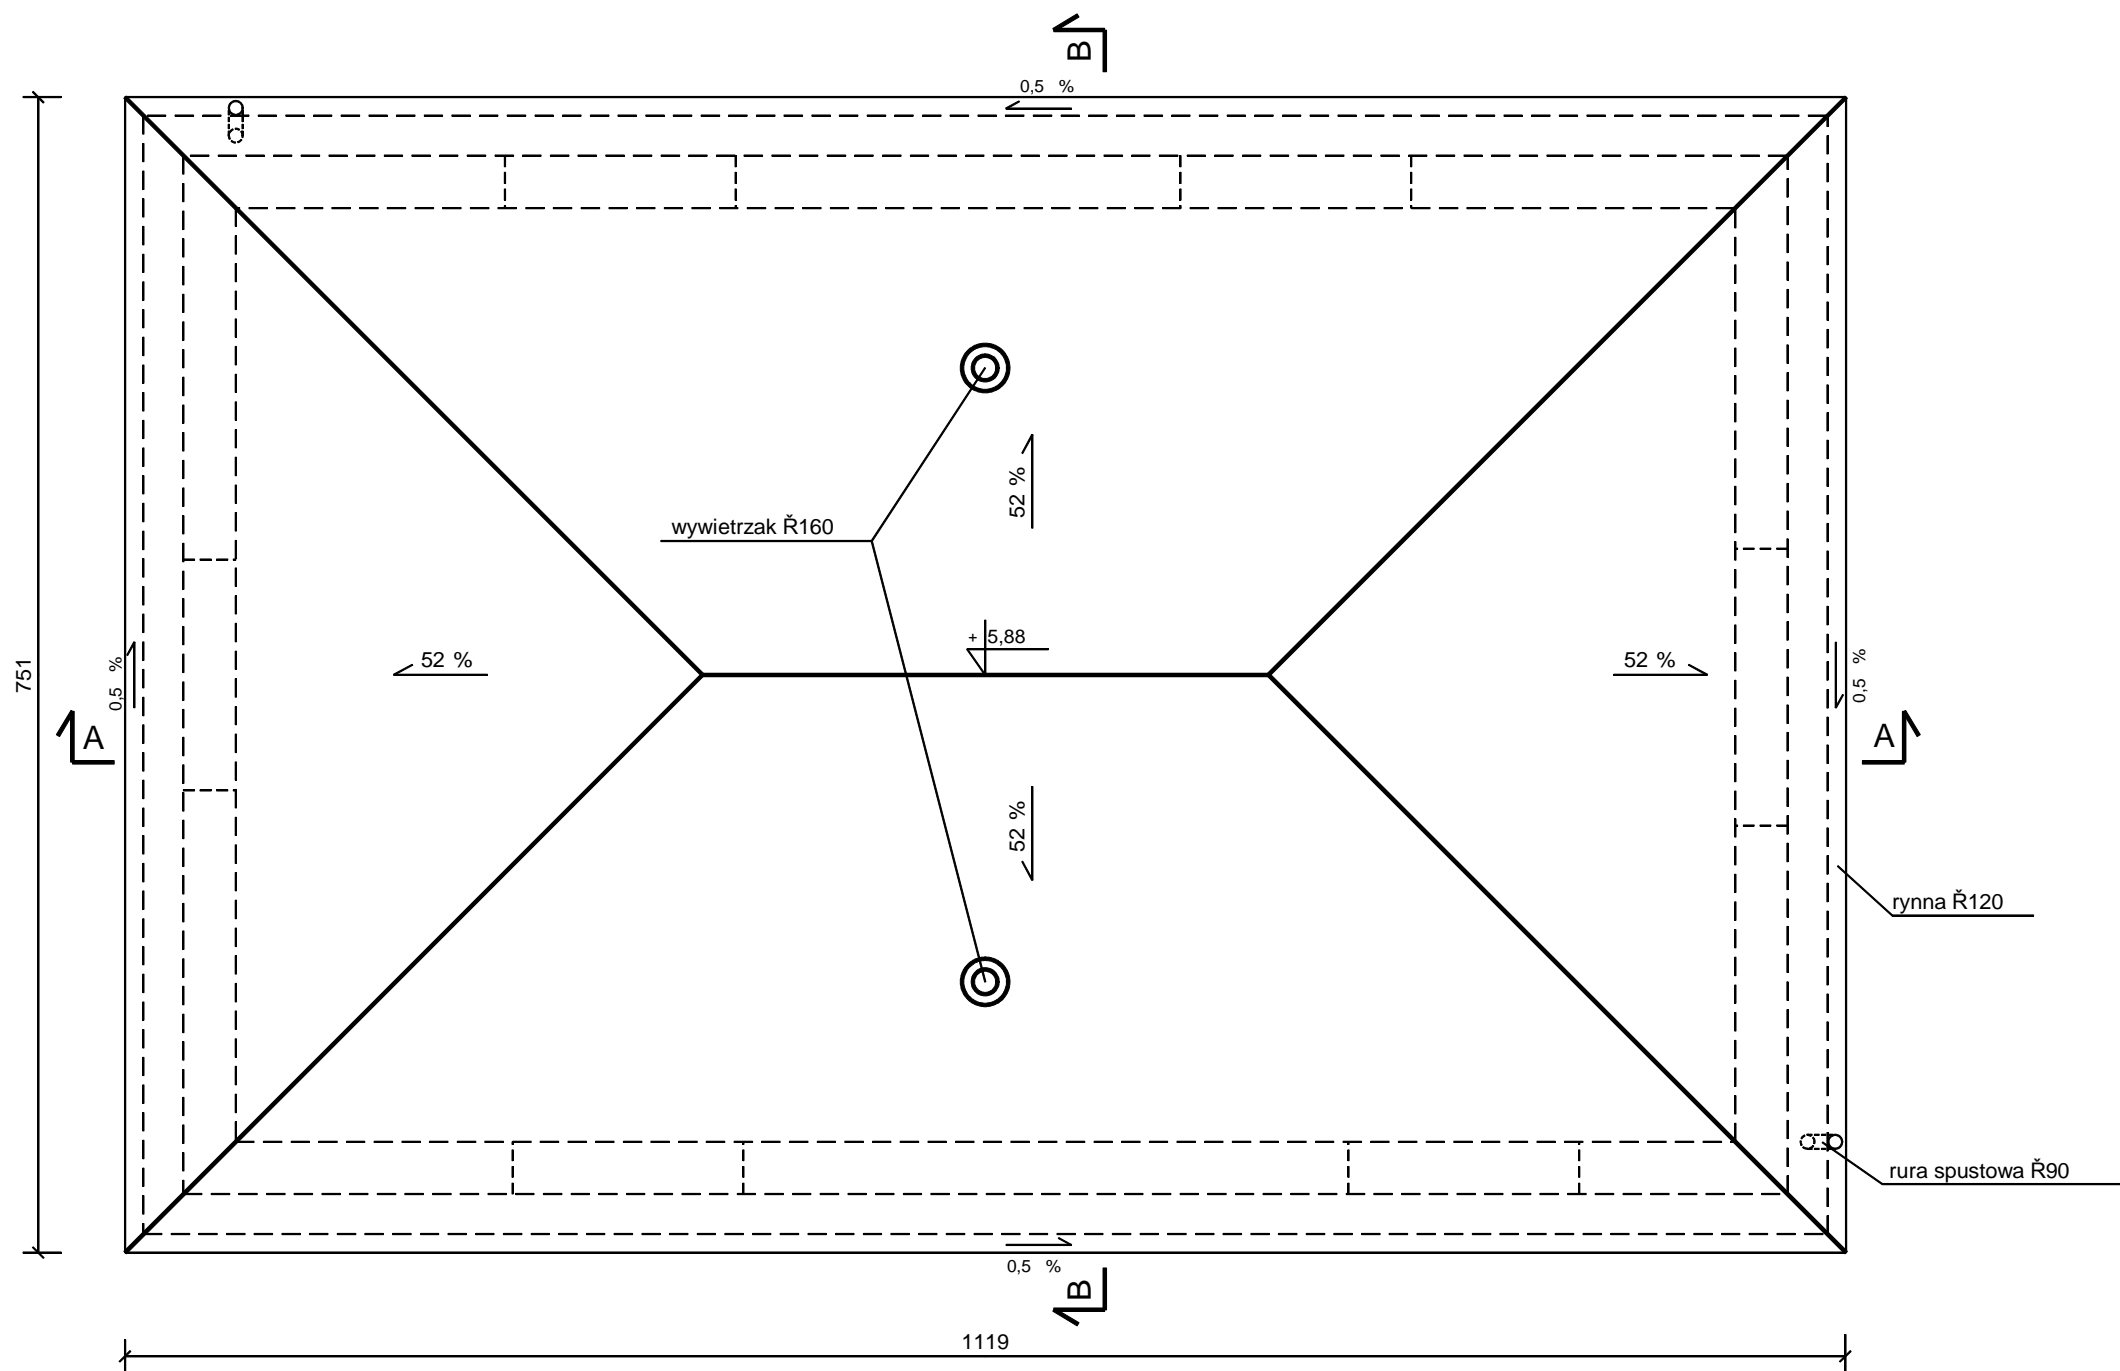

AQUA - BUD		BIURO USŁUG INWESTYCYJNYCH		76-200 Słupsk, ul. Piłsudskiego 1C/13 TEL. 603 637 317 e:mail aqua-bud@wp.pl	
ZAMAWIAJĄCY:		GMINA SŁAWNO			
INWESTYCJA:		BUDOWA HYDROFORNI GWIAZDOWO			
PROJEKT:		BUDYNEK HYDROFORNI			
TEMAT RYSUNKU:		RZUT DACHU			
PROJEKTOWAŁ:  mgr inż. Andrzej Pastwa upr. UAN/8346/679/86 UW Słupsk			SPRAWDZIŁ:		NR RYSUNKU:  <div>7</div>
DATA: 04.2011	STADIUM: PROJEKT BUDOWLANY		BRANŻA: BUDOWLANA	SKALA: 1:50	