
 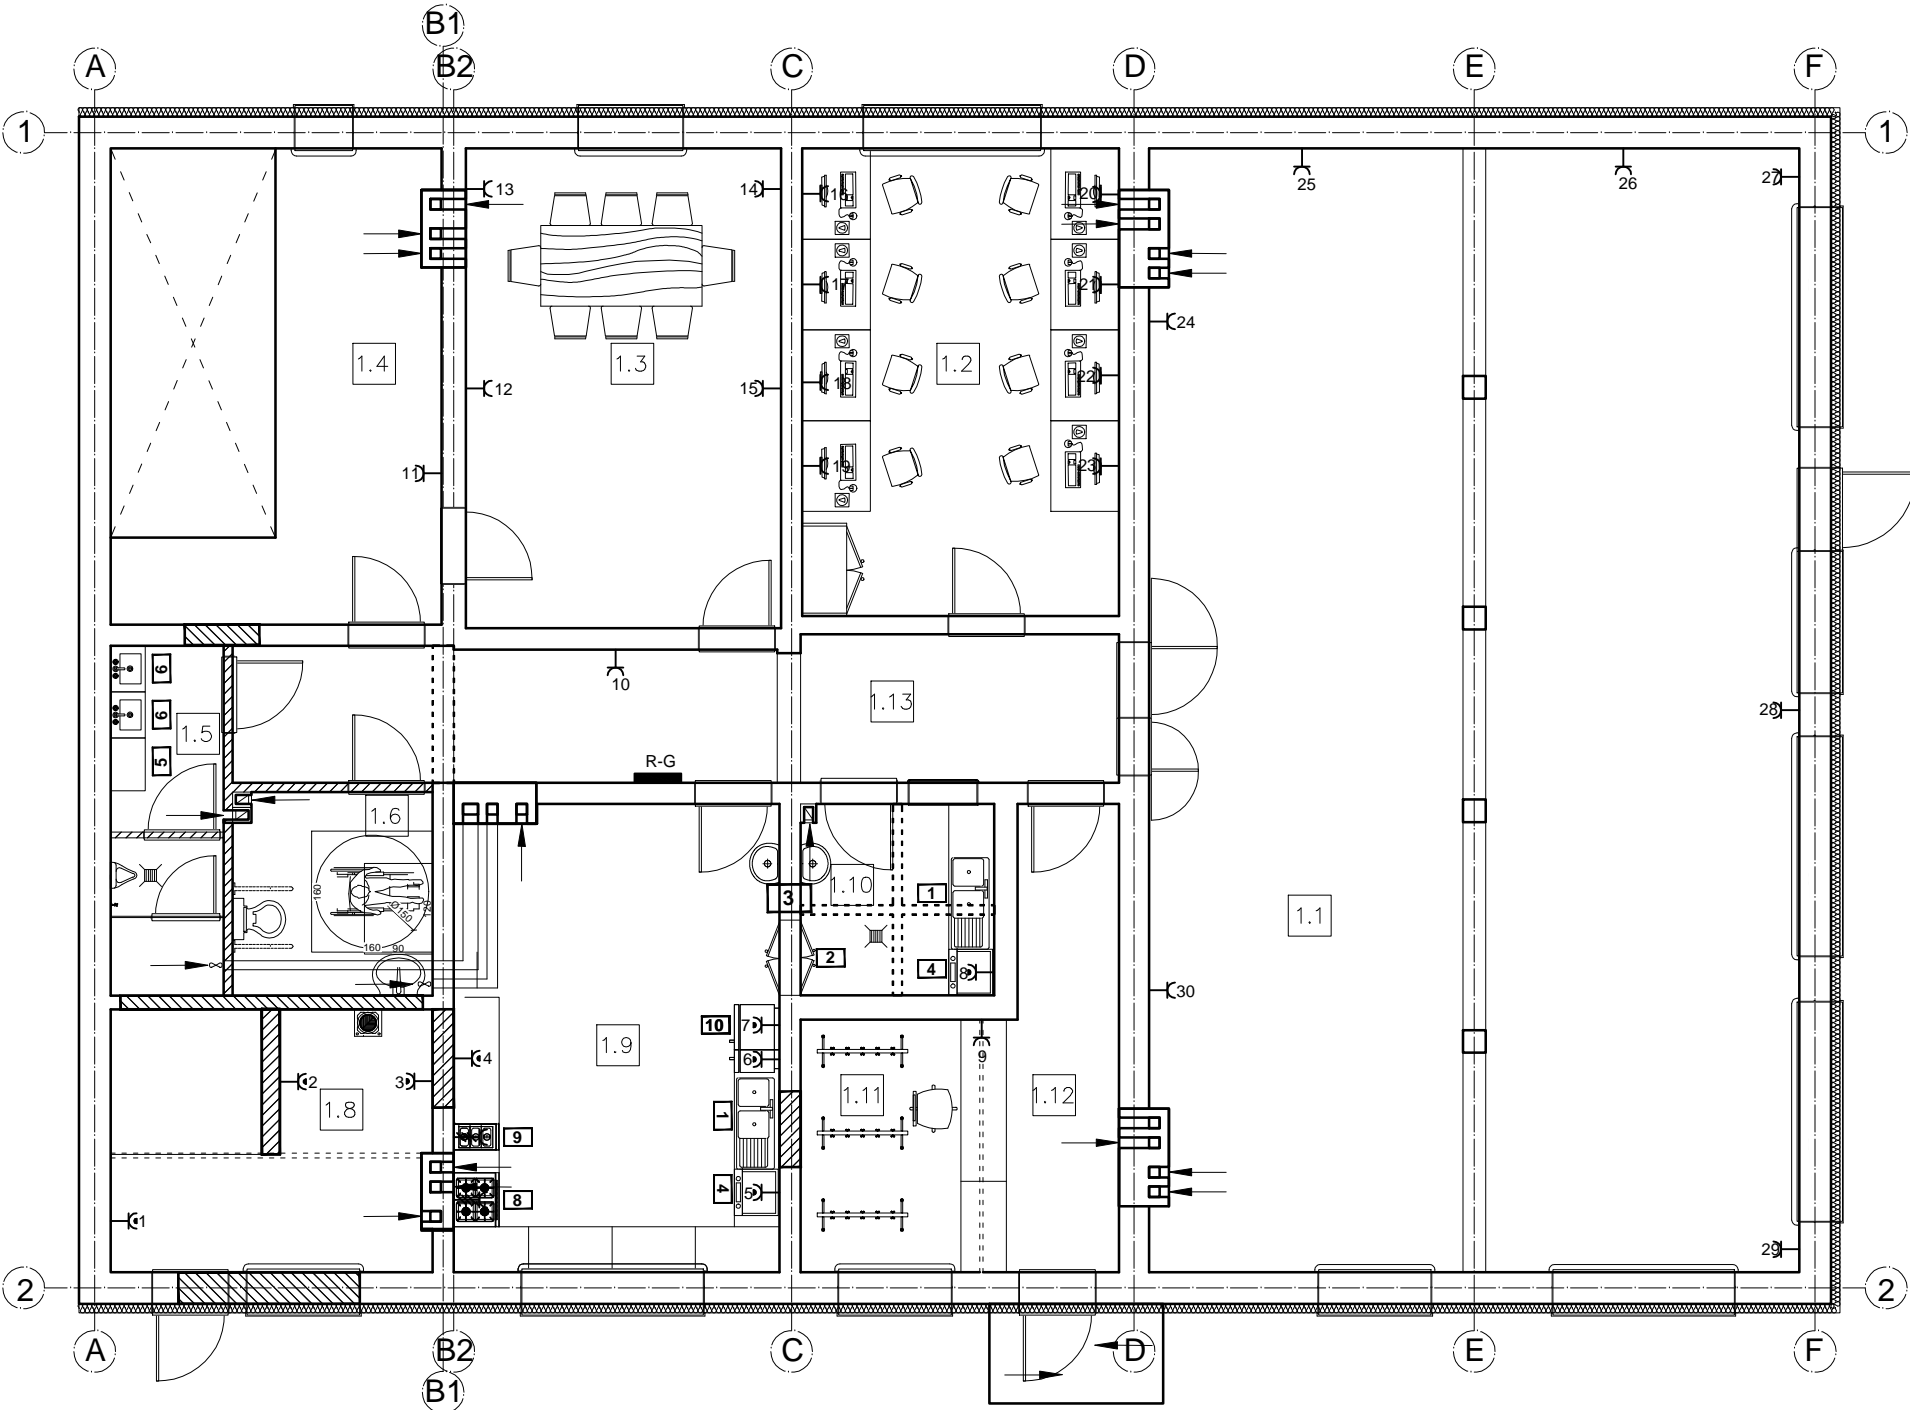


RZUT PARTERU ŚWIETLICY  
W KWASOWIE  
skala 1:100

| BILANS POWIERZCHNI |                                  |  |                 |            |
|--------------------|----------------------------------|--|-----------------|------------|
| Pom.               | Nazwa pomieszczenia              | Rodzaj posadzki                            | Pow. netto [m²] | H pom. [m] |
| 1.1                | Sala główna                      | wykładzina heterogeniczna PCW, np. Tarkett | 127,11          | 3,13       |
| 1.2                | Sala komputerowa                 | terakota                                   | 25,91           | 3,13       |
| 1.3                | Sala spotkań                     | terakota                                   | 26,46           | 3,13       |
| 1.4                | Zaplecze                         | terakota                                   | 16,01           | 3,13       |
| 1.5                | WC męski                         | terakota                                   | 6,92            | 3,13       |
| 1.6                | WC damski/ dla niepełnosprawnych | terakota                                   | 7,13            | 2,50       |
| 1.8                | Kotłownia                        | terakota                                   | 14,19           | 3,13       |
| 1.9                | Kuchnia                          | terakota                                   | 26,39           | 3,13       |
| 1.10               | Zmywalnia                        | terakota                                   | 6,48            | 3,13       |
| 1.11               | Szatnia                          | terakota                                   | 9,08            | 3,13       |
| 1.12               | Komunikacja                      | terakota                                   | 8,80            | 3,13       |
| 1.13               | Komunikacja                      | terakota                                   | 20,55           | 3,13       |
| Razem:             |                                  |  | 295,03          |            |




LEGENDA

- [Symbol] oprawa oświetleniowa TCS 2xTL-D 36W HFP 0
- [Symbol] oprawa oświetleniowa C01 236 EVG
- [Symbol] oprawa oświetleniowa Titania 2x18W
- [Symbol] gniazdo wtykowe, podtynkowe z kotłkiem ochronnym 10/16A, 250V
- [Symbol] gniazdo wtykowe, podtynkowe hermetyczne z kotłkiem ochronnym 10/16A, 250V (pojedyncze)
- [Symbol] gniazdo wtykowe 3P+N+PE 16A lub 32A wg wyboru inwestora
- [Symbol] wyłącznik jednobiegunowy, podtynkowy 10A, 250V
- [Symbol] wyłącznik hermetyczny jednobiegunowy, podtynkowy 10A, 250V
- [Symbol] wyłącznik świecznikowy, podtynkowy 10A, 250V
- [Symbol] wyłącznik schodowy, podtynkowy 10A, 250V
- [Symbol] przycisk światła, podtynkowy 10A, 250V

LEGENDA:

- [Symbol] -ściany istniejące
- [Symbol] -ściany projektowane/zamurowania
- [Symbol] -wyburzenia/przebiecia
- [Symbol] 1 -zlewozmywak dwukomorowy z ociekaczem 1210x500mm
- [Symbol] 2 -Szafa przelotowa ze stali nierdzewnej 1000x1800x280mm
- [Symbol] 3 -Umywalka wisząca 540x400mm
- [Symbol] 4 -Zmywarka z funkcją wyparzania 580x610x825 mm
- [Symbol] 5 -Błat 460x2230mm
- [Symbol] 6 -Umywalka w blacie (wym. wewn. 40x28cm)
- [Symbol] 7 -Błat szer. 460mm
- [Symbol] 8 -Kuchnia 4-płytowa z piekarnikiem
- [Symbol] 9 -Patelnia elektryczna
- [Symbol] 10 -Lodówko-zamrażalka
- [Symbol] 11 -Pisuar
- [Symbol] 12 -Toaleta dla npins. dł. 70cm, wys. 45-50cm
- [Symbol] 13 -Uchwyt UCHYLNY dla niepełnosprawnych dł. 80cm wys. 75-85cm
- [Symbol] 14 -Umywalka szer. 70cm gł. 55cm wys. zawieszenia min. 70cm wys. blatu umywalki (górna krawędź) 85cm

|  |   |   |
|--|---|---|
| <br>ZAKŁAD PROJEKTOWO-BUDOWLANY<br>data opracowania:<br>29 październik 2012r. | <b>"PRO-BUD" ZAKŁAD PROJEKTOWO - BUDOWLANY</b><br>ul. mjra Hubala 12; 77-300 Człuchów;<br>tel./fax (059) 834-10-51; kom. 0606-875-561 |   |
|  | Inwestor:<br>Gmina Sławno<br>ul. M. Cury-Skłodowskiej 10<br>77-100 Sławno   | Nazwa opracowania:<br>Przebudowa budynku świetlicy w Kwasowie wraz z termomodernizacją budynku - zmiana do decyzji pozwolenia na budowę nr BS.6740.741.2012.V z dnia 05.12.2012r. |
| inż. Karol Gołębski<br>Nr POM/0179/PWOE/08   |   | Adres obiektu:<br>77-100 Sławno<br>Kwasowo nr dz. 194/16  |
| inż. Ireneusz Gwiazda  |   | Skala 1:100   |
| Treść rys: Rzut parteru - instalacja gniazd  |   | Nr rys. E2  |