


RZUT PARTERU ŚWIE TLICY
W KWASOWIE
skala 1:100

BILANS POWIERZCHNI			
Pom.	Nazwa pomieszczenia	Rodzaj posadzki	Pow. netto H pom. [m²] [m]
1.1	Sala główna	wykładzina heterogeniczna PCW, np. Tarkett	127,11 3,13
1.2	Sala komputerowa	terakota	25,91 3,13
1.3	Sala spotkań	terakota	26,46 3,13
1.4	Zaplecze	terakota	16,01 3,13
1.5	WC męski	terakota	6,92 3,13
1.6	WC damski	terakota	7,13 2,50
1.7	WC dla niepełnopr.	terakota	5,68 2,50
1.8	Kotłownia	terakota	14,19 3,13
1.9	Kuchnia	terakota	20,09 3,13
1.10	Zmywalnia	terakota	6,48 3,13
1.11	Szatnia	terakota	9,08 3,13
1.12	Komunikacja	terakota	8,80 3,13
1.13	Komunikacja	terakota	20,55 3,13
Razem:			294,41

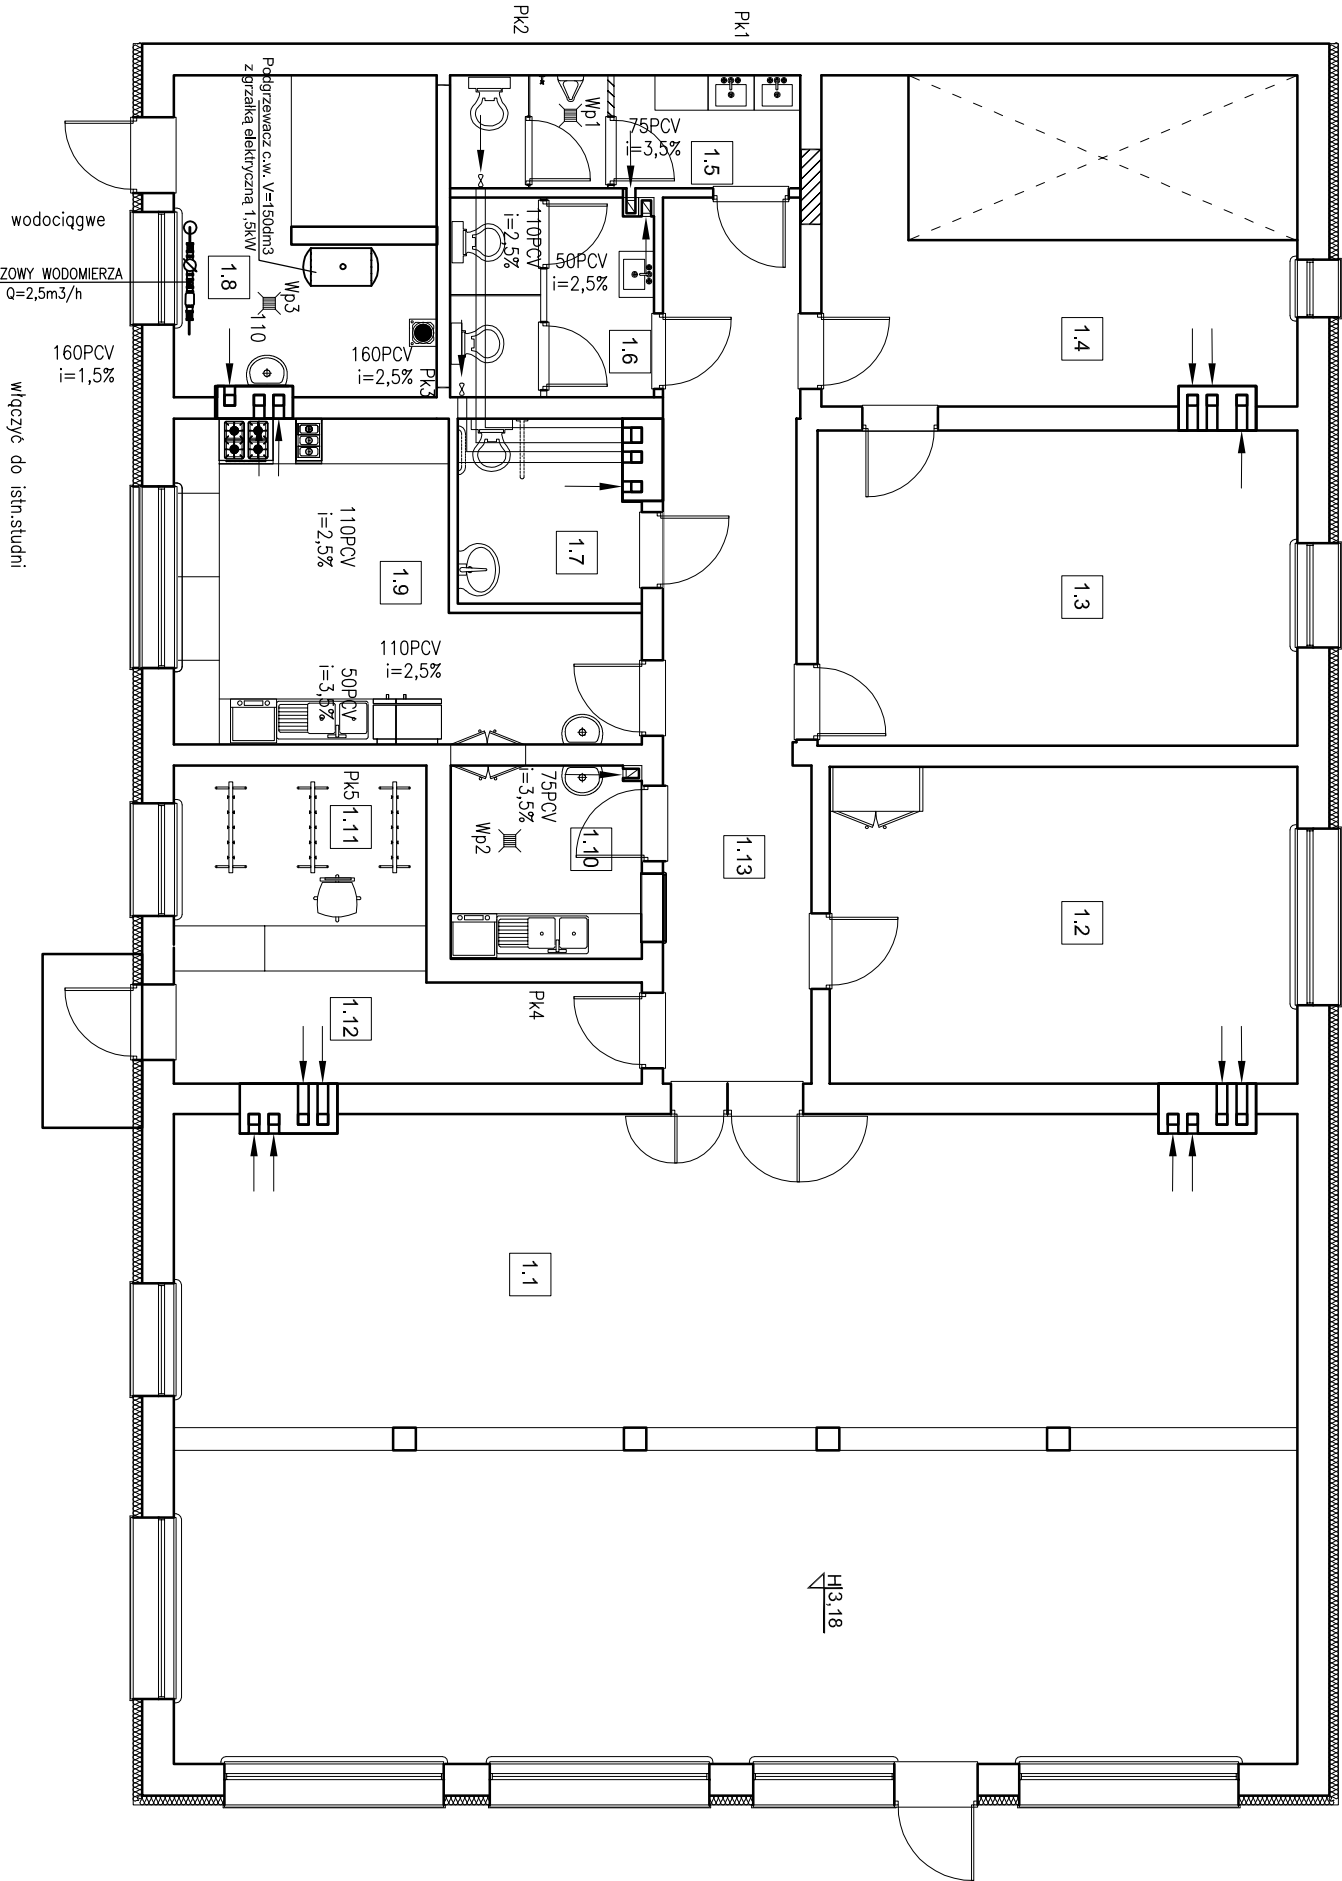

Istn. przyłącze wodociągowe
ZESPÓŁ WODOMIERNICZY WODOMIERNIA
GŁÓWNEGO Dn=20 Q=2,5m³/h

włączyć do istn.studni

LEGENDA:

- ściany istniejące

ściany projektowane/zamurowania

wyburzenia/przebiecia

zlewozmywak dwukomorowy z ociekaczem 1210x500mm

Szafa przełotowa ze stali nierdzewnej 1000x1800x280mm

Umywalka wisząca 540x400mm

Zmywarka z funkcją wyparzania 580x610x825 mm

Błat 460x2230mm

Umywalka w blacie (wym. wewn. 40x28cm)
- Błat szer. 460mm

-Kuchnia 4-płytowa z piekarnikiem

-Pateinia elektryczna

-Łodówko-zamrażalka

-Pisuar

-Toaleta dla npłns. dl. 70cm, wys. 45-50cm

-Uchwyty UCHYLNY dla niepełnosprawnych dl. 80cm wys. 75-85cm

-Umywalka szer. 70cm gl. 55cm wys.

zawieszania min. 70cm wys. blatu umywalki (górna krawędź) 85cm

<div><div><div><div></div><div>PRO-BUD</div></div><div>ZAKŁAD PROJEKTOWO-BUDOWLANY</div></div><div>data opracowania: wrzesień 2012r.</div></div>		<div>"PRO-BUD" ZAKŁAD PROJEKTOWO - BUDOWLANY</div> <div>ul. młra Hubala 12: 77-300 Człuchów, tel./fax (059) 834-10-51; kom. 0606-875-561</div>	
<div>Investor: Gmina Sławno ul. M.Cure Skłodowska 10 77-100 Sławno</div>		<div>Nazwa opracowania: Przebudowa budynku świetlicy w Kwassowie wraz z termomodernizacją budynku</div>	
<div>Projektant: Zygmunt Cheba Upr. AN/8346/138/84 w spec. instal.-inżynierijnej</div>		<div>Adres obiektu: 77-100 Sławno m.Kwassowo Nr Dz. 194/16</div>	
<div>Treść rys: Rzut Parteru- Instalacja c.o.</div>		<div>Skala 1:100</div>	<div>Nr rys. 2</div>